

既存利用無しのため撤去





切り回し後の配管へ接続

既存配管切り回し

図名	駒場1構内 屋外排水 全体図		名所	東京大学(駒場1)図書館 新営機械設備工事	
縮尺	1:1000	図面No.	M-06	製図	2002.03
製図	新菱冷熱工業株式会社				

樹番号	名称	サイズ	樹形式	仕上り地盤面 IP: (m)	標高 (水下面高) (管頂面以上) (mm)	マンホール産	備考
11	ため樹	500φ	80型	36.55	-770	MHφ 経耐 500φ	雨水受継 (建築工事) 接続樹
12	ため樹	600φ	80型	36.55	-870	MHφ 経耐 600φ	雨水受継 (建築工事) 接続樹
13	ため樹	600φ	80型	36.55	-1080	MHφ 経耐 600φ	雨水受継 (建築工事) 接続樹
14	ため樹	900φ	1号マホ	36.55	-1200	MHφ 経耐 600φ	雨水受継 (建築工事) 接続樹
15	ため樹	900φ	1号マホ	36.55	-1805	MHφ 経耐 600φ	雨水受継 (建築工事) 接続樹
16	ため樹	900φ	1号マホ	36.55	-1605	MHφ 経耐 600φ	雨水受継 (建築工事) 接続樹
17	ため樹	900φ	1号マホ	36.55	-1515	MHφ 経耐 600φ	雨水受継 (建築工事) 接続樹
18	ため樹	900φ	1号マホ	33.05	-1340	化粧蓋 重耐 600φ	
19	ため樹	900φ	1号マホ	33.04	-1385	化粧蓋 重耐 600φ	
20	トラップ樹	900φ	1号マホ	33.04	-1450	化粧蓋 重耐 600φ 防臭	雨水受継管オーバーフロー接続樹
21	ため樹	400φ	80型	33.05	-480	MHφ 経耐 400φ	雨水受継 (建築工事) 接続樹
22	ため樹	400φ	80型	33.05	-585	MHφ 経耐 400φ	
23	ため樹	400φ	80型	33.05	-690	MHφ 経耐 400φ	
24	ため樹	500φ	80型	33.05	-800	化粧蓋 重耐 600φ	
25	ため樹	600φ	80型	33.05	-845	化粧蓋 重耐 600φ	雨水受継 (建築工事) 接続樹
26	ため樹	600φ	80型	33.05	-920	化粧蓋 重耐 600φ	雨水受継 (建築工事) 接続樹
27	ため樹	900φ	1号マホ	33.05	-1125	化粧蓋 重耐 600φ	雨水受継 (建築工事) 接続樹
28	ため樹	900φ	1号マホ	33.03	-400	MHφ 経耐 600φ 防臭	建築工事 (雨水受継管オーバーフロー接続樹)
29	ため樹	500φ	80型	33.05	-905	化粧蓋 重耐 500φ 防臭	空調ドレン接続樹
30	ため樹	600φ	80型	33.05	-935	化粧蓋 重耐 600φ 防臭	
31	ため樹	600φ	80型	33.05	-1050	化粧蓋 重耐 600φ 防臭	
32	ため樹	600φ	80型	33.05	-1080	化粧蓋 重耐 600φ 防臭	
33	ため樹	600φ	80型	33.05	-1120	化粧蓋 重耐 600φ 防臭	
34	ため樹	600φ	80型	33.05	-1145	化粧蓋 重耐 600φ 防臭	
35	ため樹	600φ	80型	33.05	-1200	化粧蓋 重耐 600φ 防臭	
36	ため樹	600φ	80型	33.05	-1115	化粧蓋 重耐 600φ 防臭	
37	ため樹	600φ	80型	33.05	-1165	化粧蓋 重耐 600φ 防臭	
38	ため樹	600φ	80型	33.05	-1200	化粧蓋 重耐 600φ 防臭	
39	ため樹	900φ	80型	32.85	-1590	化粧蓋 重耐 600φ 防臭	
40	ため樹	900φ	80型	32.44	-1360	化粧蓋 重耐 600φ 防臭	
41	接続口	450φ		32.44		MHφ 経耐 450φ	
42	ため樹	500φ	80型	33.05	-632	MHφ 経耐 500φ 防臭	
43	ため樹	500φ	80型	33.05	-678	MHφ 経耐 500φ 防臭	
44	ため樹	500φ	80型	33.05	-734	MHφ 経耐 500φ 防臭	
45	ため樹	500φ	80型	33.05	-794	MHφ 経耐 500φ 防臭	
46	ため樹	600φ	80型	33.05	-2040	MHφ 経耐 600φ 防臭	
47	ため樹	600φ	80型	32.5	-630	MHφ 経耐 600φ 防臭	
48	ため樹	600φ	80型	32.5	-670	MHφ 経耐 600φ 防臭	
49	ため樹	900φ	1号マホ	32.5	-720	MHφ 経耐 600φ 防臭	
50	ため樹	900φ	1号マホ	33.04	-1565	化粧蓋 重耐 600φ	
51	ため樹	900φ	1号マホ	33.04	-1710	化粧蓋 重耐 600φ 防臭	

※ 化粧蓋は、磁器タイル用。

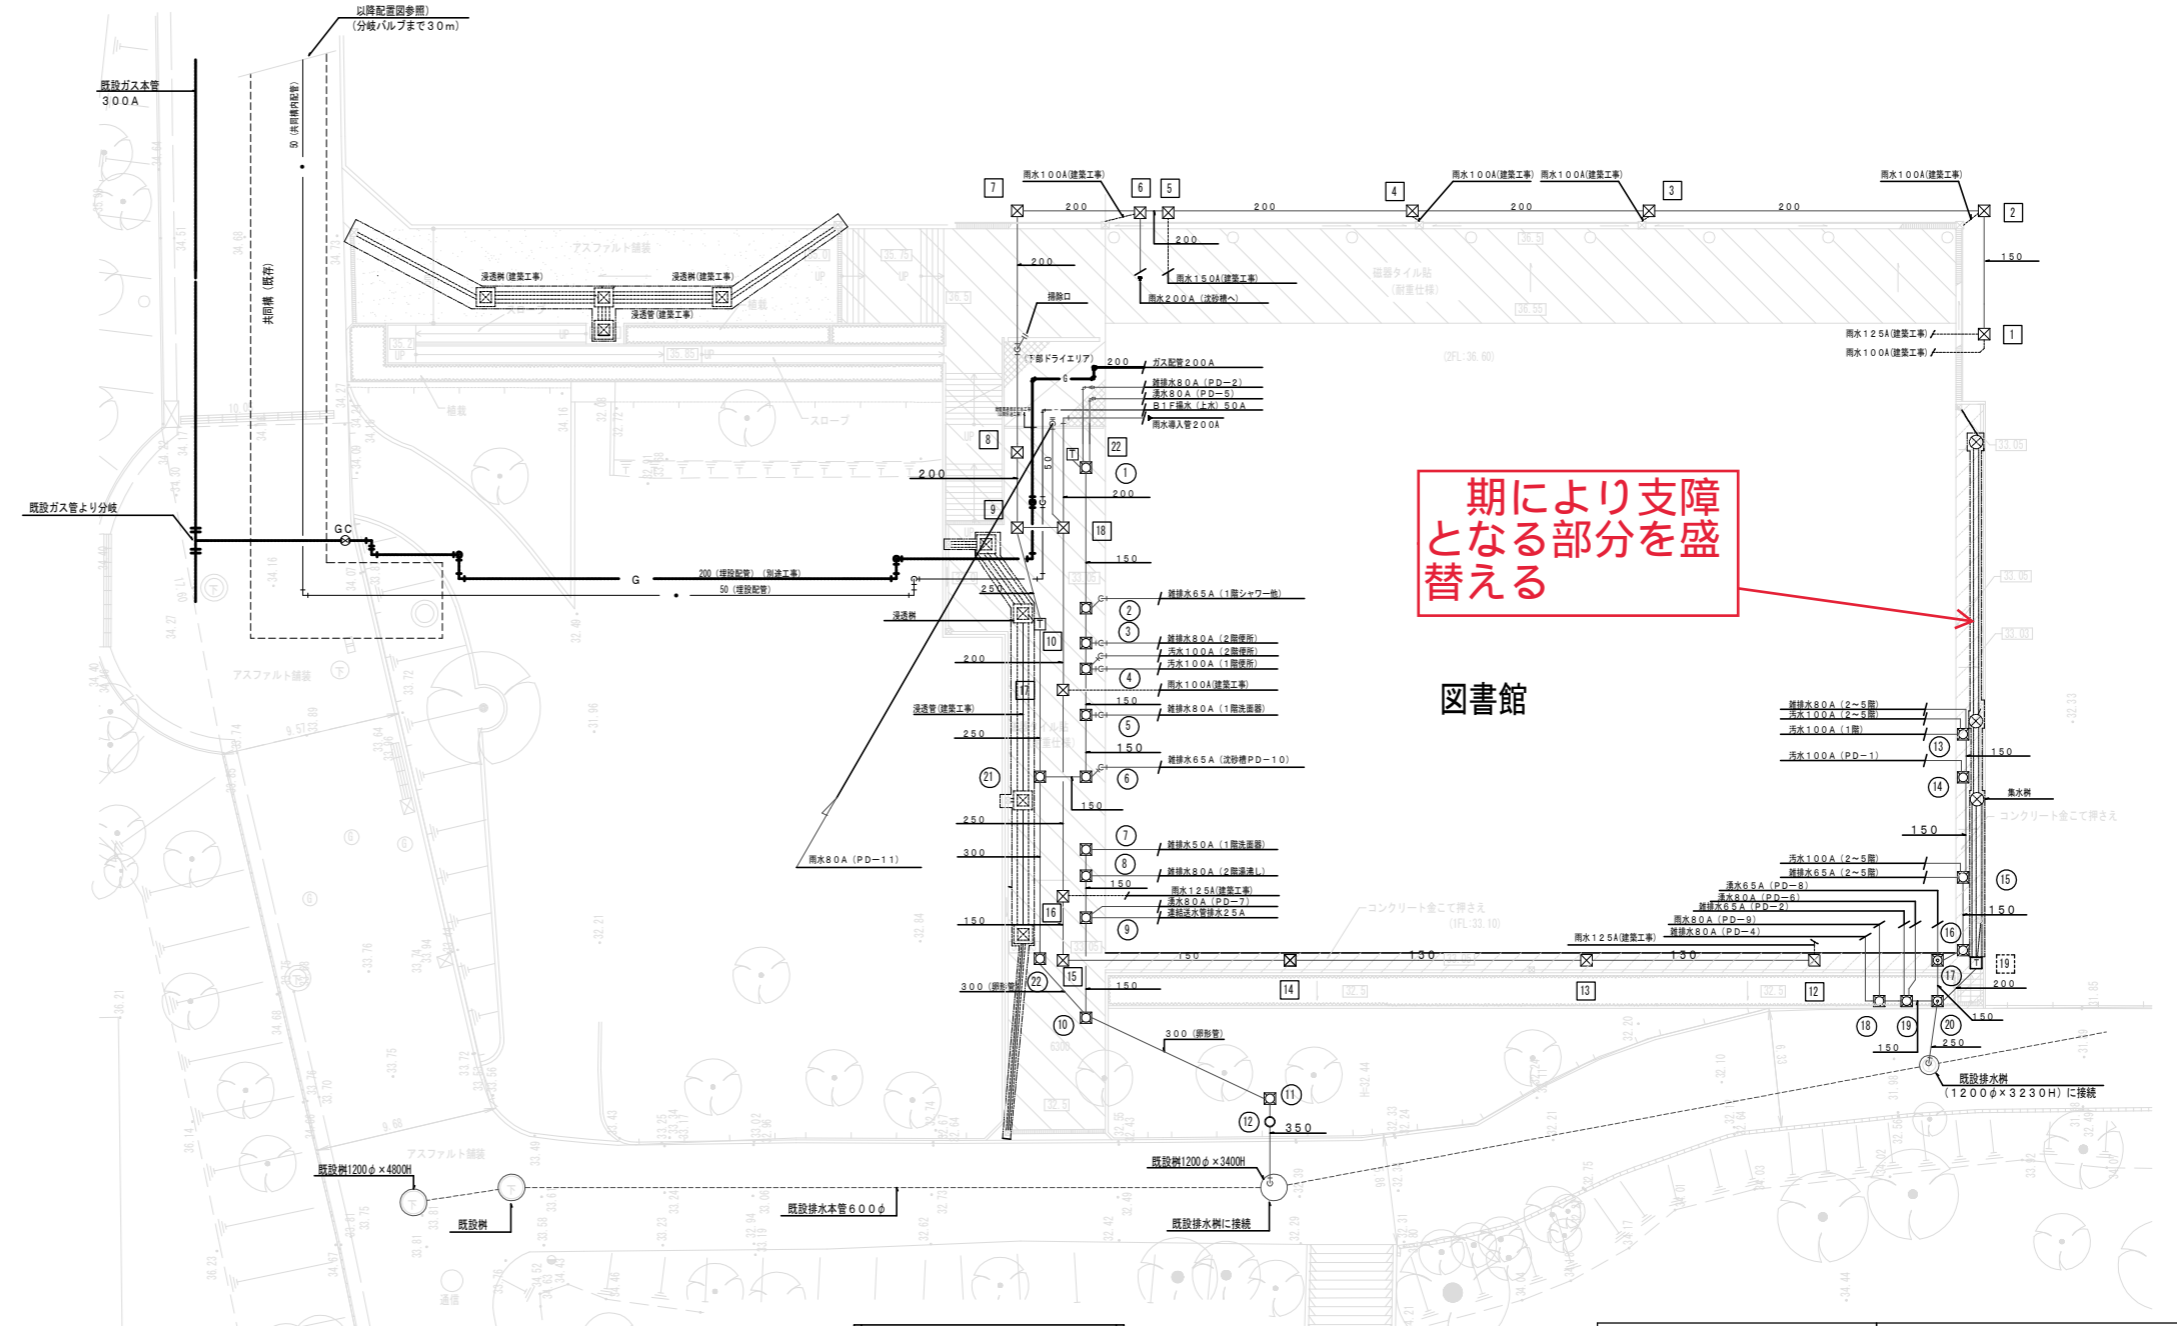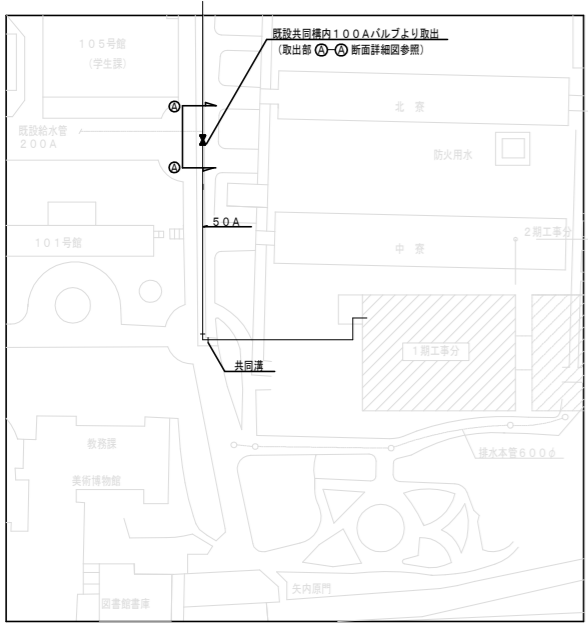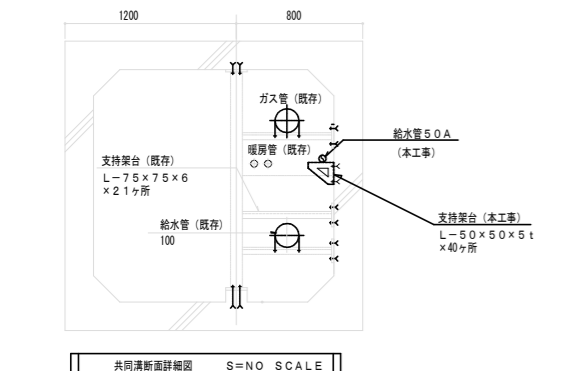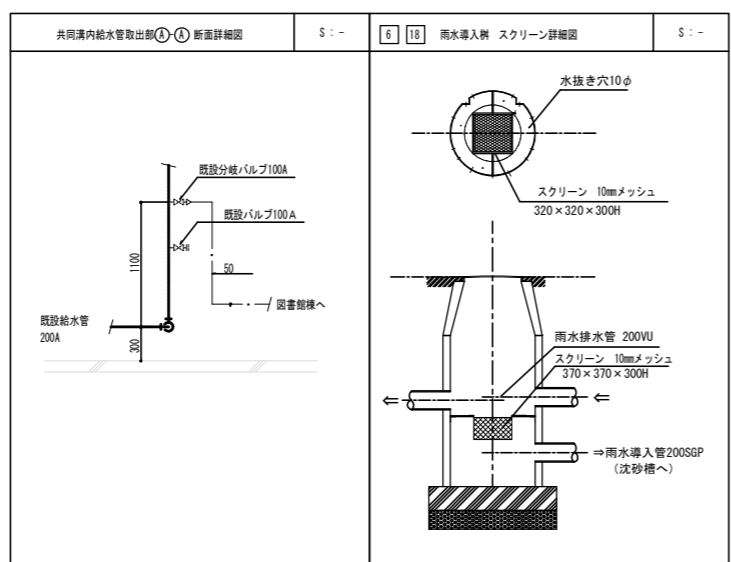

期により支障となる部分を盛替える

図書館

図名	給排水ガス設備 外構図・樹リスト	名称	東京大学 (駒場 I) 図書館 新営機械設備工事
縮尺	1:200	図面 No.	M-08
確認	製図	日付	2002.03
<b>新菱冷熱工業株式会社</b>			