



概要図

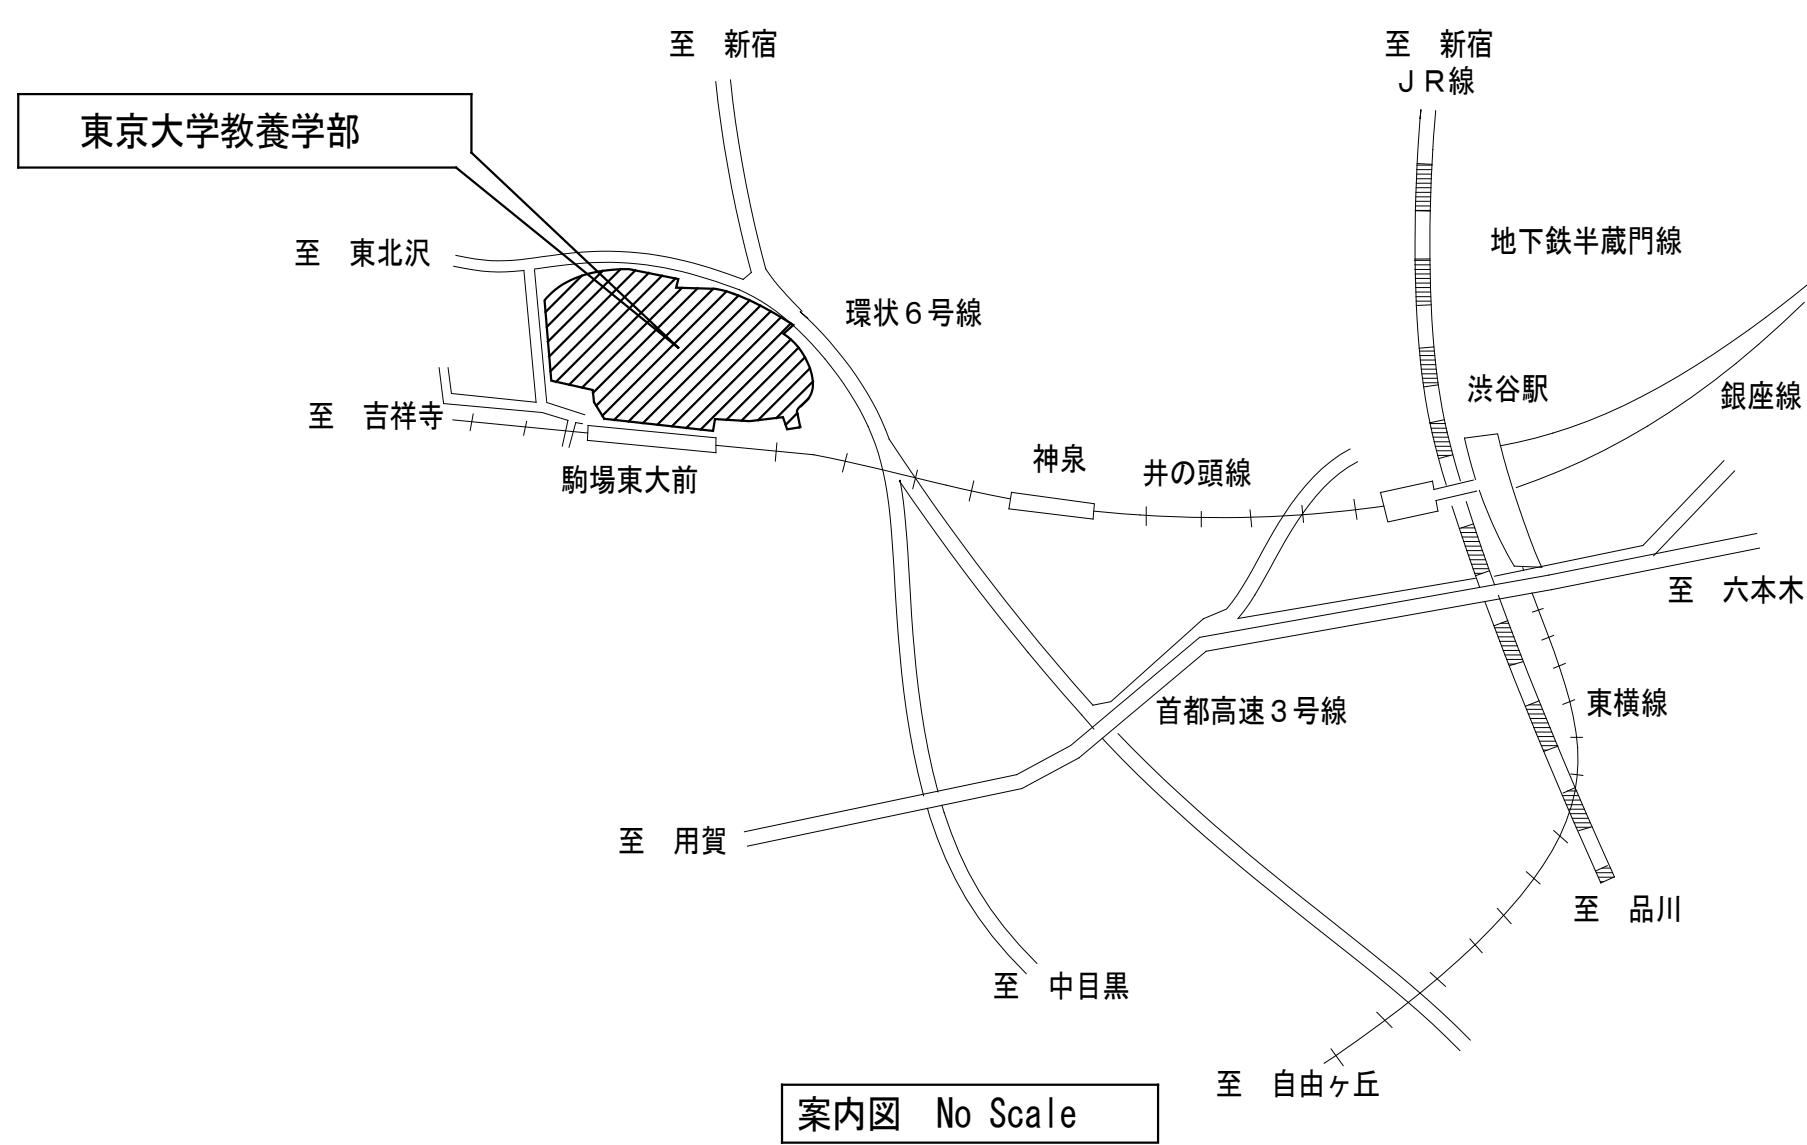


本工事建物：11号館

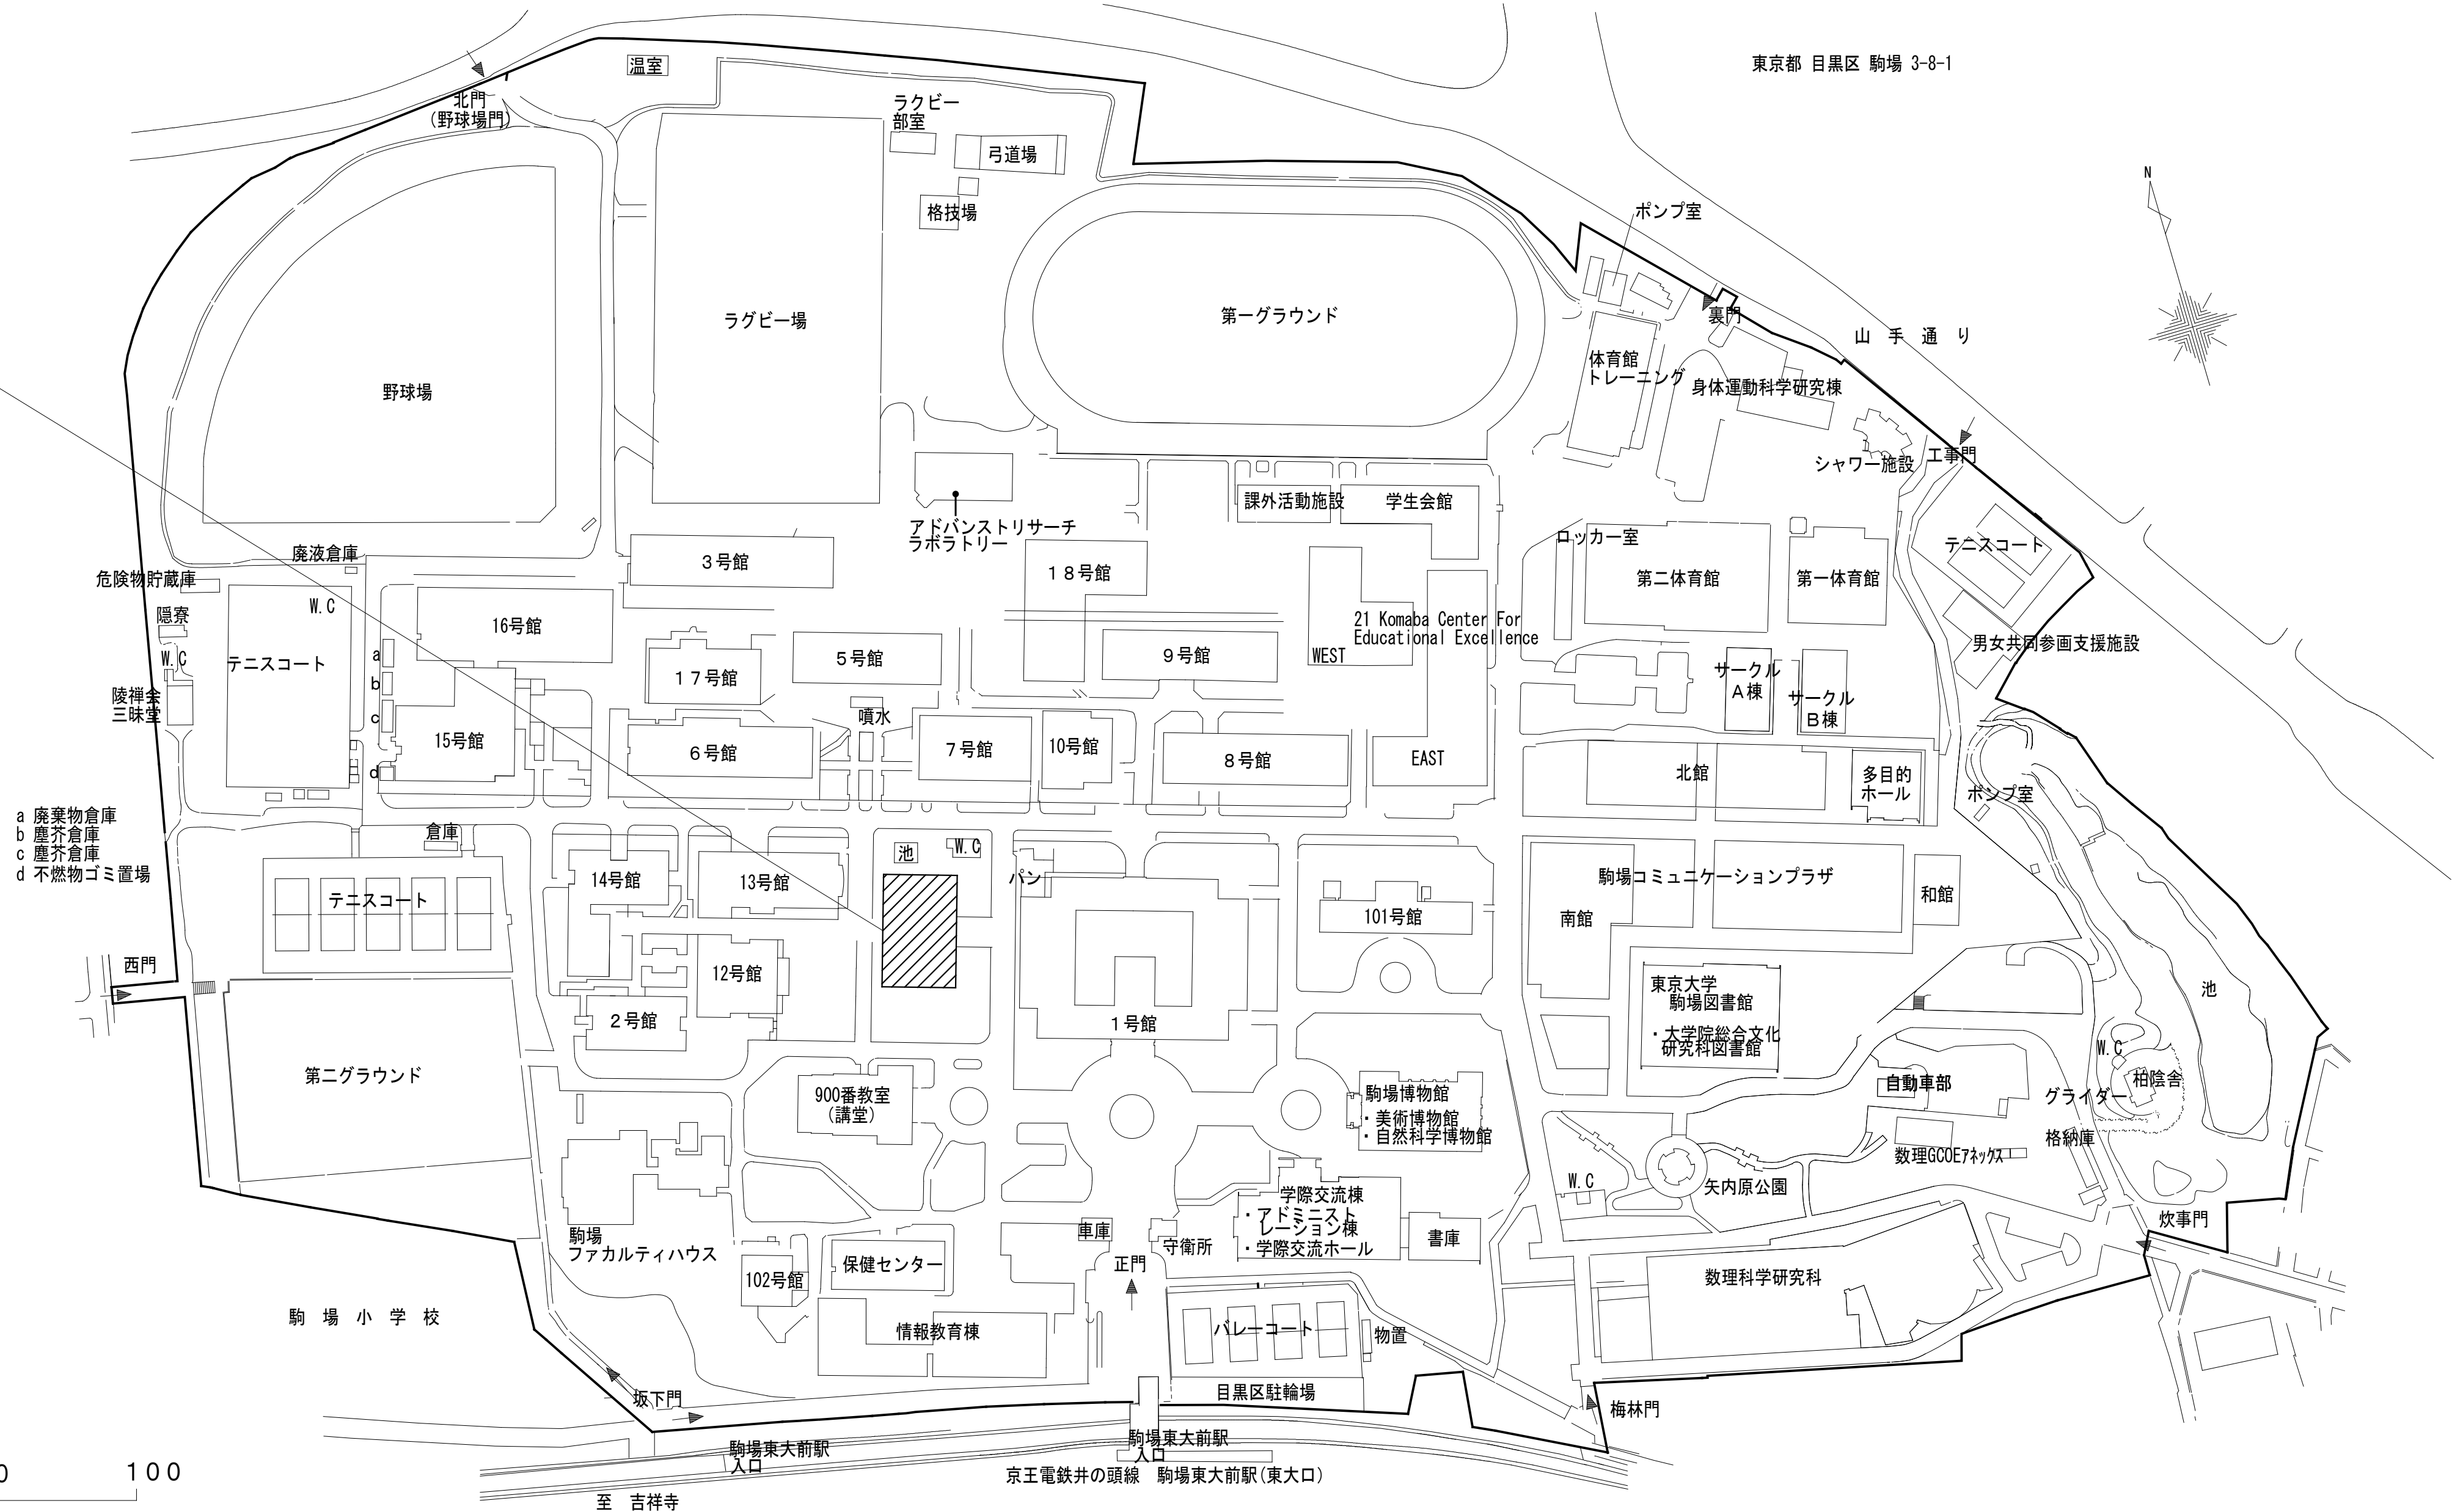










特記事項		株式会社　ショウテック一級建築士事務所 〒192-0011 東京都八王子市滝山町2-93-1 Phone 042-659-3031・Facsimile 042-659-0340 一級建築士事務所東京都知事登録 第65887号	業務名称 東京大学（駒場Ⅰ）１１号館改修（設備）設計業務（実施設計） 一級建築士建設大臣登録 第370993号 小形 尚己 印	工事名称 東京大学（駒場Ⅰ）１１号館改修電気設備工事 図面名称 案内図・配置図	施設部長 計画課					
訂　正					 東京大学 THE UNIVERSITY OF TOKYO	 西村	 関	 山本	 植木	 山形
		作成年度 令和8年度		縮　　尺 1/500 1/1000 A1 A3		図面番号 E-02				

概要図

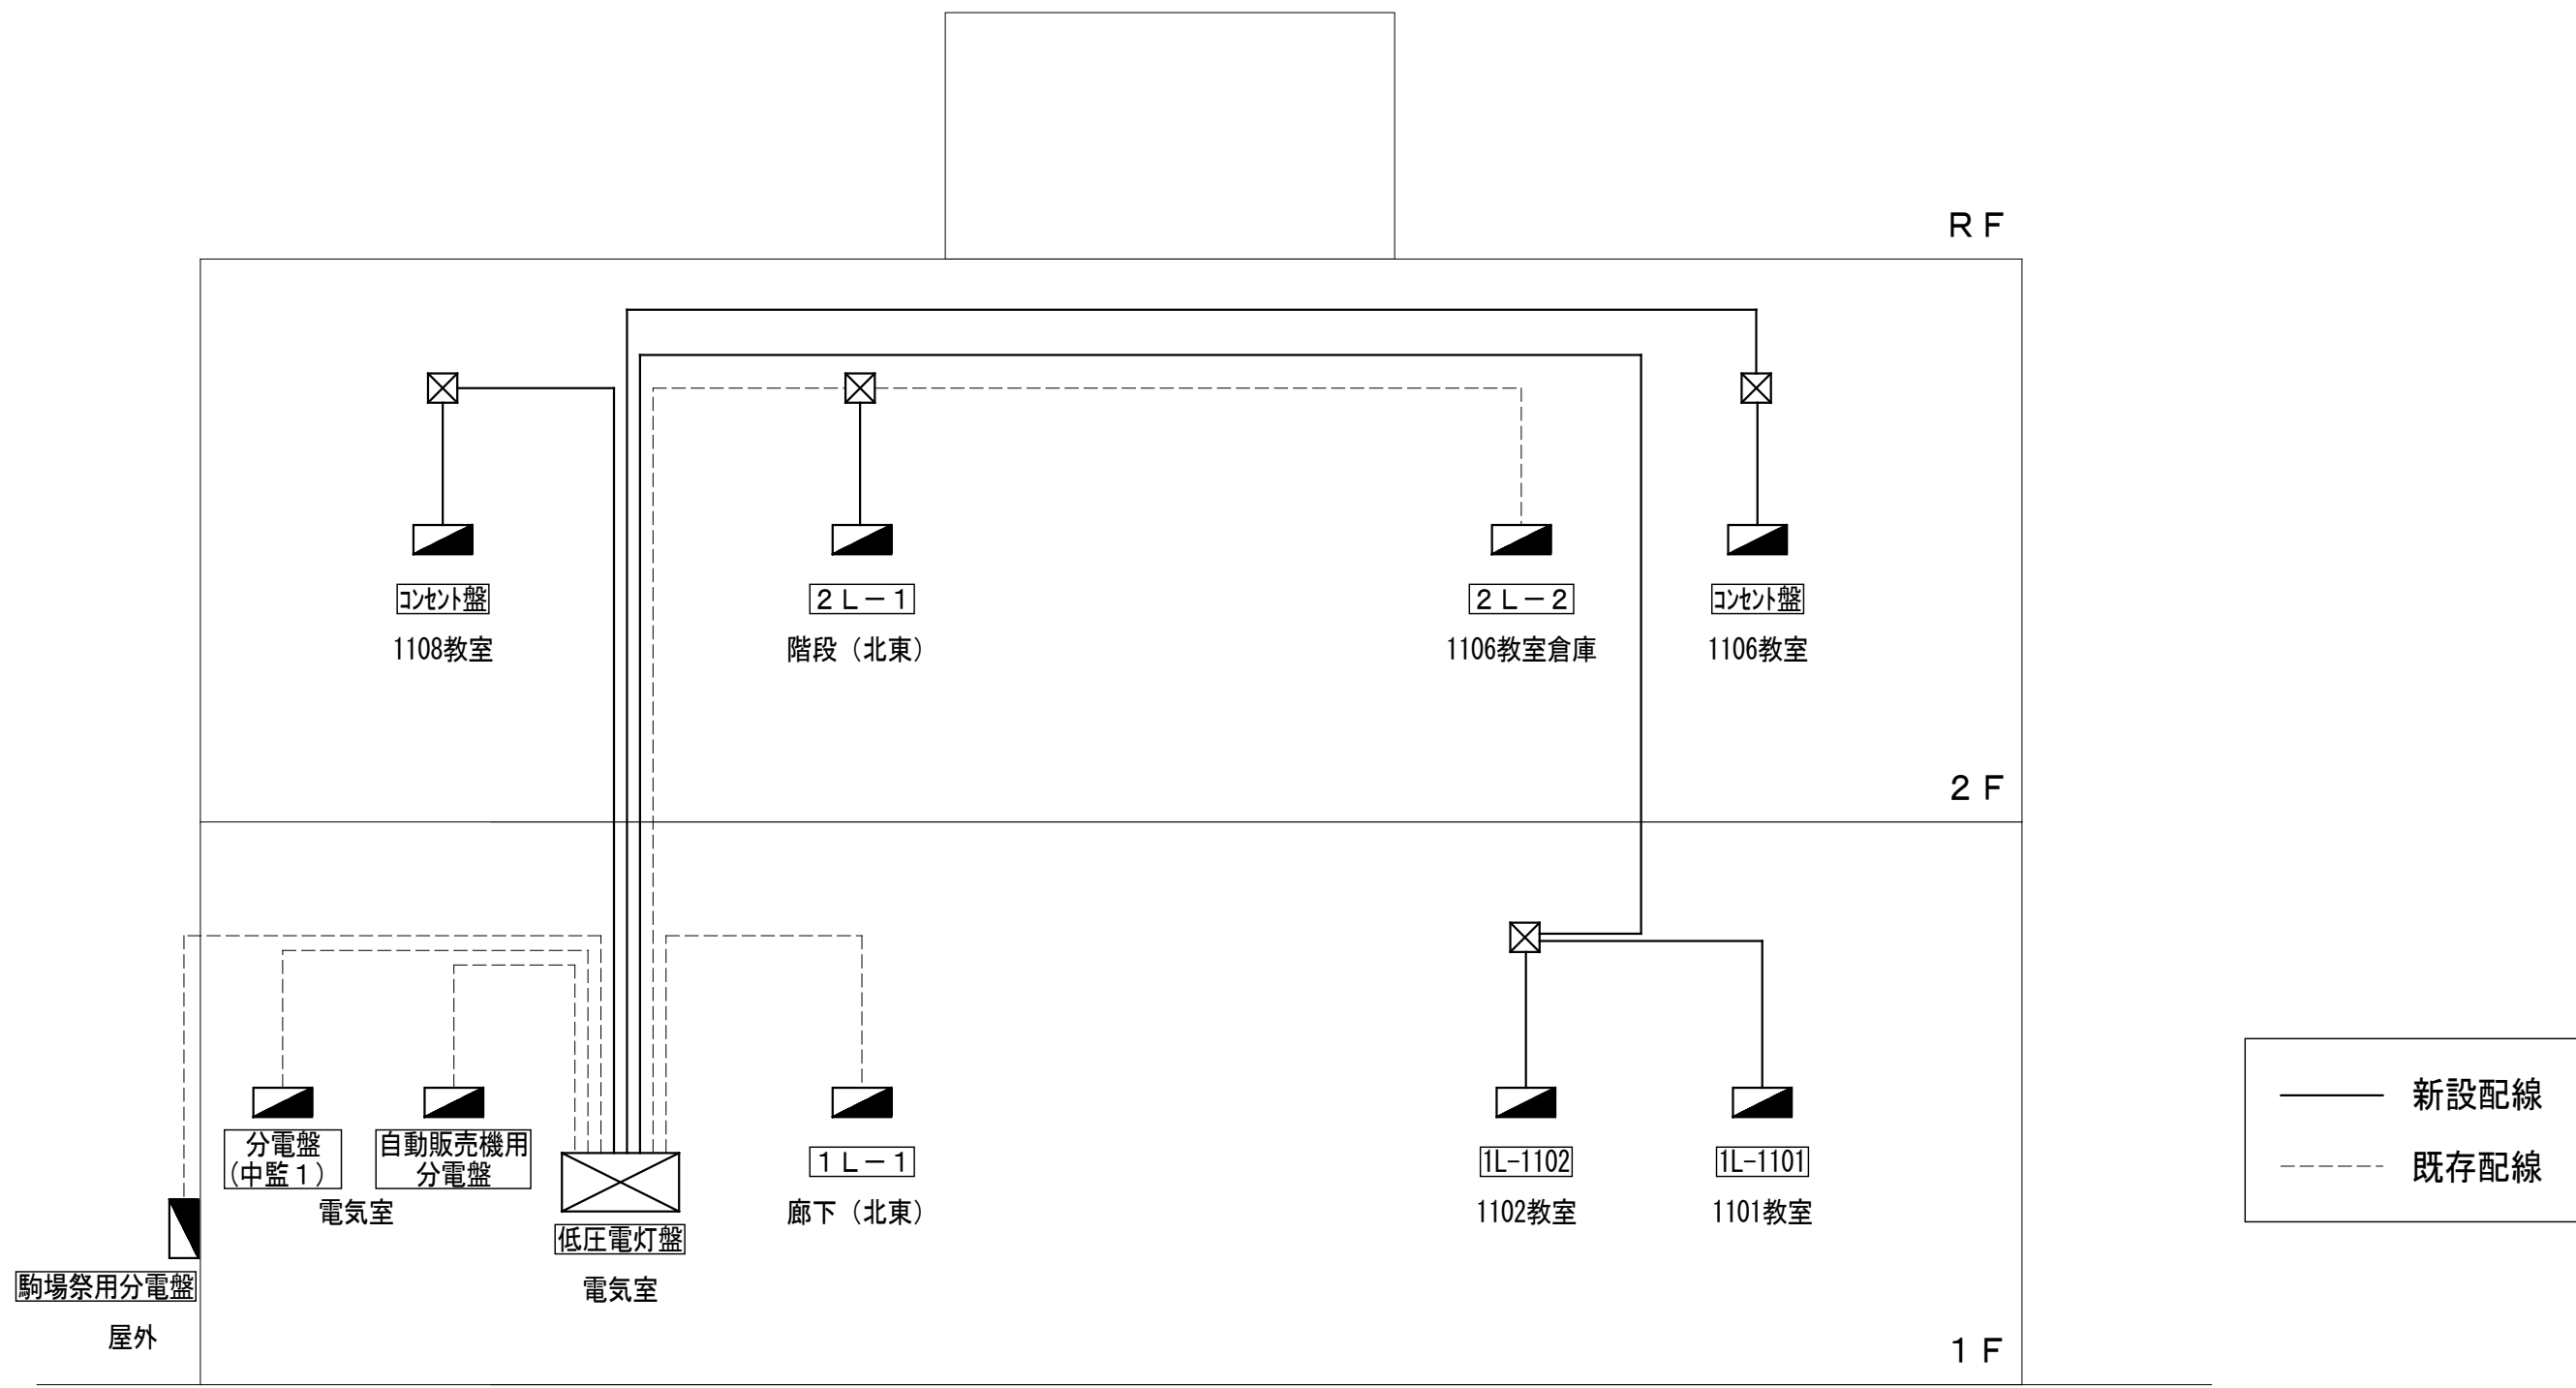

電灯設備 幹線系統図

 照明器具姿図 (参考)

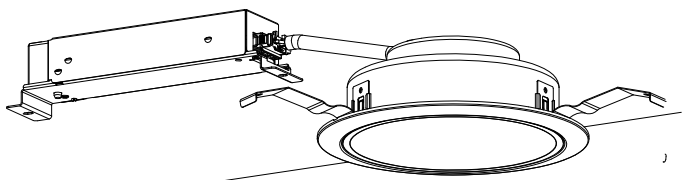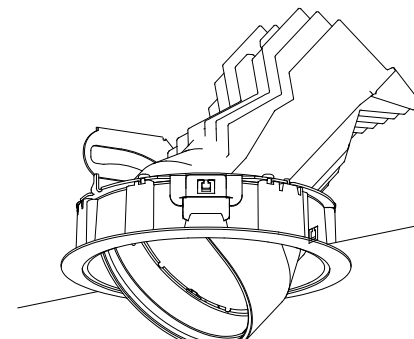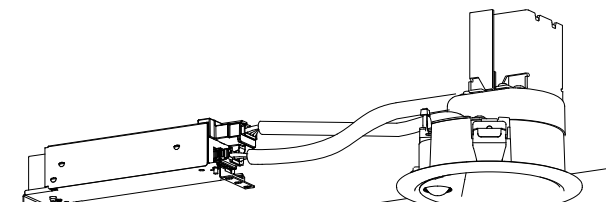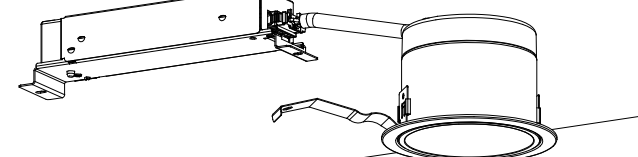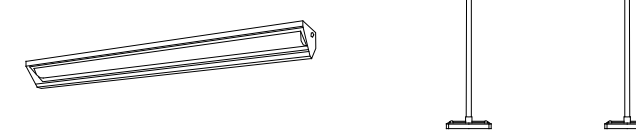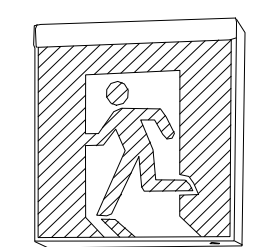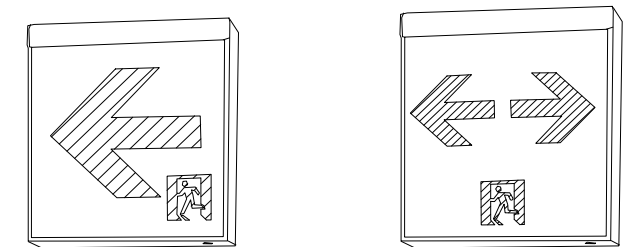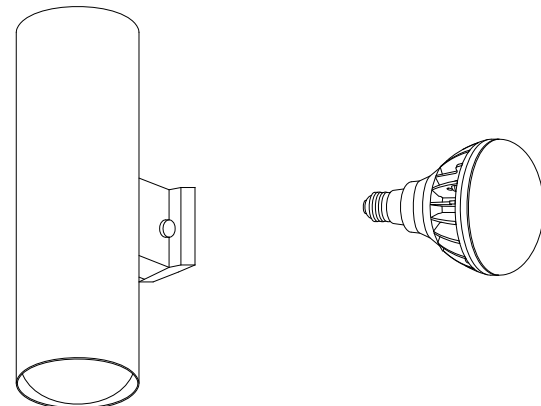A 1	ダウンライト 250形	A 2	ダウンライト 350形	A 3	ダウンライト 60形	A 4	ダウンライト 100形	B	直付型40形 トラフ形	C	直付型40形 トラフ形
 LED内蔵<ワコア (ひと粒) タイプ>、電源ユニット内蔵、一般光色タイプ 5000K、Ra85、拡散タイプ 光源照射角15度、光束維持時間4000時間 (光束維持率85%) 器具光束：2515lm、消費電力：18.6W、電圧：100～242V 反射板 (上部)：プラスチック (ホワイト) 反射板 (下部)：銅板 (ホワイトつや消し仕上) 枠：銅板 (ホワイトつや消し仕上)、埋込穴φ150 LRS1-22		 LED内蔵<ワコア (ひと粒) タイプ>、電源ユニット内蔵、一般光色タイプ 光束照射角45度、水平回転範囲約355度、広角タイプ、埋込穴φ125 光束維持時間4000時間 (光束維持率70%)、5000K、Ra85 器具光束3410lm、消費電力27.1W (非調光・調光) 28W (無調光調光) 消費電力28.1W (DALI2調光)、電圧100～242V 灯具：アルミダイカスト (ホワイトつや消し仕上) 枠：アルミダイカスト (ホワイトつや消し仕上) LRS13-27		 LED内蔵<ワコア (ひと粒) タイプ>、電源ユニット内蔵、一般光色タイプ ひと (熱線) センサ付、5000K、Ra85、拡散タイプ 器具光束：590lm、消費電力：4.3W、電圧：100～242V 光束維持時間：4000時間 (光束維持率85%) 反射板 (上部)：プラスチック (ホワイト) 枠・反射板 (下部)：アルミダイカスト (ホワイトつや消し仕上) 埋込穴φ100		 LED内蔵<ワコア (ひと粒) タイプ>、電源ユニット内蔵、一般光色タイプ 5000K、Ra85、拡散タイプ 光源照射角30度、光束維持時間4000時間 (光束維持率85%) 器具光束：990lm、消費電力：7W、電圧：100～242V 反射板 (上部)：プラスチック (ホワイト) 反射板 (下部)：アルミ (ホワイトつや消し仕上) 枠：銅板 (ホワイトつや消し仕上)、埋込穴φ100		 一般タイプ、2500lmタイプ 消費電力16.3W、定格出力型、電圧100～242V 本体：銅板 (白色粉末塗装) ライトバー (カバー)：ポリカーボネート (乳白) 光束維持時間4000時間 (光束維持率85%) 昼白色 (5000K)、Ra83 電源装置はライトバー側に内蔵 LSS1-4-23		 一般タイプ、5200lmタイプ 消費電力31.9W、定格出力型、電圧100～242V 本体：銅板 (白色粉末塗装) ライトバー (カバー)：ポリカーボネート (乳白) 光束維持時間4000時間 (光束維持率85%) 昼白色 (5000K)、Ra83 電源装置はライトバー側に内蔵 LSS1-4-48	
D	直付型20形 トラフ形	E	直付型40形 黒板灯 (パイプ吊具共)	SH-1	LED C級 避難口誘導灯片面型	ST-1	LED C級 通路誘導灯片面型	SP-1	天井・壁直付型 階段通路誘導灯 20形	SP-2	上下配光ブラケット (ランプ×2共)
 一般タイプ、1600lmタイプ 消費電力11.6W、定格出力型、電圧100～242V 本体：銅板 (白色粉末塗装) ライトバー (カバー)：ポリカーボネート (乳白) 光束維持時間4000時間 (光束維持率85%) 昼白色 (5000K)、Ra83 電源装置はライトバー側に内蔵 LSS1-4-48		 集光プリズムタイプ・一般タイプ、3200lmタイプ 消費電力20.6W、定格出力型、電圧100～242V 本体：銅板 (高反射白色粉末塗装) ライトバー (カバー)：ポリカーボネート (プリズム) 光束維持時間4000時間 (光束維持率85%) 昼白色 (5000K)、Ra83 電源装置はライトバー側に内蔵 パイプ吊具 (1,000mm) 共 LSS13-4-29		 LED誘導灯コンパクトスクエア C級 片面型 壁・天井直付型 一般型 (20分間) ニッケル水素蓄電池 リモコン自己点検機能付 型式認定番号：1AS111-3618 SH1-FBF20-C		 LED誘導灯コンパクトスクエア C級 片面型 壁・天井直付型 一般型 (20分間) ニッケル水素蓄電池 リモコン自己点検機能付 型式認定番号：1AS111-3618 ST1-FBF22-C		 ひととセンサON/OFF30分、H116形器具1灯相当 非常時本体絶縁LED点灯、非常灯許定番号：LALAE-015 本体：銅板 (白色塗装)、レンズ：ガラス 常用光ユニット (カバー)：ポリカーボネート (乳白) 電圧：100～242V対応、蓄電池：ニッケル水素蓄電池 常用光ユニット：光束維持時間4000時間 (光束維持率85%) 自己点検機能付、リモコン別売		 【器具本体】 上下配光タイプ、防雨型 本体：ステンレス フード：ステンレス ガード：ステンレス 仕上色：ブラック (指定色塗装) 壁直付型、保護等級：IP23 【ランプ】 消費電力：10.5W、電圧：100～242V 全光束：1600lm、色温度：昼白色 (5000K) 本体：ガラス繊維入りポリカーボネート、グローブ：アクリル 仕上色：黒色塗装	

※照明器具の消費電力は「JIS C 8105-3」の測定方法による。

特記事項		株式会社 ショウテック一級建築士事務所 〒192-0011 東京都八王子市滝山町2-93-1 Phone 042-659-3031, Facsimile 042-659-0340 一級建築士事務所東京都知事登録 第65887号	業務名称 東京大学（駒場Ⅰ）11号館改修（設備）設計業務（実施設計） 一級建築士建設大臣登録 第370993号 小形 尚己 印	工事名称 東京大学（駒場Ⅰ）11号館改修電気設備工事 図面名称 電灯設備幹線系統図、照明器具姿図（参考）	施設部長 計画課					
訂正					 東京大学 THE UNIVERSITY OF TOKYO	西村	関	山本	植木	山形
.										
.										
.										
.										
.										

室名称	女子便所
器具名	A3×4
	A4×2
	LRS1-03相当(7)×2
	LRS1-05相当(4)×2
	LRS1-08相当(4)×2

凡 例	記 号	名 称	摘要	備 考
		電灯壁	電灯壁結線図参照	
		LED*ノースライ	照明器具委図参照	
		LED? ヲカウライト	照明器具委図参照	
		LED? ヲカウライト	照明器具委図参照	
		LED階段通路誘導灯	照明器具委図参照	
		避難口・通路誘導灯	照明器具委図参照	
		既存LEDベ-スライ	仕様は左記器具表を参照	再取付
		LED? ヲカウライト	仕様は左記器具表を参照	再取付
		タイプ スライチ	1P15A	
		タイプ スライチ	1P15A	露出スライチ* ヲカス
		タイプ スライチ	3W15A	
		熱線ヒヤ切替スライチ	2回路用	再取付
		熱線ヒヤ付自動スライチ	報機、埋込型、広角検知	
		熱線ヒヤ付自動スライチ	子機、埋込型、広角検知	
		熱線ヒヤ付自動スライチ	報機、埋込型、広角検知	再取付
		熱線ヒヤ付自動スライチ	子機、埋込型、換気扇連動型	再取付
		フ リー* ヲカス		既存のまま
		防火区画直通処理	大臣認定工法	PS060M-1340相当
		ケーブルころがし配線		
		露出配管配線		
		2種金属線管		
		既存配線配管		

注	記	
1.	特記なき配線は下記による。保護管(パイプ)は、壁内、露出、屋外	
	EM-EEF1.6-2C	PF16 E19 G16
	EM-EEF1.6-3C	PF22 E25
	EM-EEF2.0-3C	PF22 E25
	EM-IE1.6xN (2種金線鋼B型)	※条数なきは3本とする。
2.	図中太線の器具・配線配管を新設とする。	
3.	既存配線配管の防火区画貫通部は既存図をもとに想定した計画であるため、施工の際には防火区画及び防火上主要な間仕切りを貫通する既存配線配管を確認のうえ、防火区画貫通処理がなされていないものに限ってご施工。 (防火区画及び防火上主要な間仕切り周辺の天井解体・床は建築工事)	

室名称	1103教室	室名称	1104教室	室名称	1105教室
器具名	LSS10-4相当×5	器具名	LSS10-4相当×4	器具名	LSS10-4相当×6
					LSS13-4相当×2

室名称	湯沸室
器具名	B×1

室名称	倉庫
器具名	D×1

室名称	倉庫 (1)
器具名	D×1

室名称	階段
器具名	SP-1×1

室名称	倉庫
器具名	B×1

室名称	ホール、通路
器具名	SP-2×13
	A1×11
	SH-1×2
	ST-1×1

室名称	屋外ポーチ、スロープ
器具名	SP-2×4

室名称	1101教室
器具名	C×24
	E×3


室名称	階段
器具名	SP-1×1

室名称	倉庫
器具名	B×1


室名称	1102教室
器具名	C×24
	E×3

特記事項		株式会社 ショウテック一級建築士事務所 〒192-0011 東京都八王子市滝山町2-93-1 Phone 042-659-3031 , Facsimile 042-659-0340 一級建築士事務所東京都知事登録 第65887号	業務名称 東京大学（駒場Ⅰ）11号館改修（設備）設計業務（実施設計）		工事名称 東京大学（駒場Ⅰ）11号館改修電気設備工事		 施設部長 計画課 西村 関 山本 植木 山形			
訂正			図面名称 電灯設備（電灯幹線・分岐）1階平面図（改修）		作成年度 令和8年度		縮尺 1/100 1/200		図面番号 A1 A3 E-06	

概要図

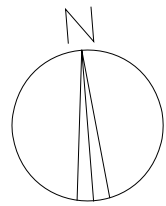

室名称	階段、通路	室名称	1107教室	室名称	1108教室	室名称	1109教室
器具名	A×3	器具名	LSS10-4相当×2	器具名	LSS10-4相当×14	器具名	LSS10-4相当×2
	SP-1×2						

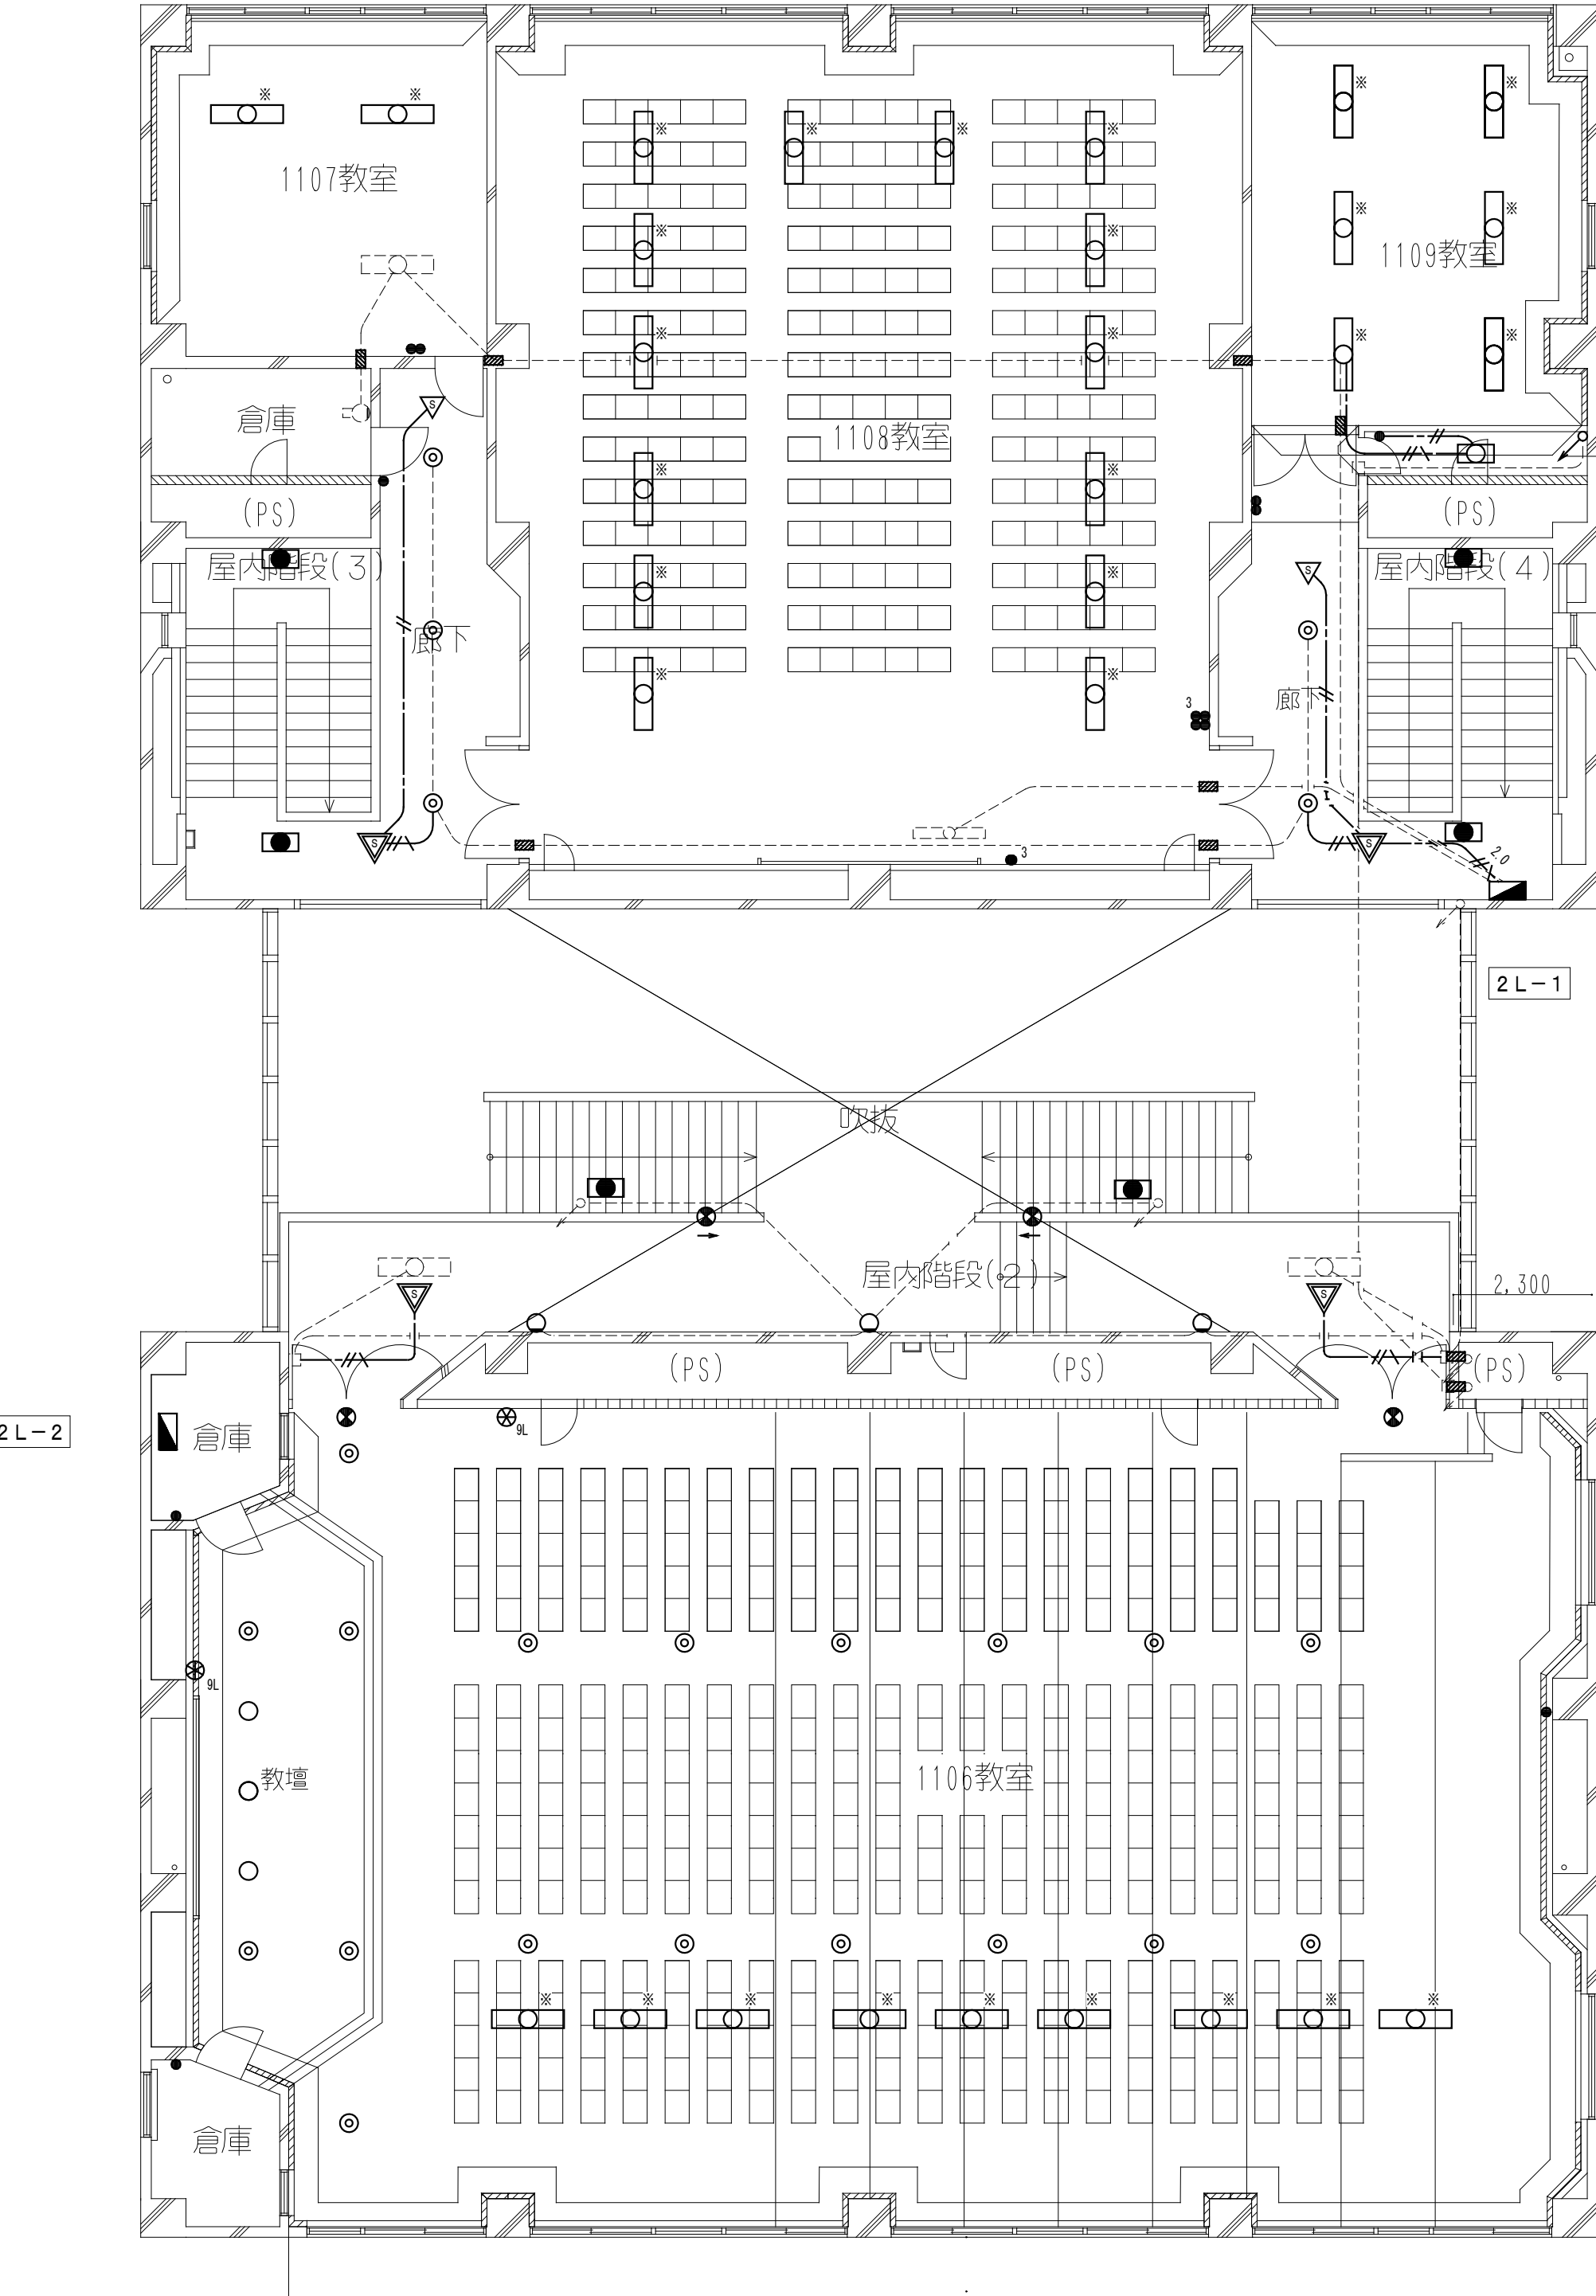


室名称	倉庫 (2)
器具名	D×1

室名称	階段、通路
器具名	A×2
	SP-1×2

室名称	ホール、通路
器具名	SP-1×2
	SP-2×2
	ST-1×2

室名称	1106教室
器具名	A1×18
	A2×3
	E×2
	LSS10-4相当×9

室名称	機械室
器具名	C×2

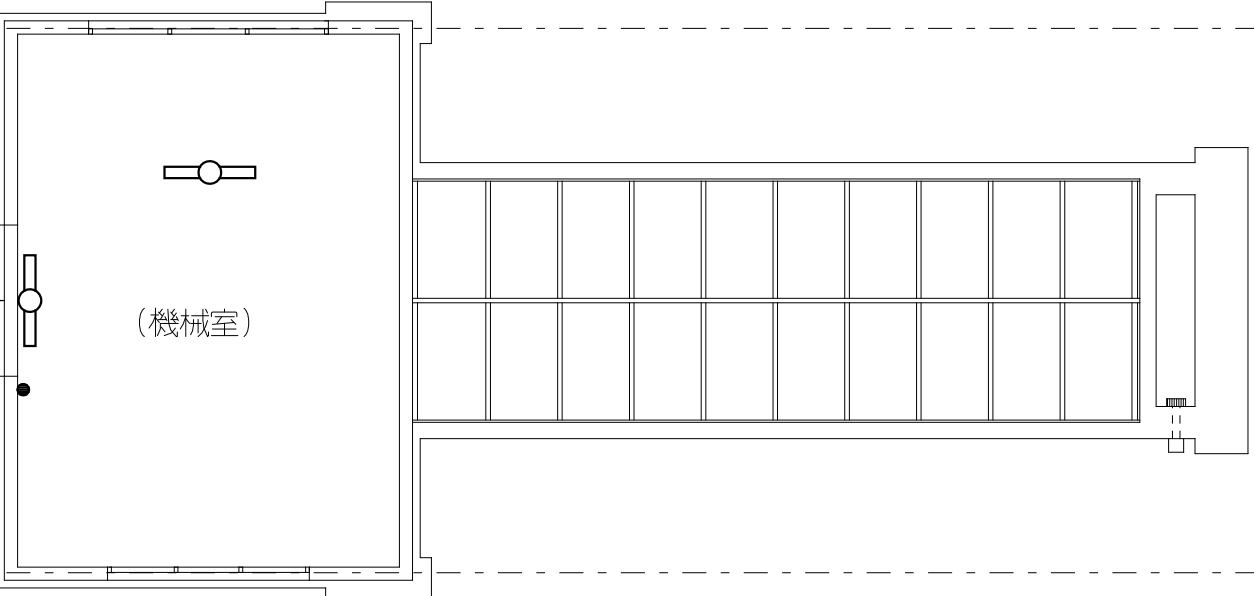

室名称	1106教室
器具名	A1×18
	A2×3
	E×2
	LSS10-4相当×9

凡 例	記 号	名 称	摘 要	備 考
	■	電灯盤	電灯盤結線図参照	
	□	LED ⁺ -スイト	照明器具姿図参照	
	○	LED ⁺ フラットライト	照明器具姿図参照	
	◎	LED ⁺ カライト	照明器具姿図参照	
	●	LED階段通路誘導灯	照明器具姿図参照	
	⊗	避難口・通路誘導灯	照明器具姿図参照	
	□	既存LED ⁺ -スイト	仕様は左記器具表を参照	再取付
	●	ソケットスイッチ	1P15A	
	●	ソケットスイッチ	3W15A	
	⊗	リコンスイッチ	9回路、ワジヤット式	
	▽	熱線セザ付自動スイッチ	縦機、埋込型、広角検知	
	▽	熱線セザ付自動スイッチ	子機、埋込型、広角検知	
	■	防火区画貫通処理	大臣認定工法	PS060ML-1340相当
	□	位置マックス		既存
	---	ケーブルこころがし配線		
	---	既存配線配管		

注 記
1. 特記なき配線は下記による。保護管 ^{サハ} ： 壁内 露出
EM-EFF1.6-2C PF16 E19
EM-EFF1.6-3C PF22 E25
EM-EFF2.0-3C PF22 E25
2. 図中大線の器具・配線配管を新設とする。
3. 既存配線配管の防火区画貫通部は既存図をもとに想定した計画であるため、施工の際には防火区画及び防火上主要な間仕切りを貫通する既存配線配管を確認のうえ、防火区画貫通処理がなされていないものに限って施工する。 (防火区画及び防火上主要な間仕切り周辺の天井解体復旧は建築工事)

特記事項	
訂 正	

株式会社 ショウテック一級建築士事務所
〒192-0011 東京都八王子市滝山町2-93-1
Phone 042-659-3031 , Facsimile 042-659-0340
一 級 建 築 士 事 務 所 東 京 都 知 事 登 録 第65887号


業務名称	東京大学（駒場Ⅰ）11号館改修（設備）設計業務（実施設計）
一級建築士建設大臣登録第370993号 小形 尚己 印	

工事名称	東京大学（駒場Ⅰ）11号館改修電気設備工事
図面名称	電灯設備（電灯分岐）2、R階平面図（改修）

施設部長 計画課			
東京大学 THE UNIVERSITY OF TOKYO	西村	関	山本
作成年度	縮 尺	図面番号	
令和8年度	1/100 1/200	A1 A3	E-07



概要図

凡 例（単線結線図）		
記号	名 称	備 考
DS	断路器	3 極一体型
VCB	真空遮断器	引出型、電動ばね、電圧引出し
V	電圧計	電子式
A	電流計	電子式
Wh	積算電力量計	電子式
W	電力計	電子式
MDA	最大需要電流計	電子式
PF	力率計	電子式
VT	計器用変圧器	
CT	計器用変流器	
OCR	過電流継電器	静止型
LBS	高圧負荷開閉器	
T	変圧器	モールド形
VIT	電圧試験端子	
CTT	電流試験端子	
MCCB	配線用遮断器	
F	ヒューズ	
LGR	漏電警報器	静止型、Ior方式
ZCT	零相交流器	
CTD	コンデンサ引き出し装置	
OH	ケーブルヘッド	

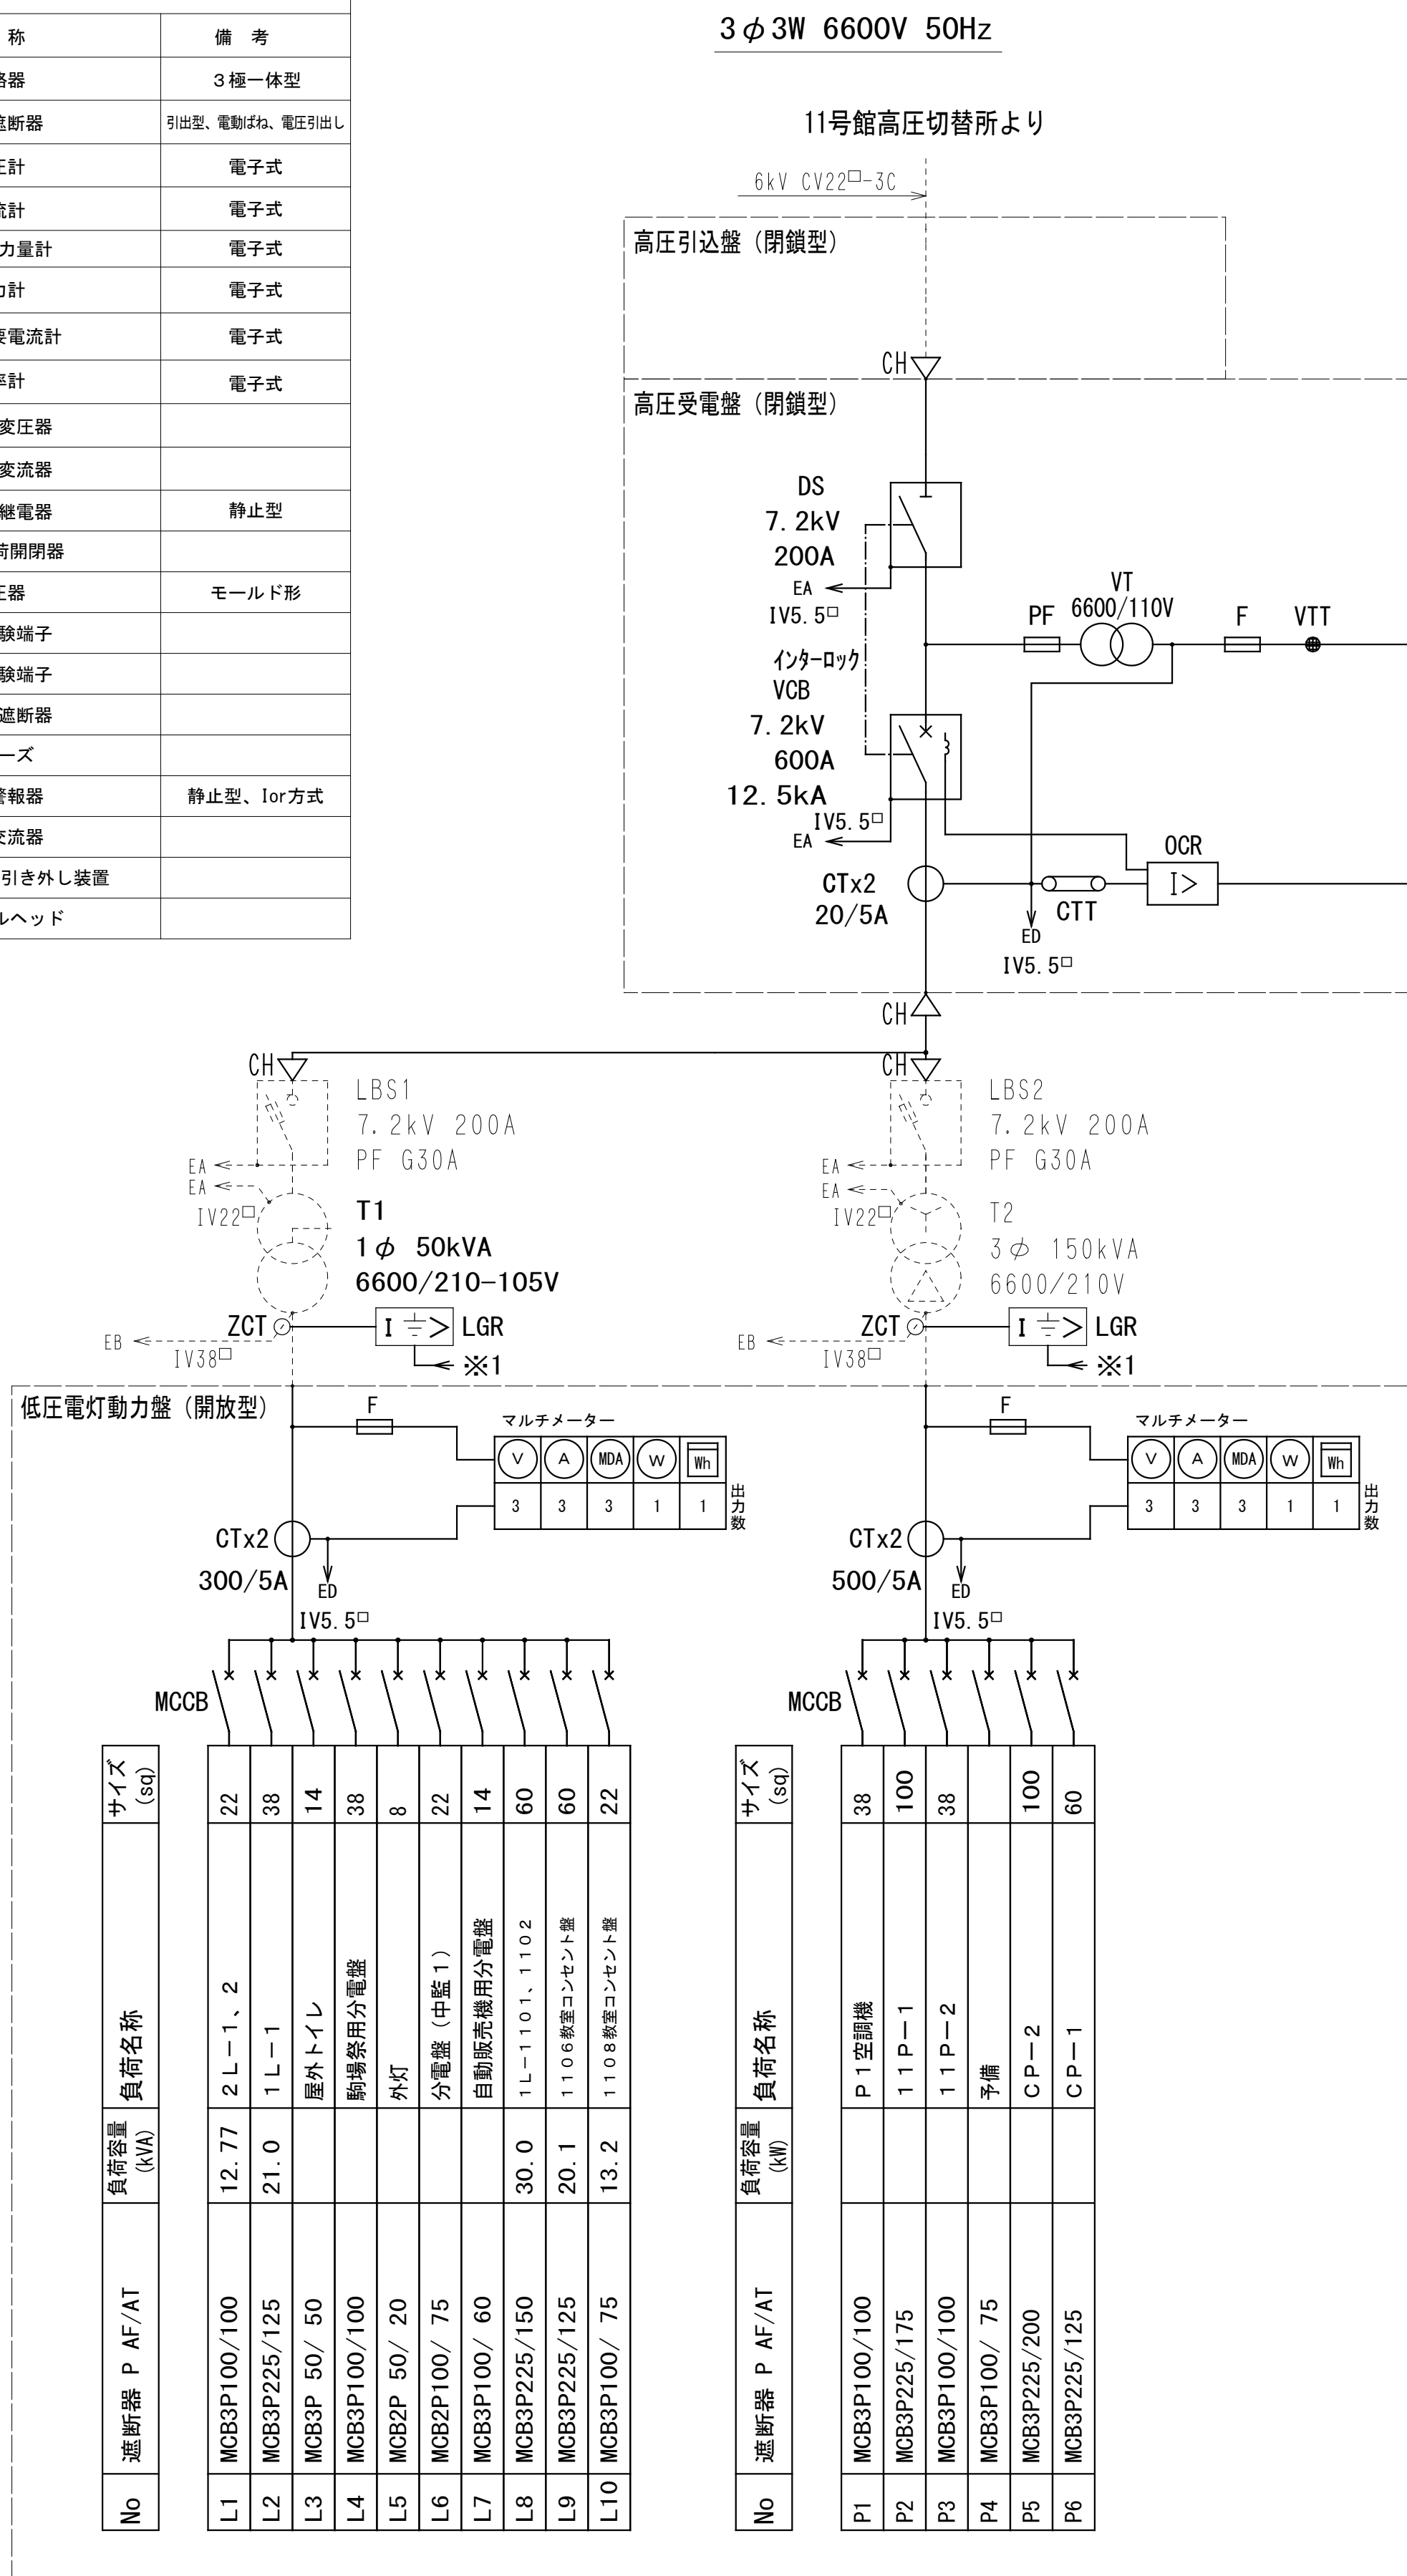


凡例（電気室詳細図）			
記 号	名 称	摘要	備 考
	受電盤、配電盤	仕様は傍記を参照	
	3相 $\sim$ 60 $\angle$ V	32A	
	保護金網	H2050	
	接地端子盤		
	ケーブルころがし配線		
	ケーブルラック	ZM-200A	
	高压ケーブル端処理		

- | | |
|--------------------------------|--|
| 注 記 | |
| 1. 図中太線の器具・配線配管を新設とする。 | |
| 2. LBS・変圧器及び変圧器2次側7-7は既設流用とする。 | |
| 3. 各ドアスイッチと連動にて盤内照明を点灯可能とする。 | |
| 4. 下記の予備品を納入すること。 | |
| | <ul style="list-style-type: none"> ・フック棒 1.5m 7.2KV×1 ・VT・VT用 テスト用プラグキット×1式 ・電力ヒューズ (定格毎に3本または2本) ・VT用ヒューズ (100%) ・低圧回路用ヒューズ (100%) |

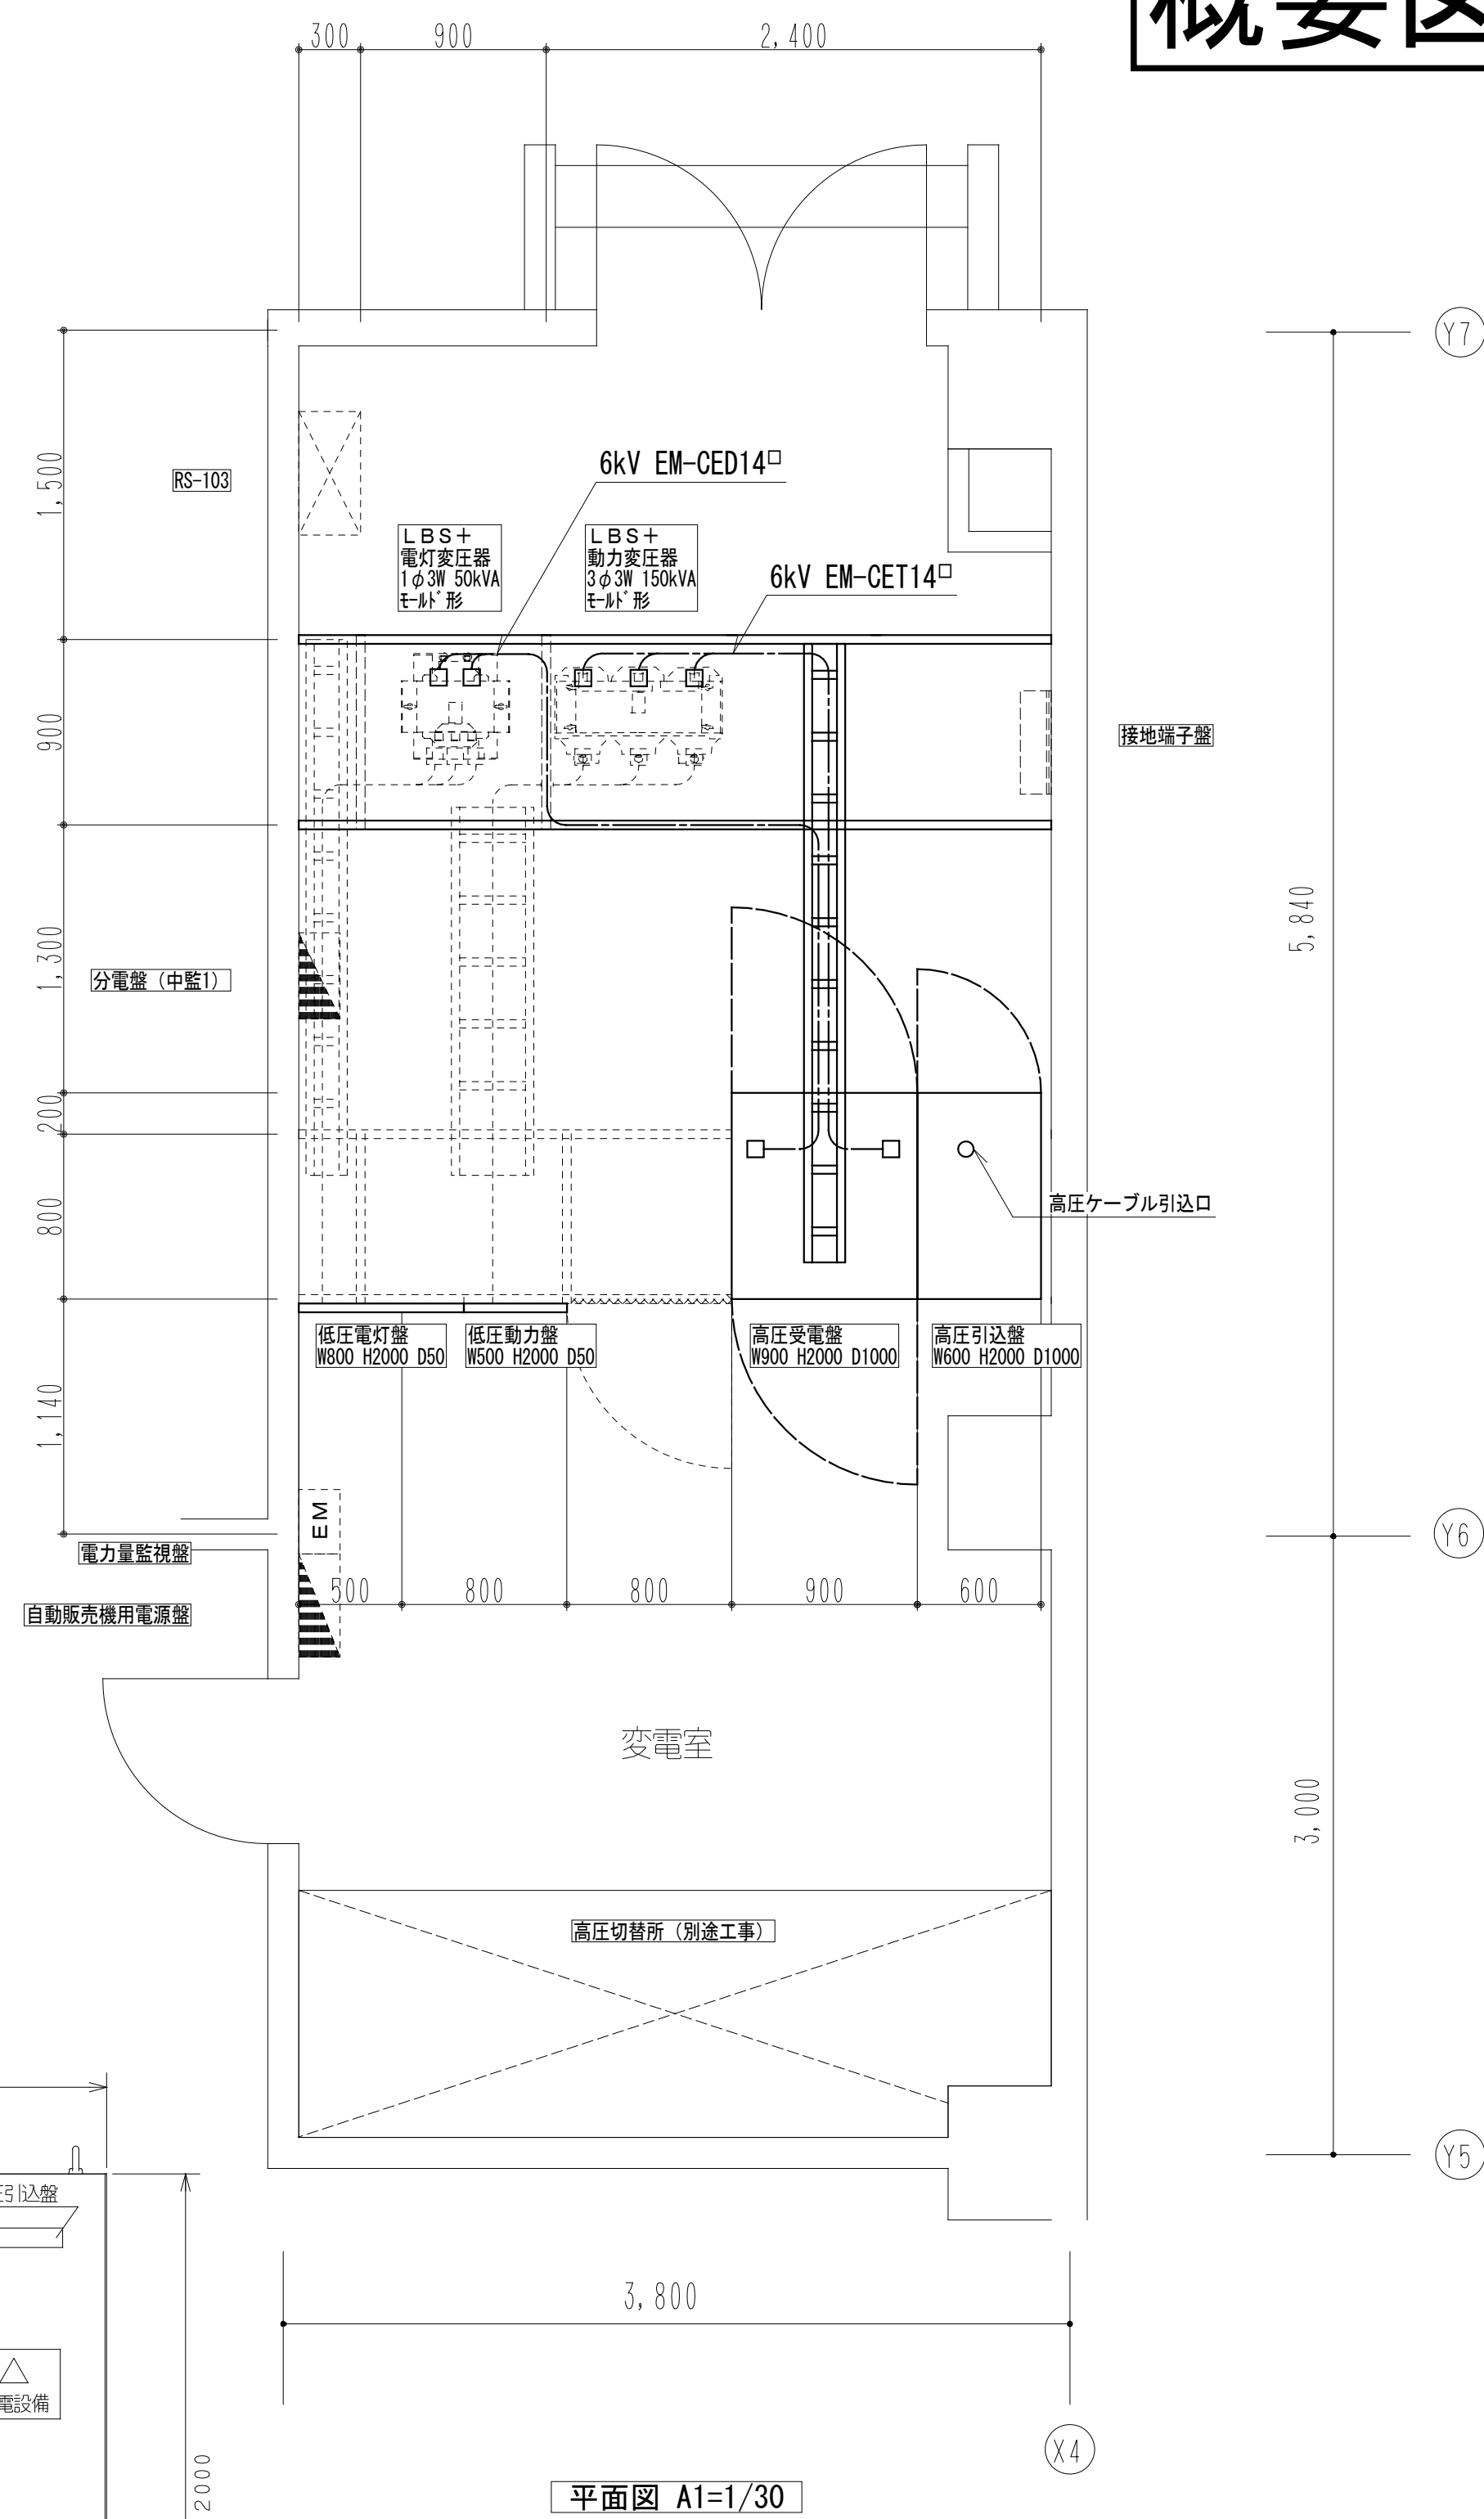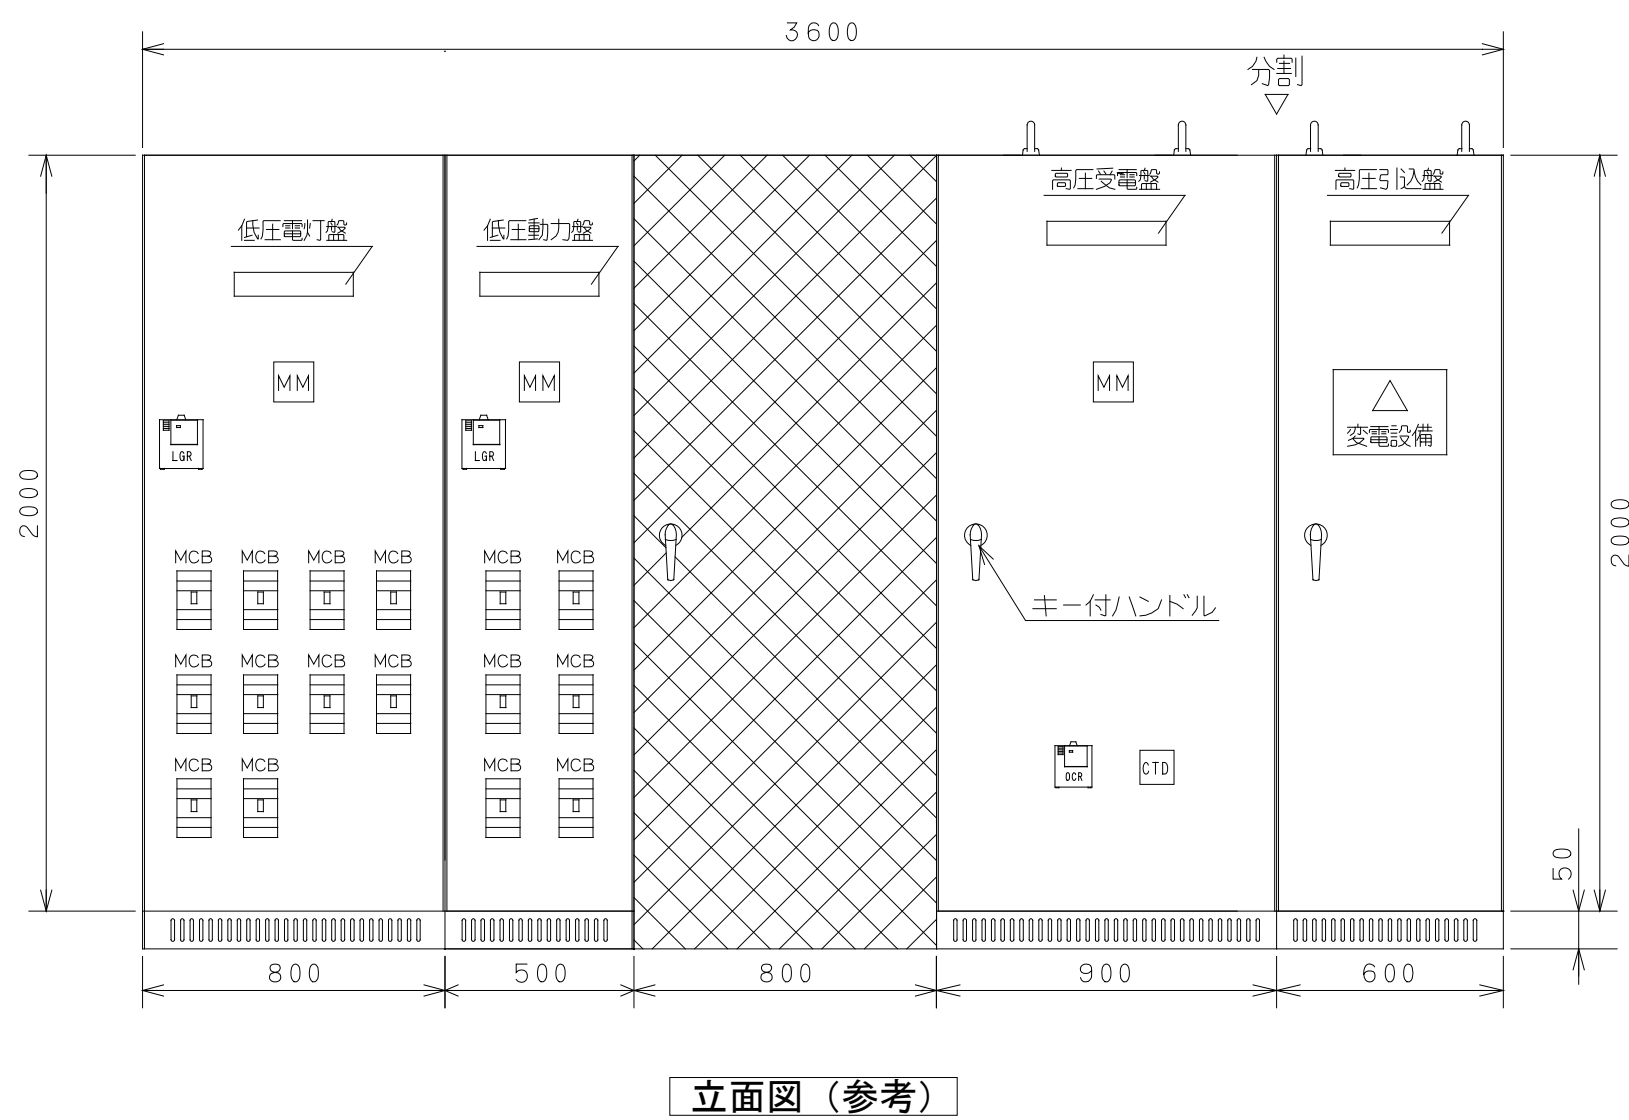


特記事項		株式会社 ショウテック一級建築士事務所 〒192-0011 東京都八王子市滝山町2-93-1 Phone 042-659-3031 , Facsimile 042-659-0340 一級建築士事務所東京都知事登録 第65887号	業務名称 東京大学（駒場Ⅰ）11号館改修（設備）設計業務（実施設計）	工事名称 東京大学（駒場Ⅰ）11号館改修電気設備工事	施設部長 計画課						
訂正			一級建築士建設大臣登録 第370993号 小形 尚己 印	図面名称 受変電設備単線結線図、電気室詳細図	作成年度 令和8年度	 東京大学 THE UNIVERSITY OF TOKYO	西村	関	山本	植木	山形
					縮尺 1/30 1/60		図面番号 E-14				

概要図

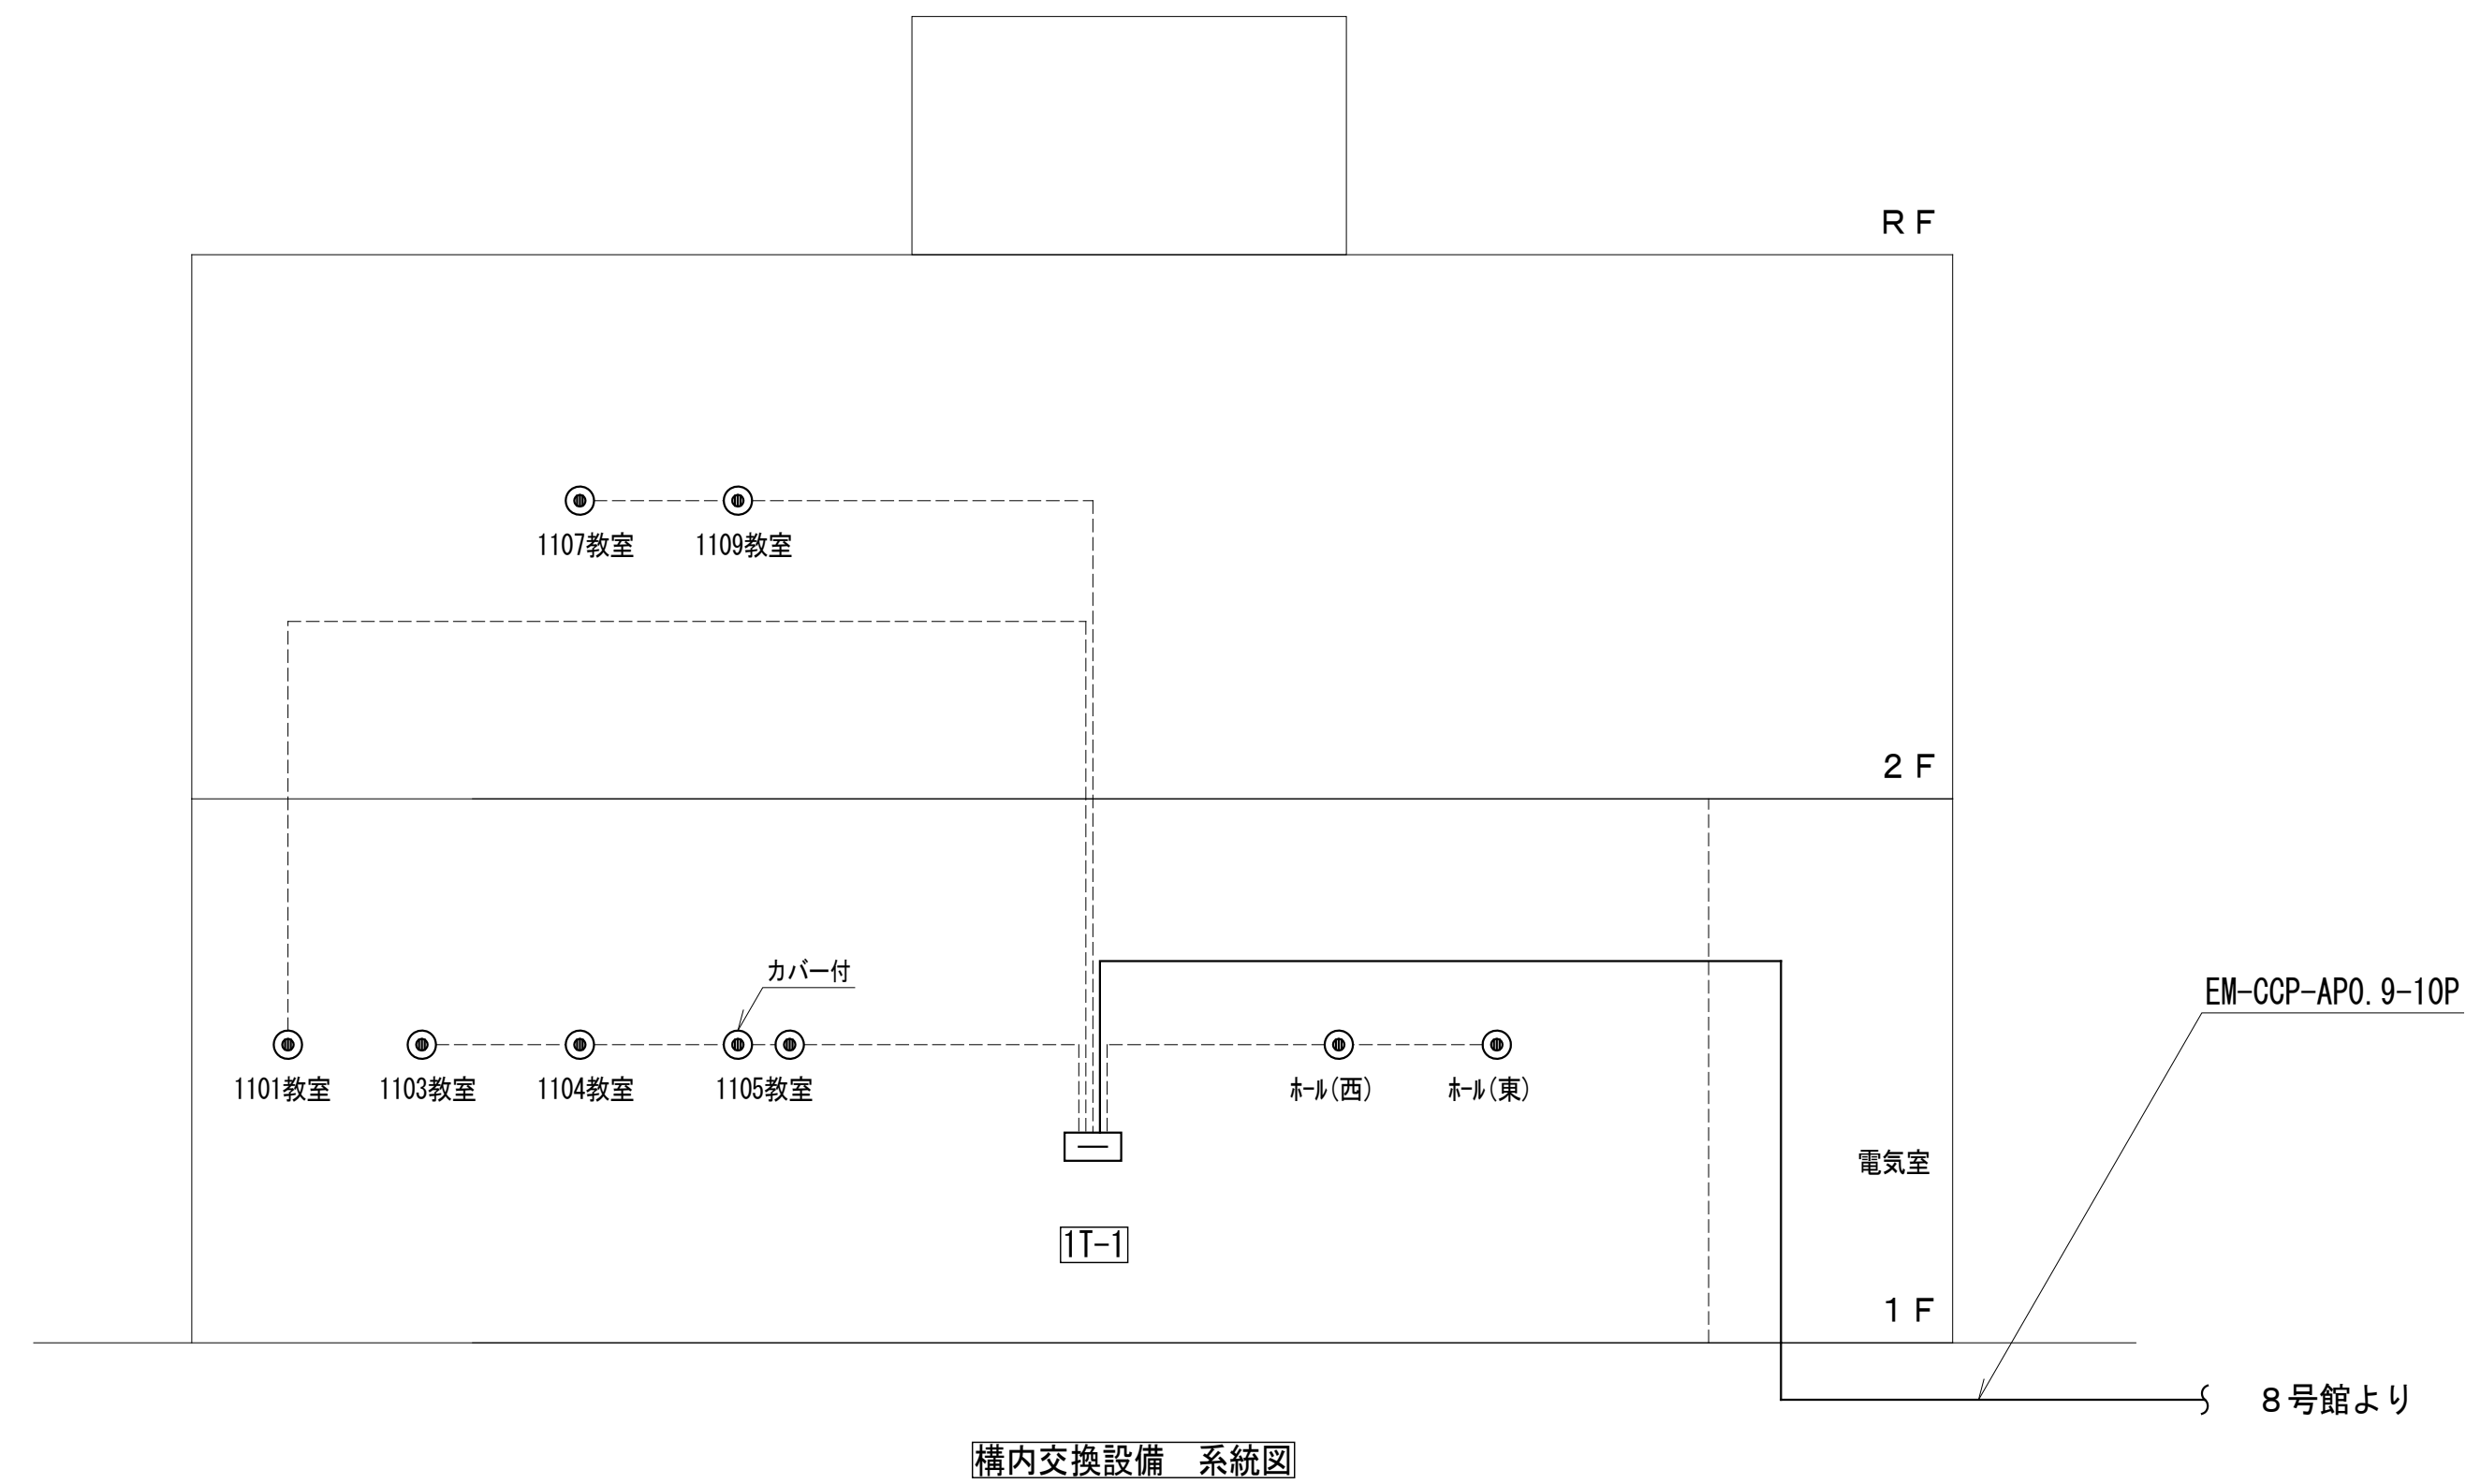

構内交換設備 系統図

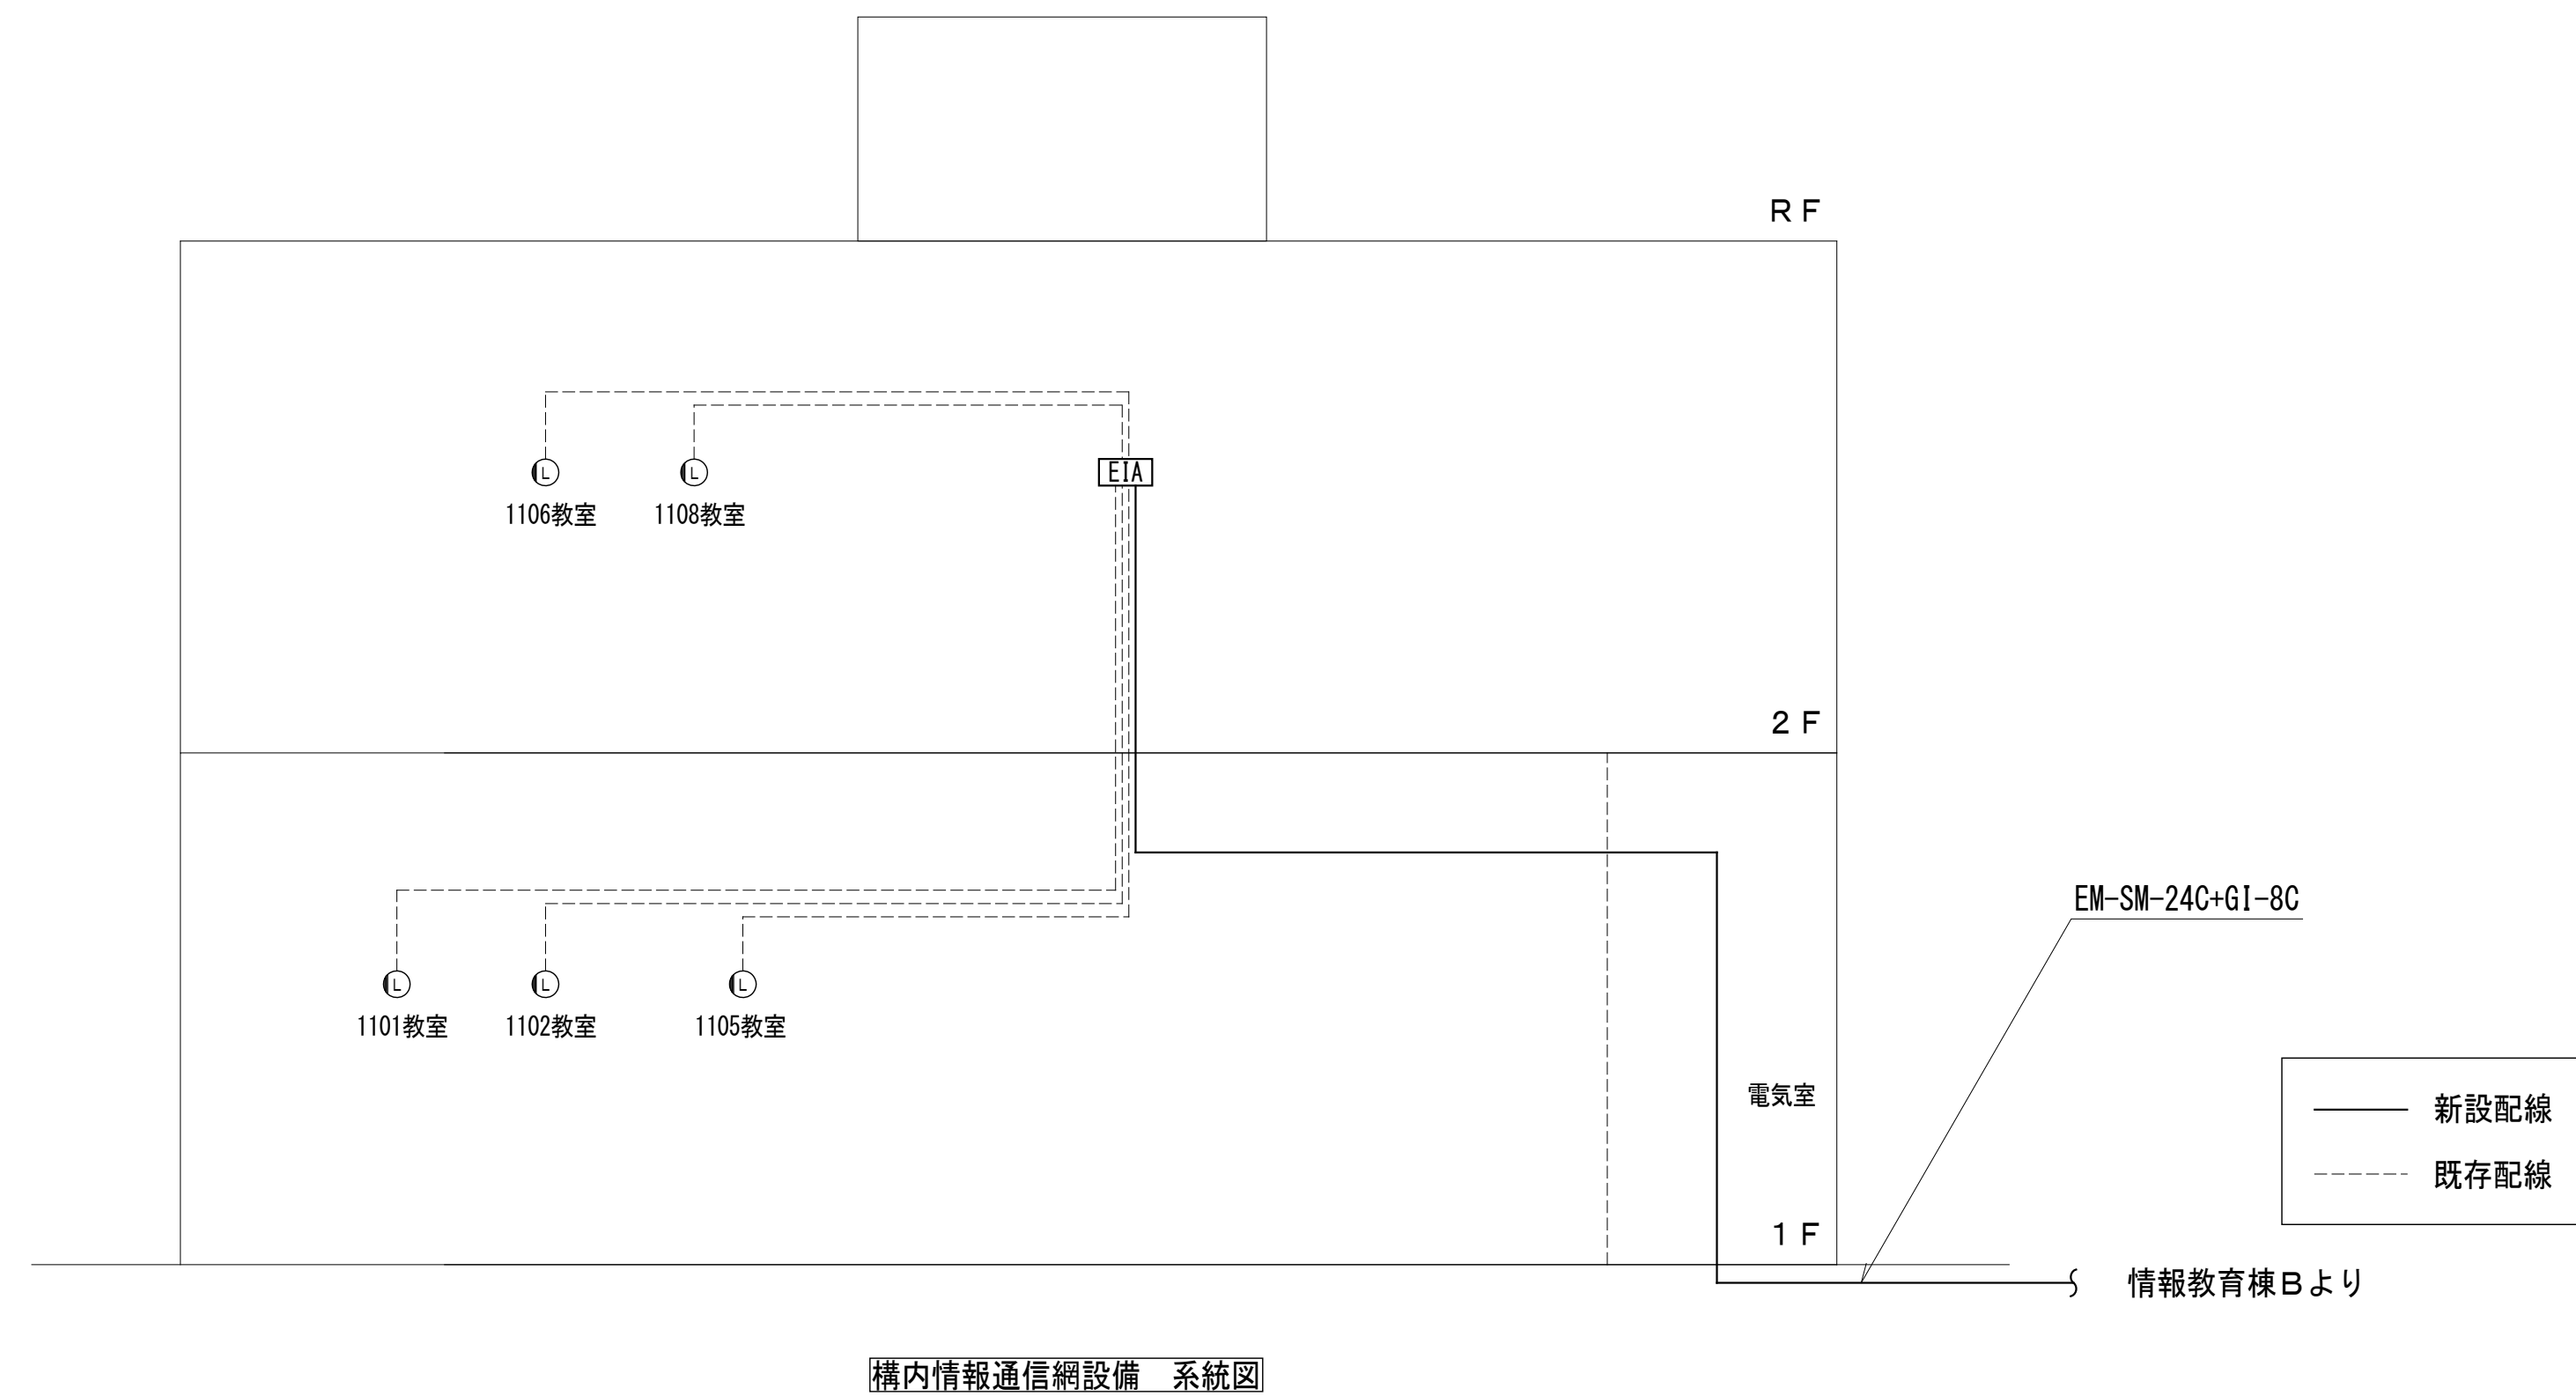


溝内情報通信網設備 系統図

■機器姿図（参考）

端子盤 <table> <tr><td>形 式</td><td>銅板式壁掛型</td></tr> <tr><td>仕 様</td><td>木製基板付</td></tr> <tr><td>付属品</td><td>I型端子板10P×2内蔵</td></tr> </table>	形 式	銅板式壁掛型	仕 様	木製基板付	付属品	I型端子板10P×2内蔵	EIA 光成端箱付情報7ヶツ <table> <tr><td>形 式</td><td>銅板式壁掛型</td></tr> <tr><td>仕 様</td><td>19インチ、12U</td></tr> <tr><td>付属品</td><td>LED ライトユニット(48芯以下、S0成端)内蔵</td></tr> </table>	形 式	銅板式壁掛型	仕 様	19インチ、12U	付属品	LED ライトユニット(48芯以下、S0成端)内蔵				
形 式	銅板式壁掛型																
仕 様	木製基板付																
付属品	I型端子板10P×2内蔵																
形 式	銅板式壁掛型																
仕 様	19インチ、12U																
付属品	LED ライトユニット(48芯以下、S0成端)内蔵																
トイレ呼出表示器 <table> <tr><td>電源電圧</td><td>AC100V 50/60Hz (内部電源DC12V)</td></tr> <tr><td>形 状</td><td>壁取付形</td></tr> <tr><td>材 質</td><td>SF02 t1.2</td></tr> <tr><td>窓 数</td><td>3窓</td></tr> <tr><td>表示方式</td><td>呼出音と表示窓点灯</td></tr> </table>	電源電圧	AC100V 50/60Hz (内部電源DC12V)	形 状	壁取付形	材 質	SF02 t1.2	窓 数	3窓	表示方式	呼出音と表示窓点灯	N 呼出ボタン <table> <tr><td>形 式</td><td>壁埋込型 (JIS1個用スイッチボックス)</td></tr> <tr><td>材 質</td><td>自己消火性樹脂</td></tr> <tr><td>備 考</td><td>点字案内文有</td></tr> </table>	形 式	壁埋込型 (JIS1個用スイッチボックス)	材 質	自己消火性樹脂	備 考	点字案内文有
電源電圧	AC100V 50/60Hz (内部電源DC12V)																
形 状	壁取付形																
材 質	SF02 t1.2																
窓 数	3窓																
表示方式	呼出音と表示窓点灯																
形 式	壁埋込型 (JIS1個用スイッチボックス)																
材 質	自己消火性樹脂																
備 考	点字案内文有																
復旧ボタン <table> <tr><td>形 式</td><td>壁埋込型 (JIS1個用スイッチボックス)</td></tr> <tr><td>材 質</td><td>樹脂</td></tr> <tr><td>備 考</td><td>非防水形</td></tr> </table>	形 式	壁埋込型 (JIS1個用スイッチボックス)	材 質	樹脂	備 考	非防水形	ブザー付廊下灯 <table> <tr><td>形 式</td><td>壁埋込型 (JIS1個用スイッチボックス)</td></tr> <tr><td>仕 様</td><td>プレート：自己消火性樹脂 ランプカバー：ポリカーボネート</td></tr> <tr><td>備 考</td><td>ブザー付</td></tr> </table>	形 式	壁埋込型 (JIS1個用スイッチボックス)	仕 様	プレート：自己消火性樹脂 ランプカバー：ポリカーボネート	備 考	ブザー付				
形 式	壁埋込型 (JIS1個用スイッチボックス)																
材 質	樹脂																
備 考	非防水形																
形 式	壁埋込型 (JIS1個用スイッチボックス)																
仕 様	プレート：自己消火性樹脂 ランプカバー：ポリカーボネート																
備 考	ブザー付																

特記事項		株式会社　ショウテック一級建築士事務所 〒192-0011 東京都八王子市滝山町2-93-1 Phone 042-659-3031　Fax 042-659-0340 一級建築士事務所 東京都知事登録 第65887号	業務名称 東京大学（駒場Ⅰ）１１号館改修（設備）設計業務（実施設計）	工事名称 東京大学（駒場Ⅰ）１１号館改修電気設備工事	施設部長 計画課						
訂　正			一　級　建　築　士　建　設　大　臣　登　録　第370993号 小形 尚己 印	図面名称 弱電設備系統図、機器姿図	作成年度 令和8年度	 東京大学 THE UNIVERSITY OF TOKYO	西村	関	山本	植木	山形
			</								

概要図

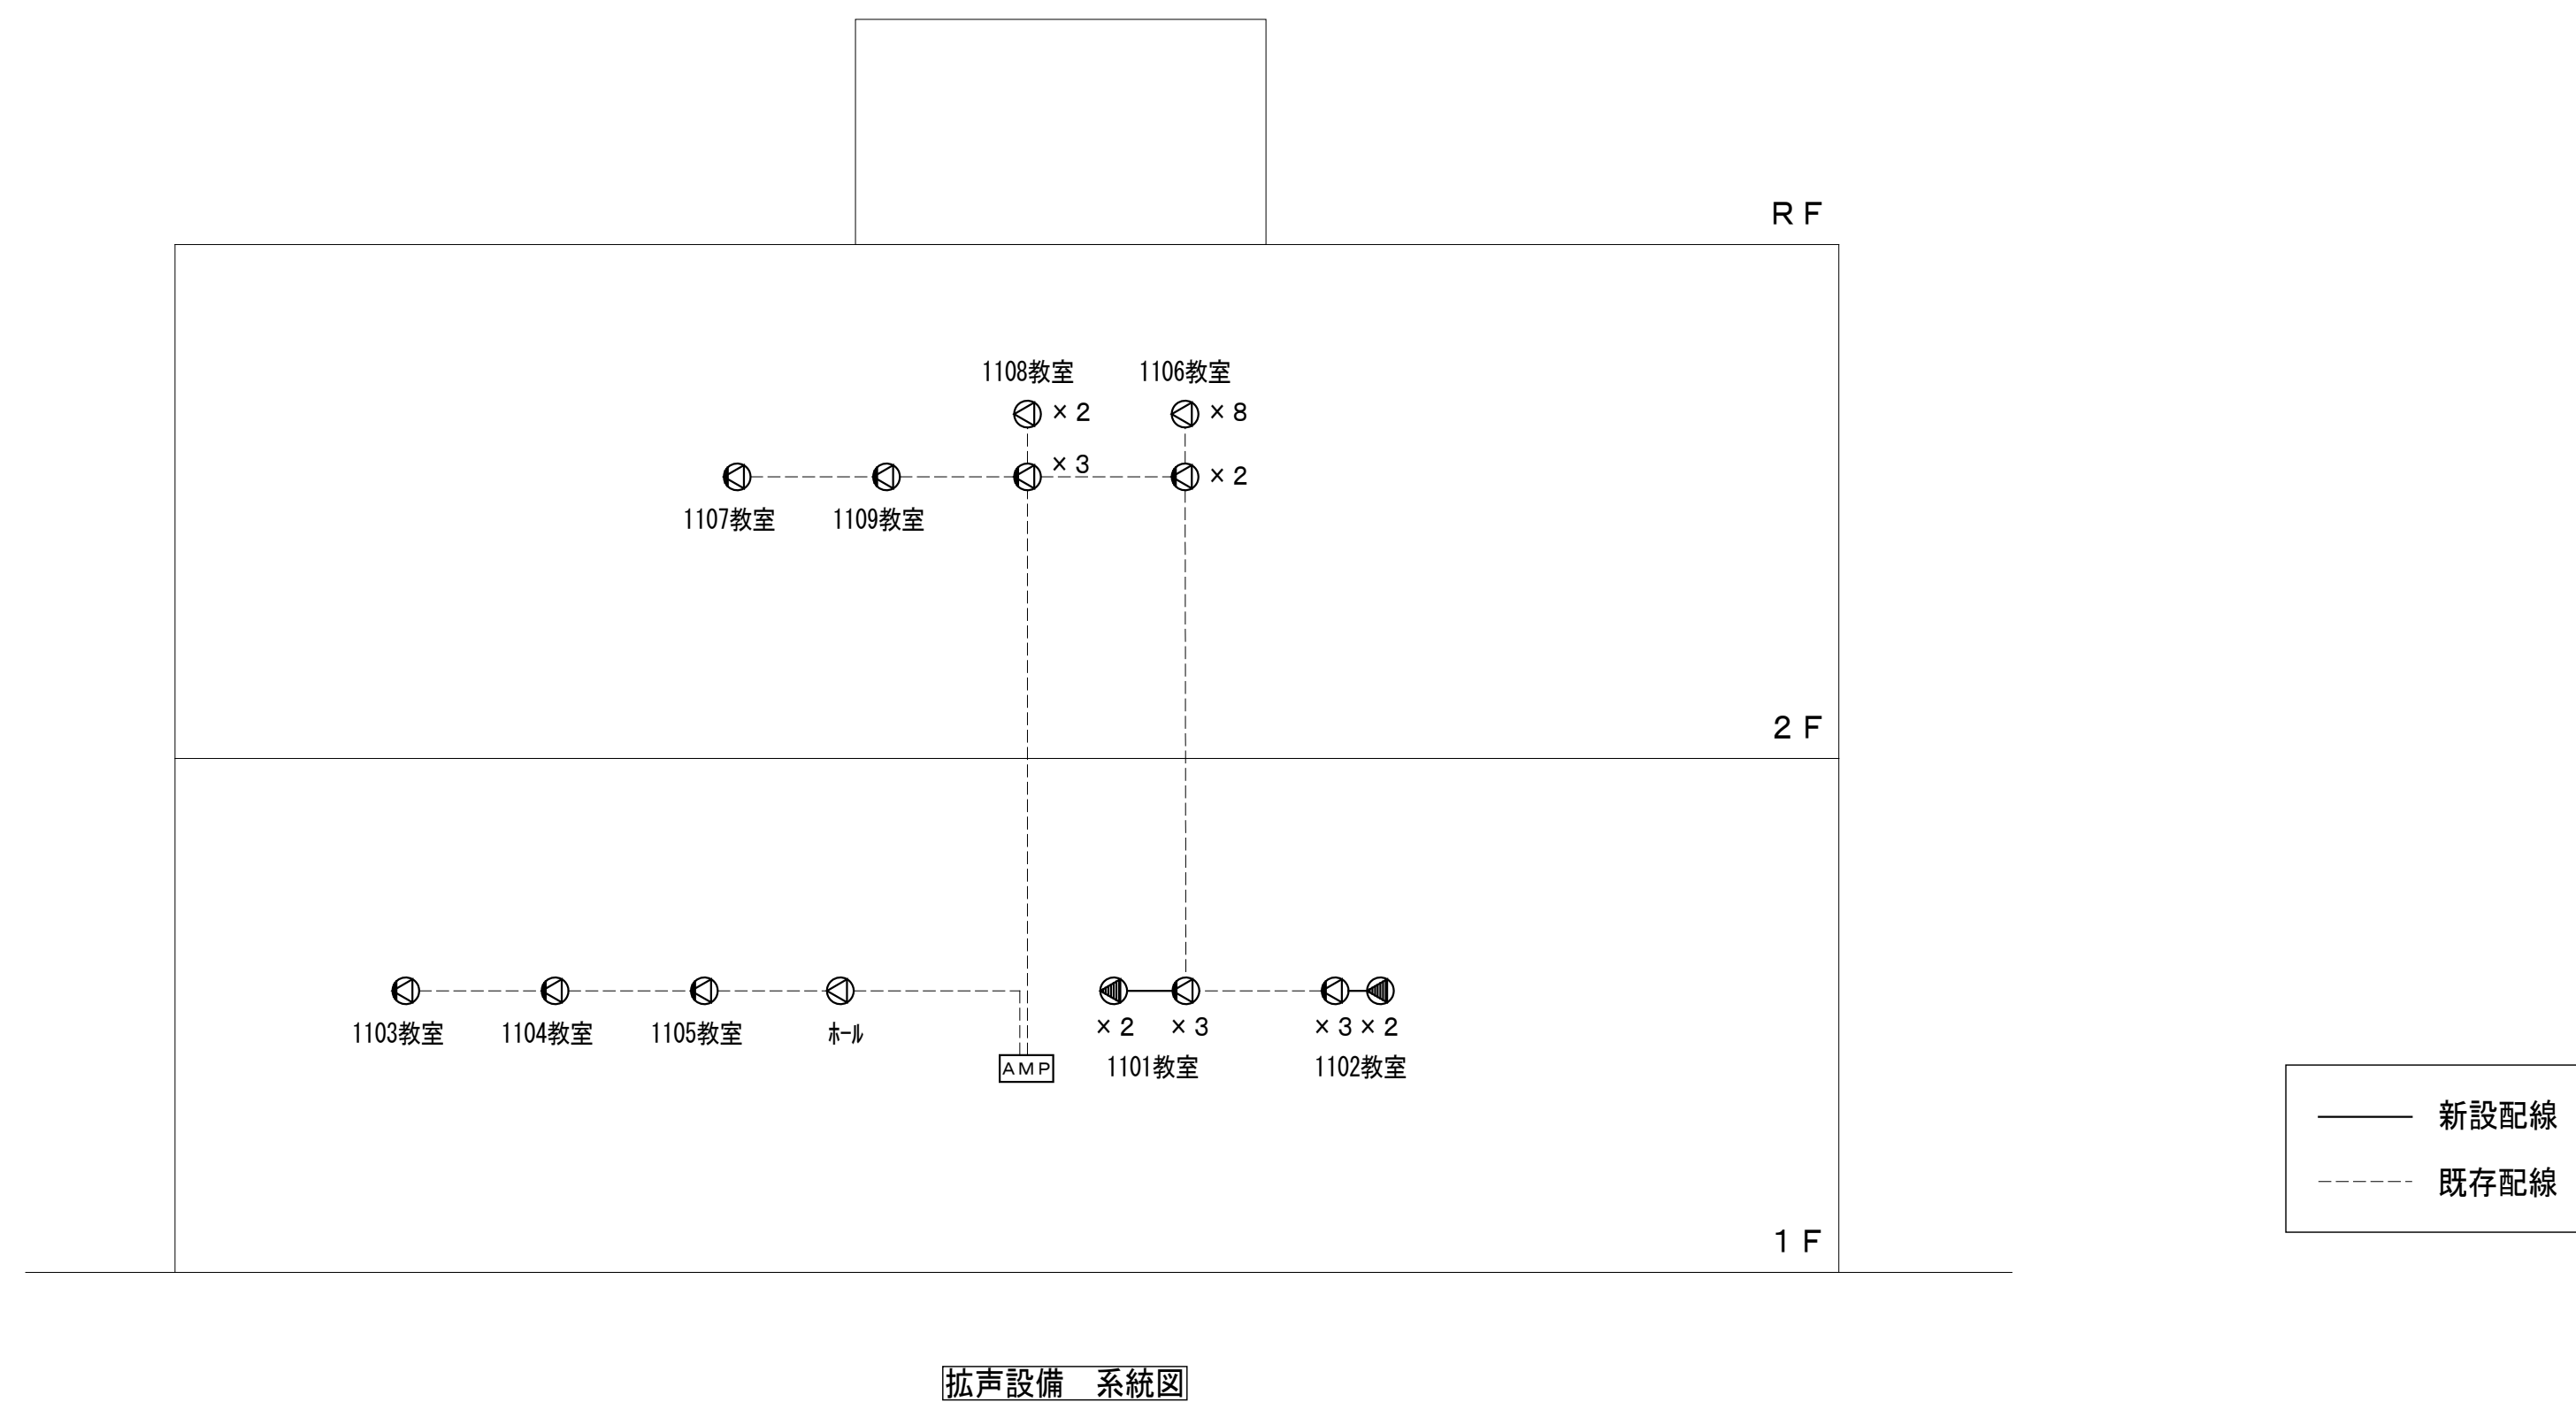

■機器姿図（参考）

AMP


壁掛型非常放送アンプ

壁掛型スピーカー

特記事項		株式会社　ショウテック一級建築士事務所 〒192-0011 東京都八王子市滝山町2-93-1 Phone 042-659-3031　Fax042-659-0340 一級建築士事務所東京都知事登録 第65887号	業務名称 東京大学（駒場Ⅰ）１１号館改修（設備）設計業務（実施設計）	工事名称 東京大学（駒場Ⅰ）１１号館改修電気設備工事	施設部長 計画課						
訂　正			一　級　建　築　士　建　設　大　臣　登　録　第370993号 小形 尚己 印	図面名称 拡声設備系統図、機器姿図	作成年度 令和8年度	 東京大学 THE UNIVERSITY OF TOKYO	西村	関	山本	植木	山形
				令和8年度		縮　　尺		図面番号			
				N. S N. S		A1 A3		E-18			

概要図


■機器姿図

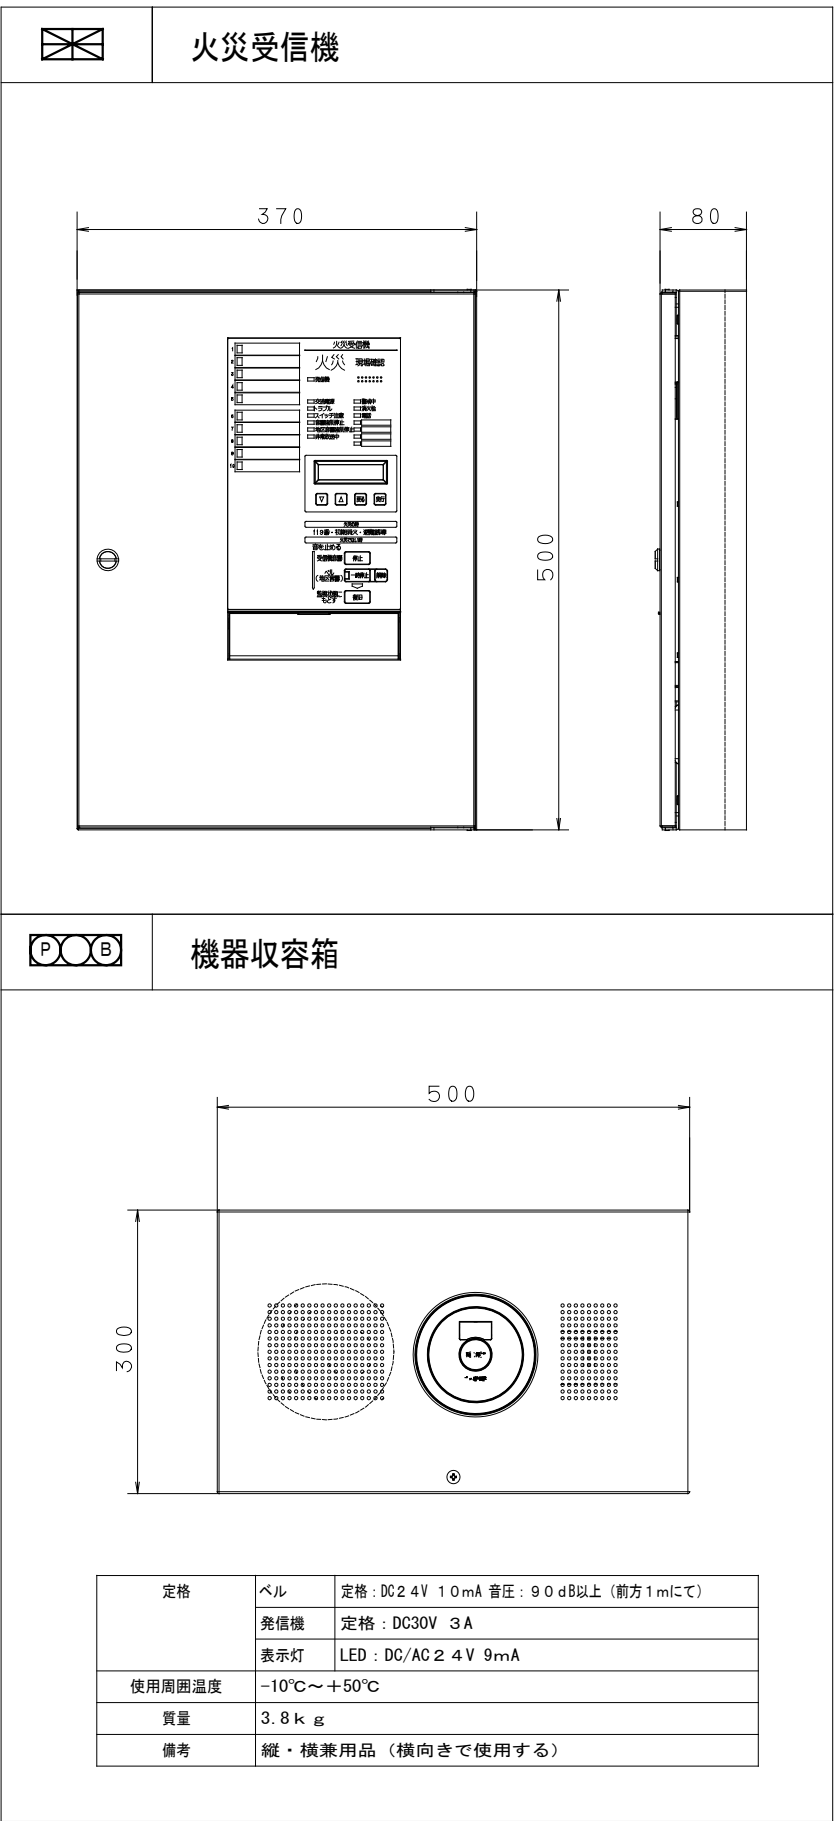

注 記


- 1) 火災受信機の仕様は下記の通り。
- ・主音響
 - ー発生階音声メッセージ機能付
 - ・液晶表示ガイダンス機能
 - ー液晶画面に操作手順のガイダンス機能を搭載
 - ・履歴機能
 - ー液晶表示（最大100件）
 - ・1人点検機能を搭載
 - ー地区音響短時間鳴動機能
 - ・移信出力
 - ー無電圧α接点1点以上十回線別移報機能付
 - ・回線内訳

自火報	6 L
予 備	4 L
合 計	10 L
- 2) 自動火災報知設備の地区警報は地区ベルによるものとする。
- 3) 火災受信機より下記の設備へ移報を行う。（現地にて無電圧・有電圧の確認をすること）
- | | | |
|---------|---------|-----|
| 設備名称 | 信号種別 | 点 数 |
| 非常放送アンプ | 火災一括信号 | 1 |
| 中継器 | 火災回線別信号 | 10 |
- 4) 機器収容箱は既存ボックスを流用し、金属製化粧プレート（550×300）で開口を塞いだ上で内器を新設すること。

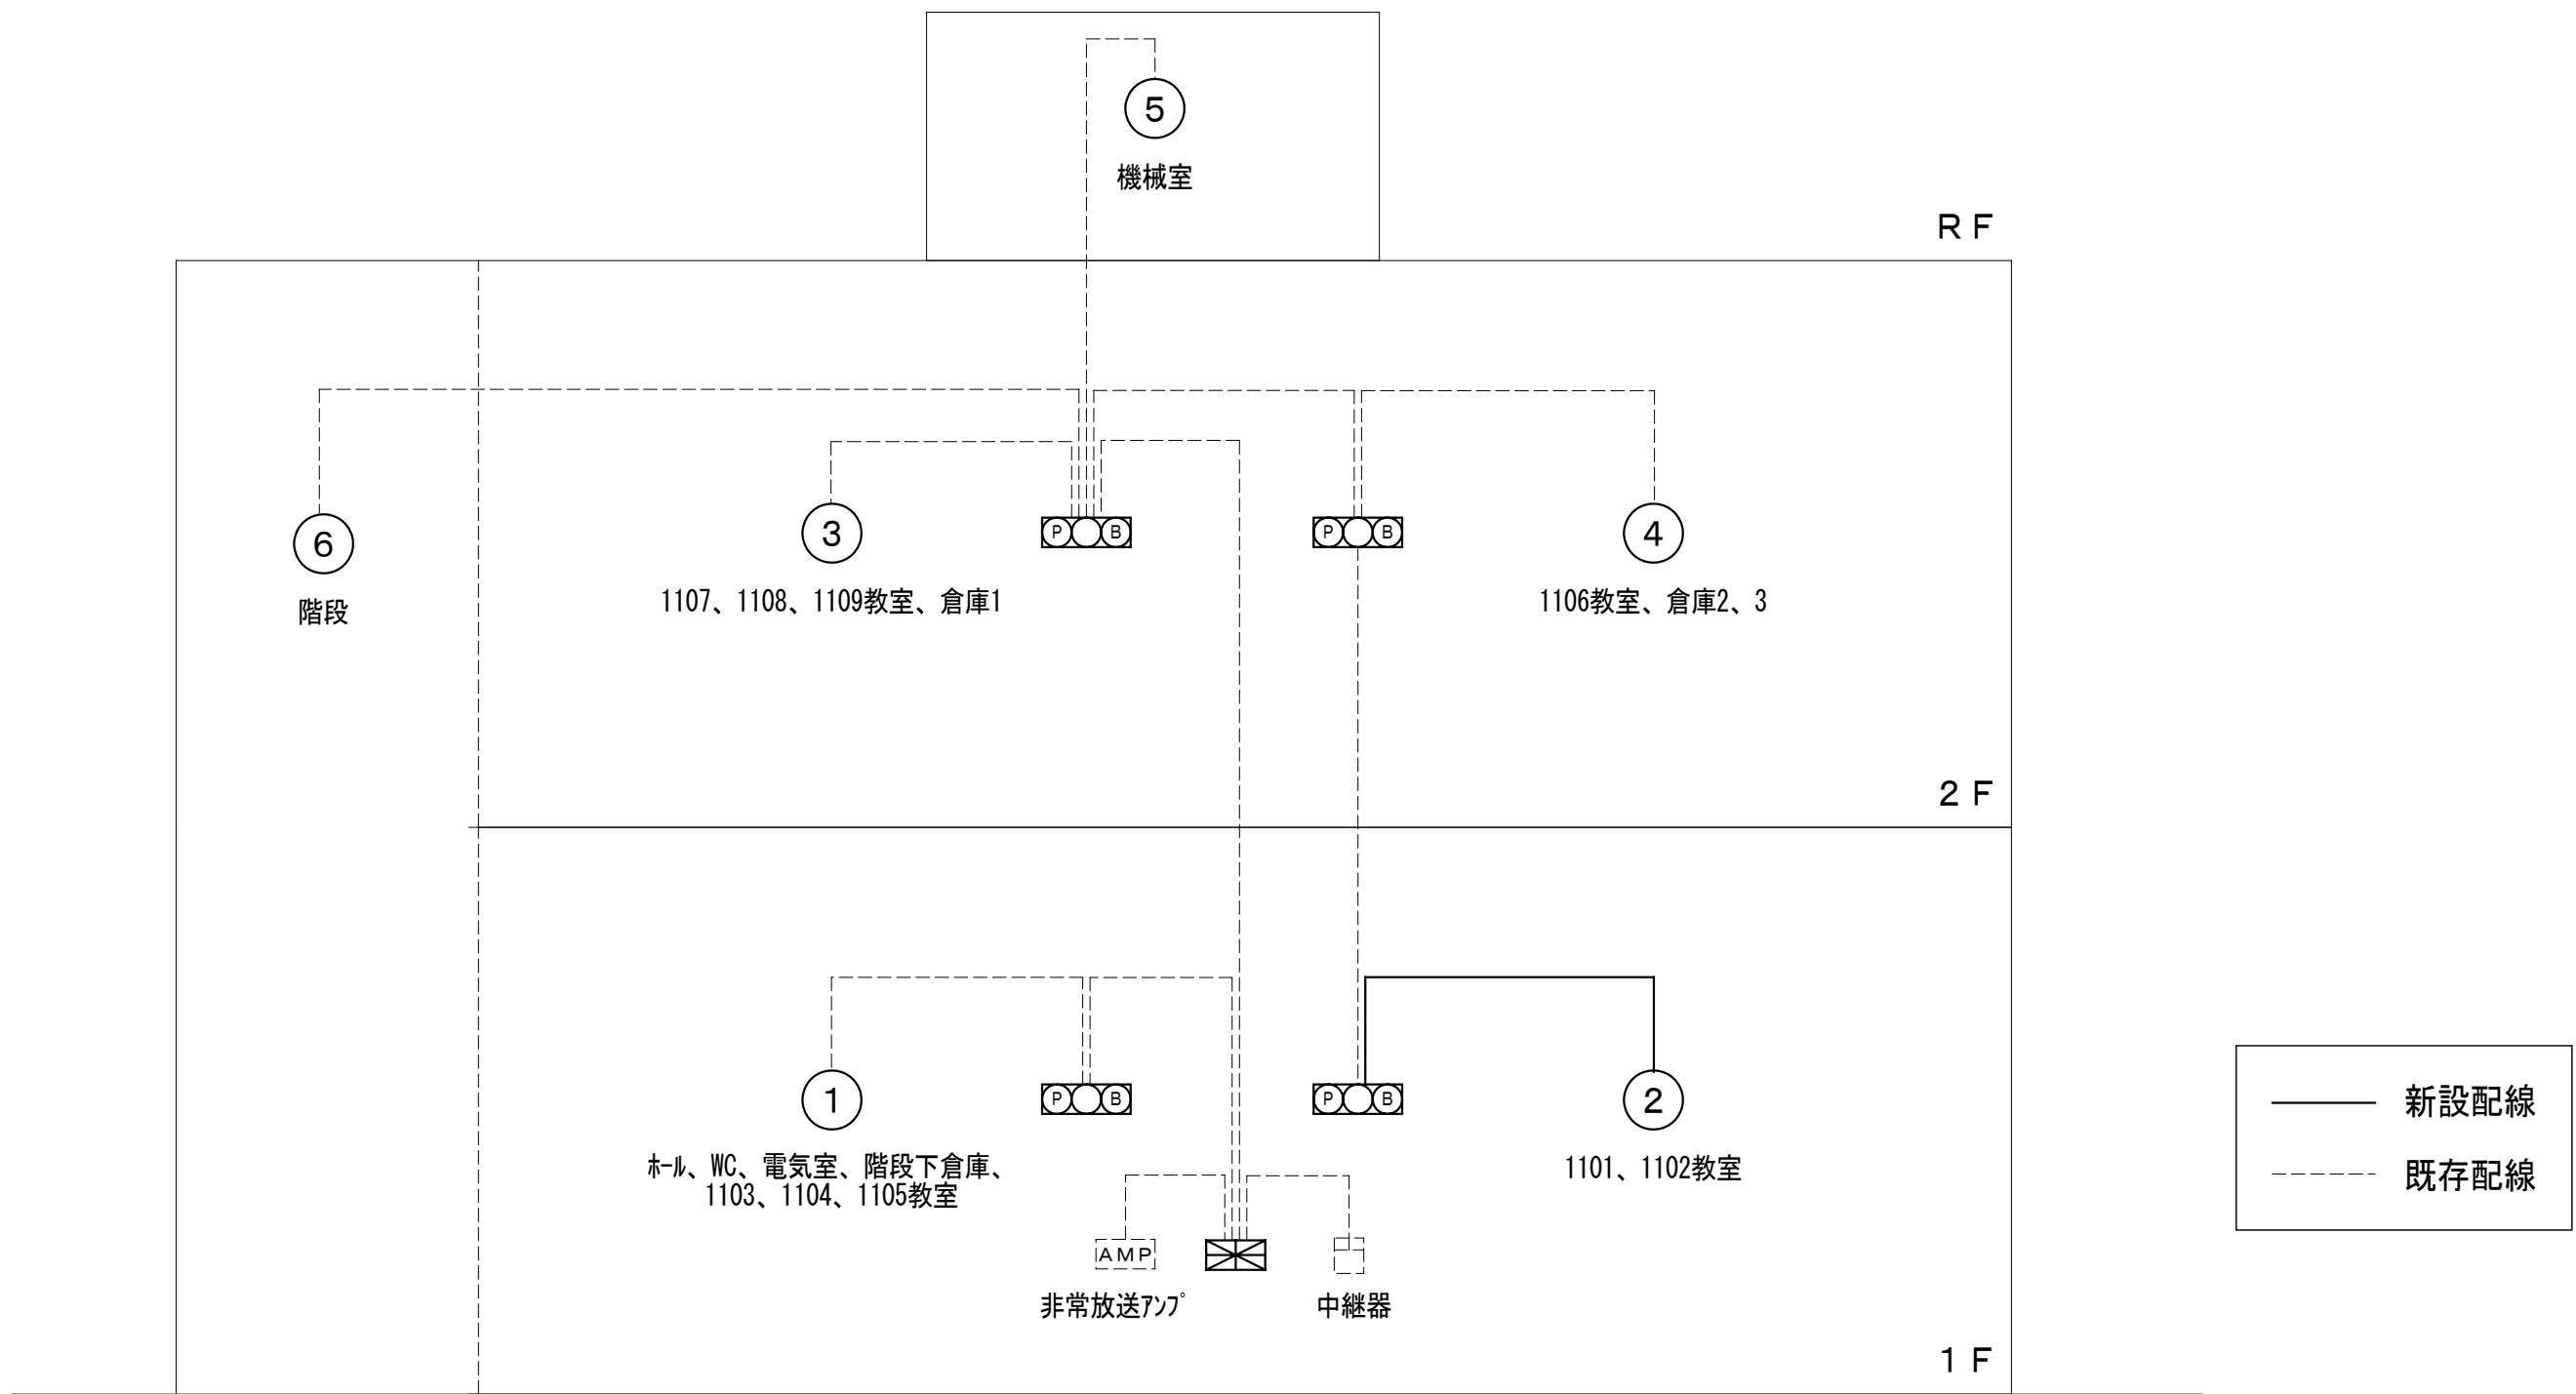


火災報知設備 系統図

特記事項		株式会社 ショウテック一級建築士事務所 〒192-0011 東京都八王子市滝山町2-93-1 Phone 042-659-3031 , Facsimile 042-659-0340 一 級 建 築 士 事 務 所 東 京 都 知 事 登 録 第65887号	業務名称 東京大学（駒場Ⅰ）11号館改修（設備）設計業務（実施設計） 一 級 建 築 士 建 設 大 臣 登 録 第370993号 小形 尚己 印	工事名称 東京大学（駒場Ⅰ）11号館改修電気設備工事 図面名称 火災報知設備系統図、機器姿図	施設部長 計画課					
訂 正					 東京大学 THE UNIVERSITY OF TOKYO	 西村	 関	 山本	 植木	 山形
.										
.										
.										
.										
.										
		作成年度 令和8年度		縮 尺 N.S N.S		図面番号 A1 A3		E-21		

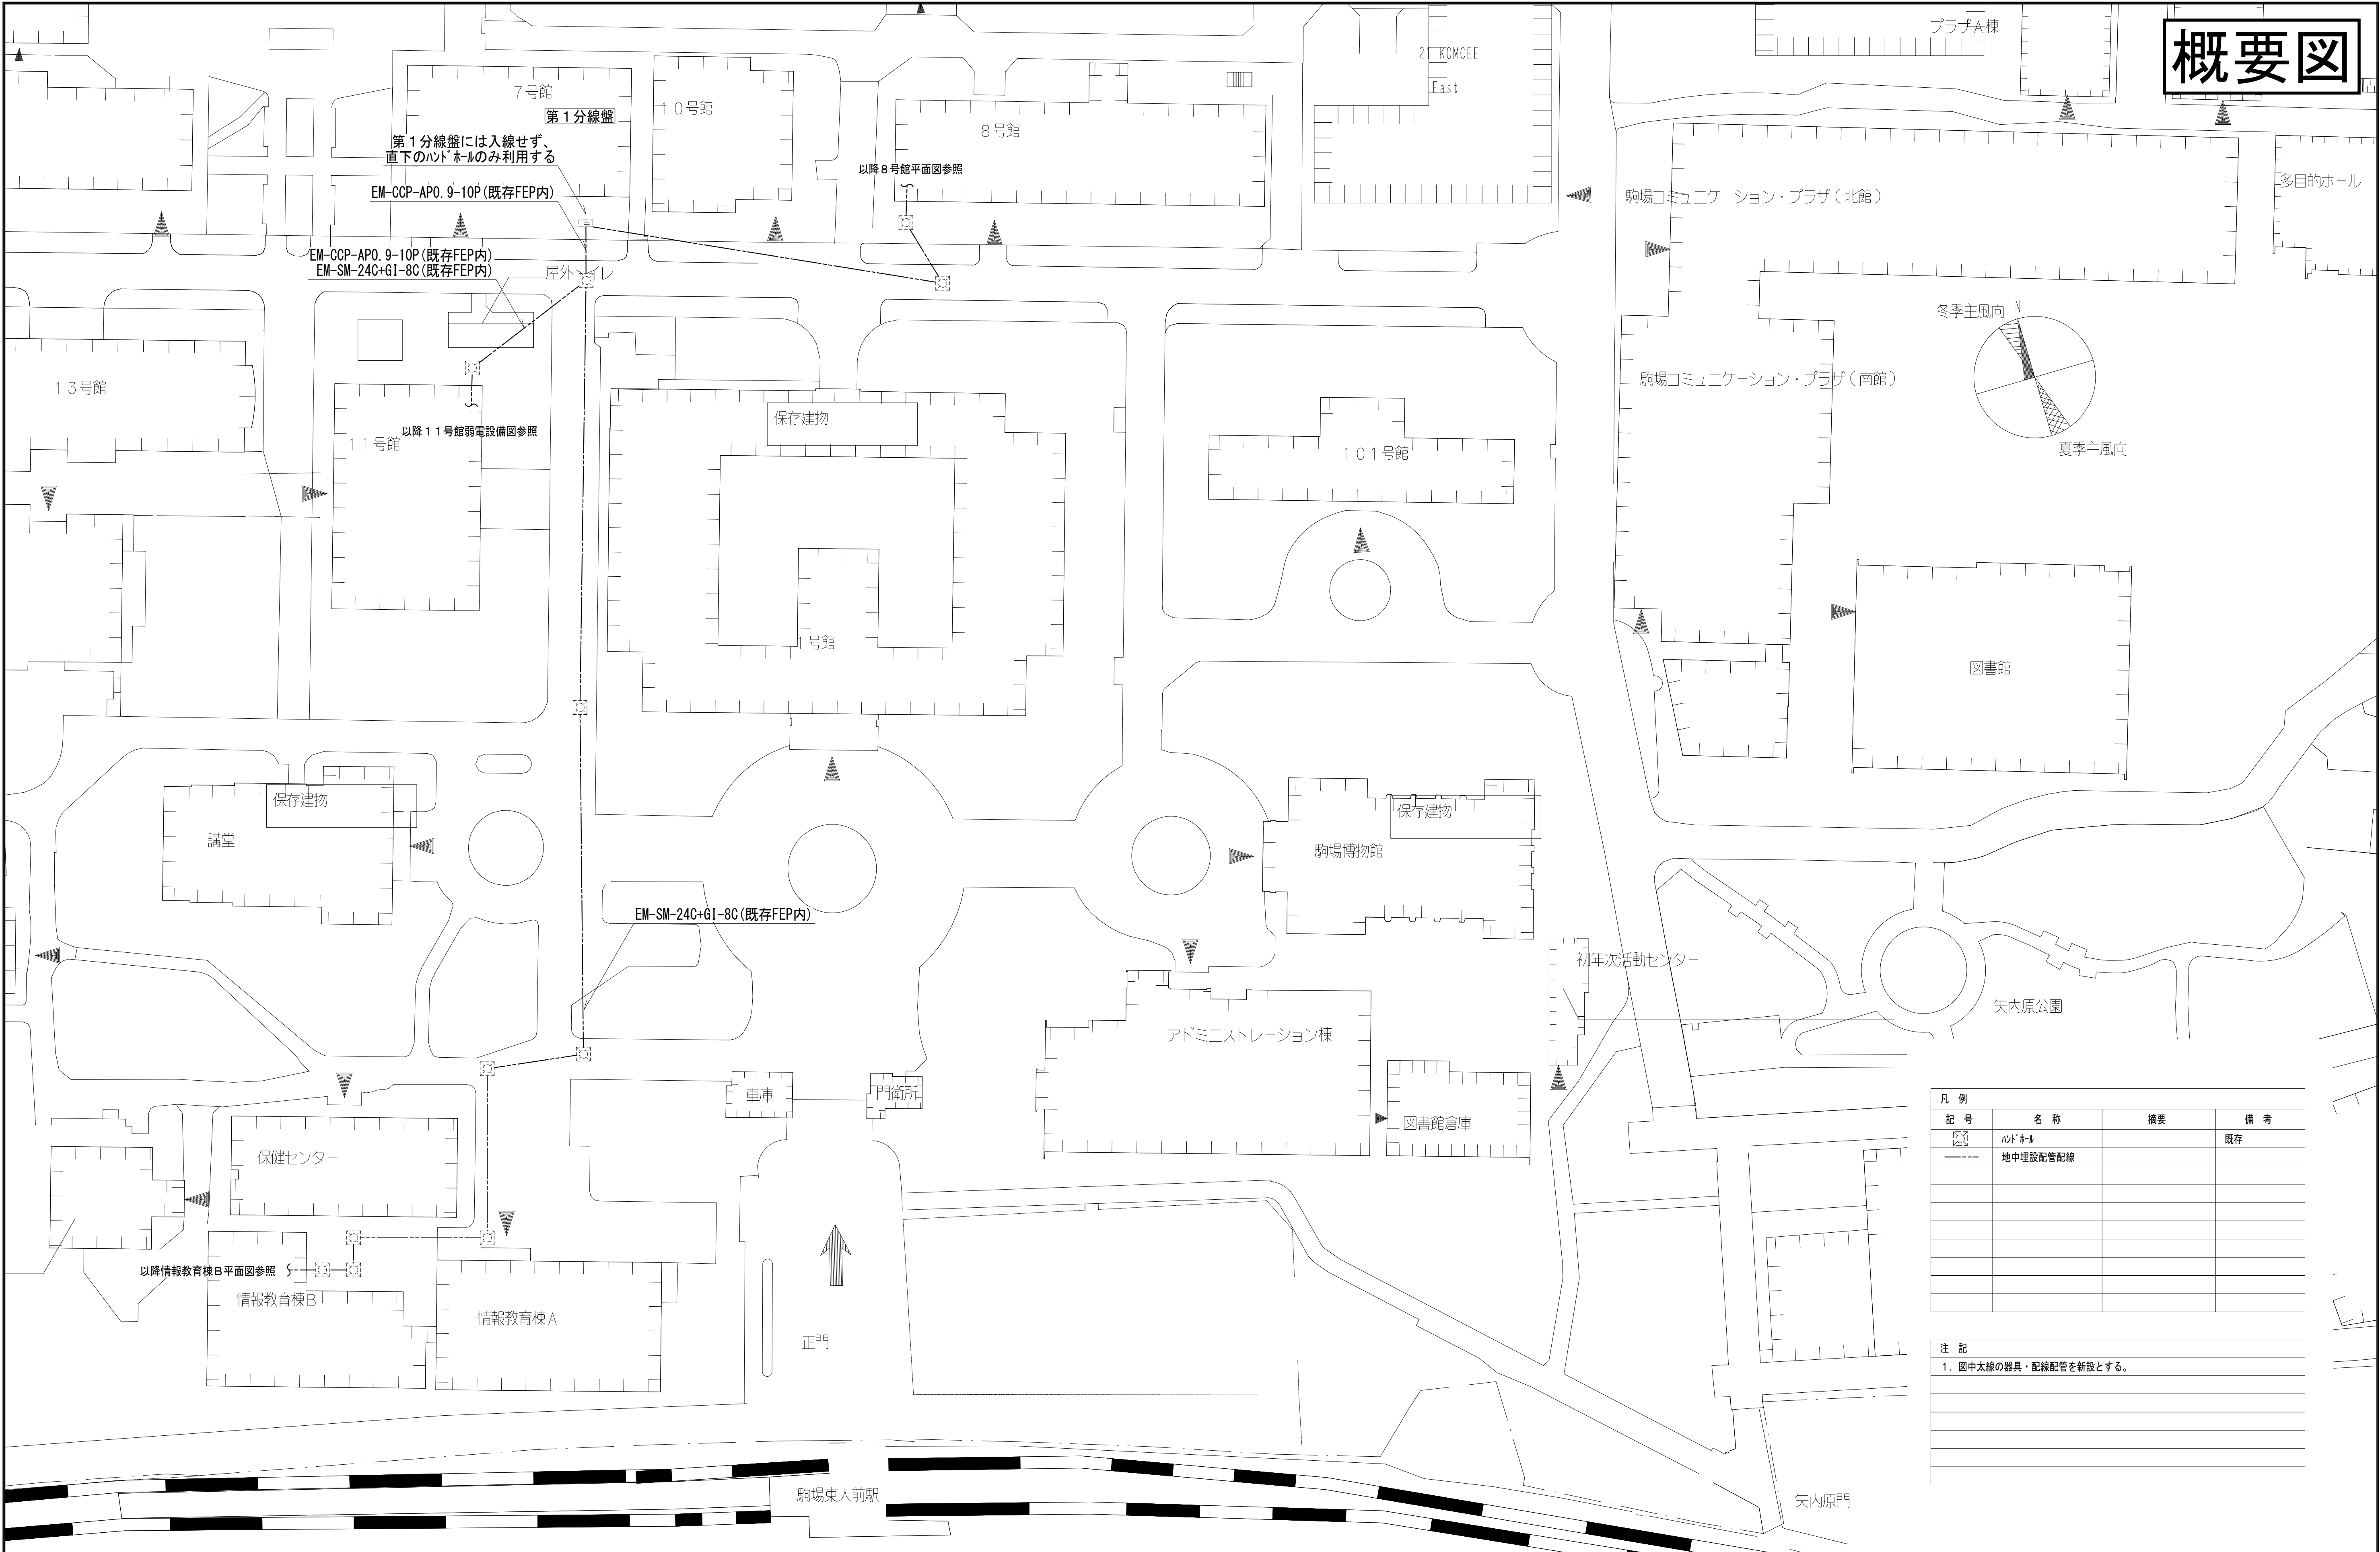

特記事項		株式会社 ショウテック一級建築士事務所 〒192-0011 東京都八王子市滝山町2-93-1 Phone 042-659-3031, Facsimile 042-659-0340 一級建築士事務所 東京都知事登録 第65887号	業務名称 東京大学（駒場 I）11号館改修（設備）設計業務（実施設計）		工事名称 東京大学（駒場 I）11号館改修電気設備工事		施設部長 計画課		西村 関 山本 植木 山形	
訂正			一級建築士建設大臣登録 第370993号 小形 尚己 印		図面名称 構内通信線路図（改修）		作成年度 令和8年度		縮尺 1/500 1/1000	
									図面番号 E-24	


概要図

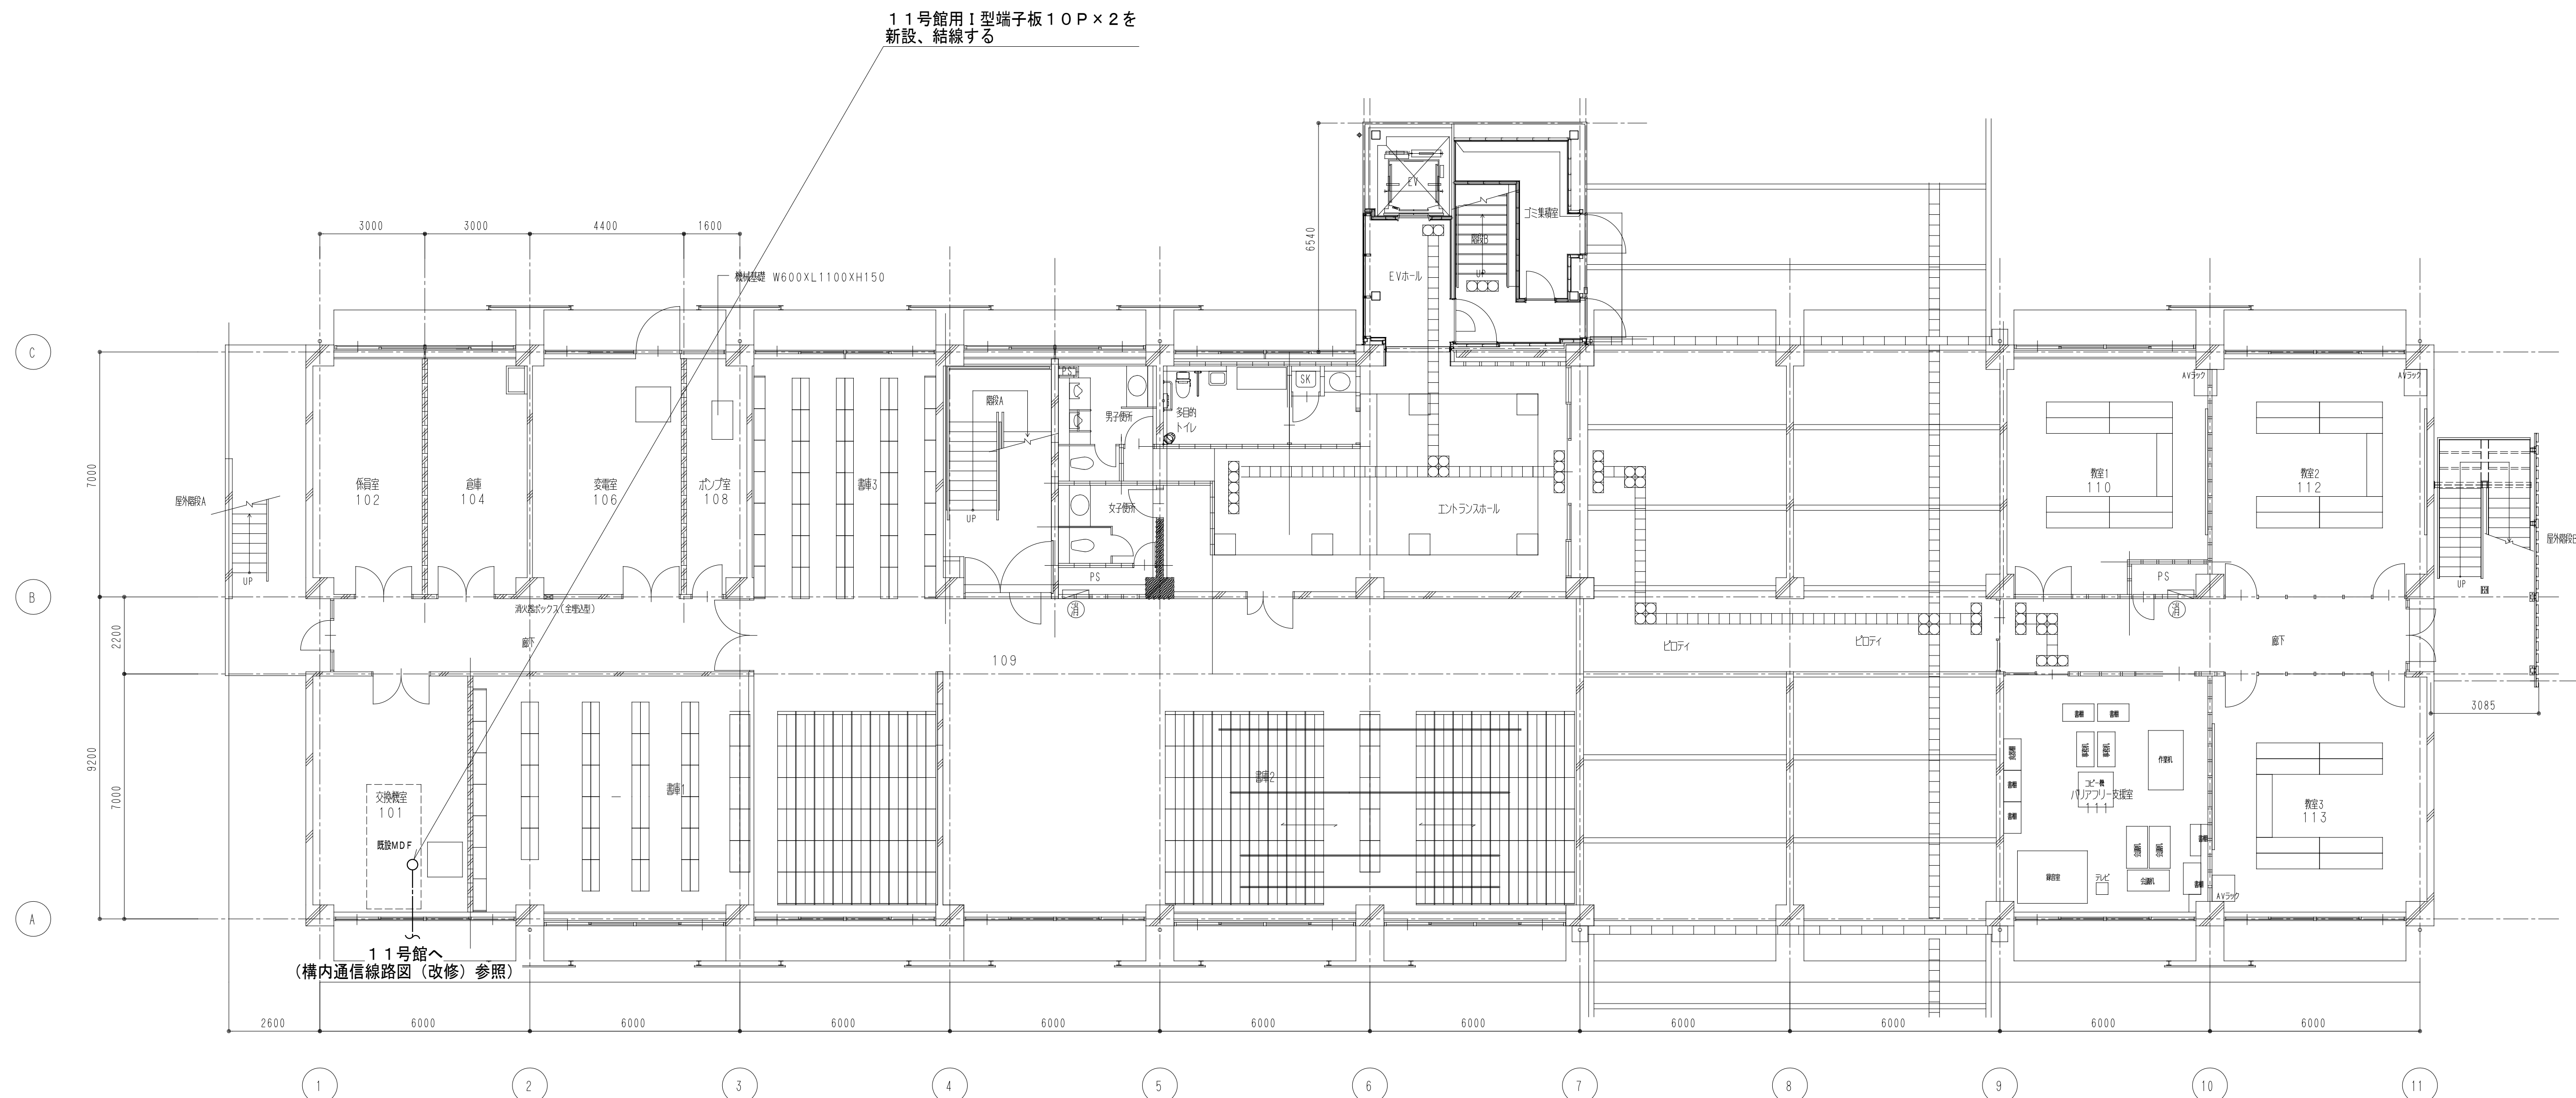[illegible]


注 記
1. 図中太線の器具・配線配管を新設とする。


特記事項		株式会社 ショウテック一級建築士事務所 〒192-0011 東京都八王子市滝山町2-93-1 Phone 042-659-3031、Facsimile 042-659-0340 一級建築士事務所東京都知事登録 第65887号	業務名称 東京大学（駒場Ⅰ）１１号館改修（設備）設計業務（実施設計）	工事名称 東京大学（駒場Ⅰ）１１号館改修電気設備工事	施設部長 計画課				
訂 正			一級建築士建設大臣登録 第370993号 小形 尚己 印	図面名称 構内通信線路 8号館1階平面図（改修）	作成年度 令和8年度	 西村 関 山本 植木 山形	縮 尺 1/100 1/200	A1 A3	図面番号 E-25
-									
-									
-									
-									

概要図

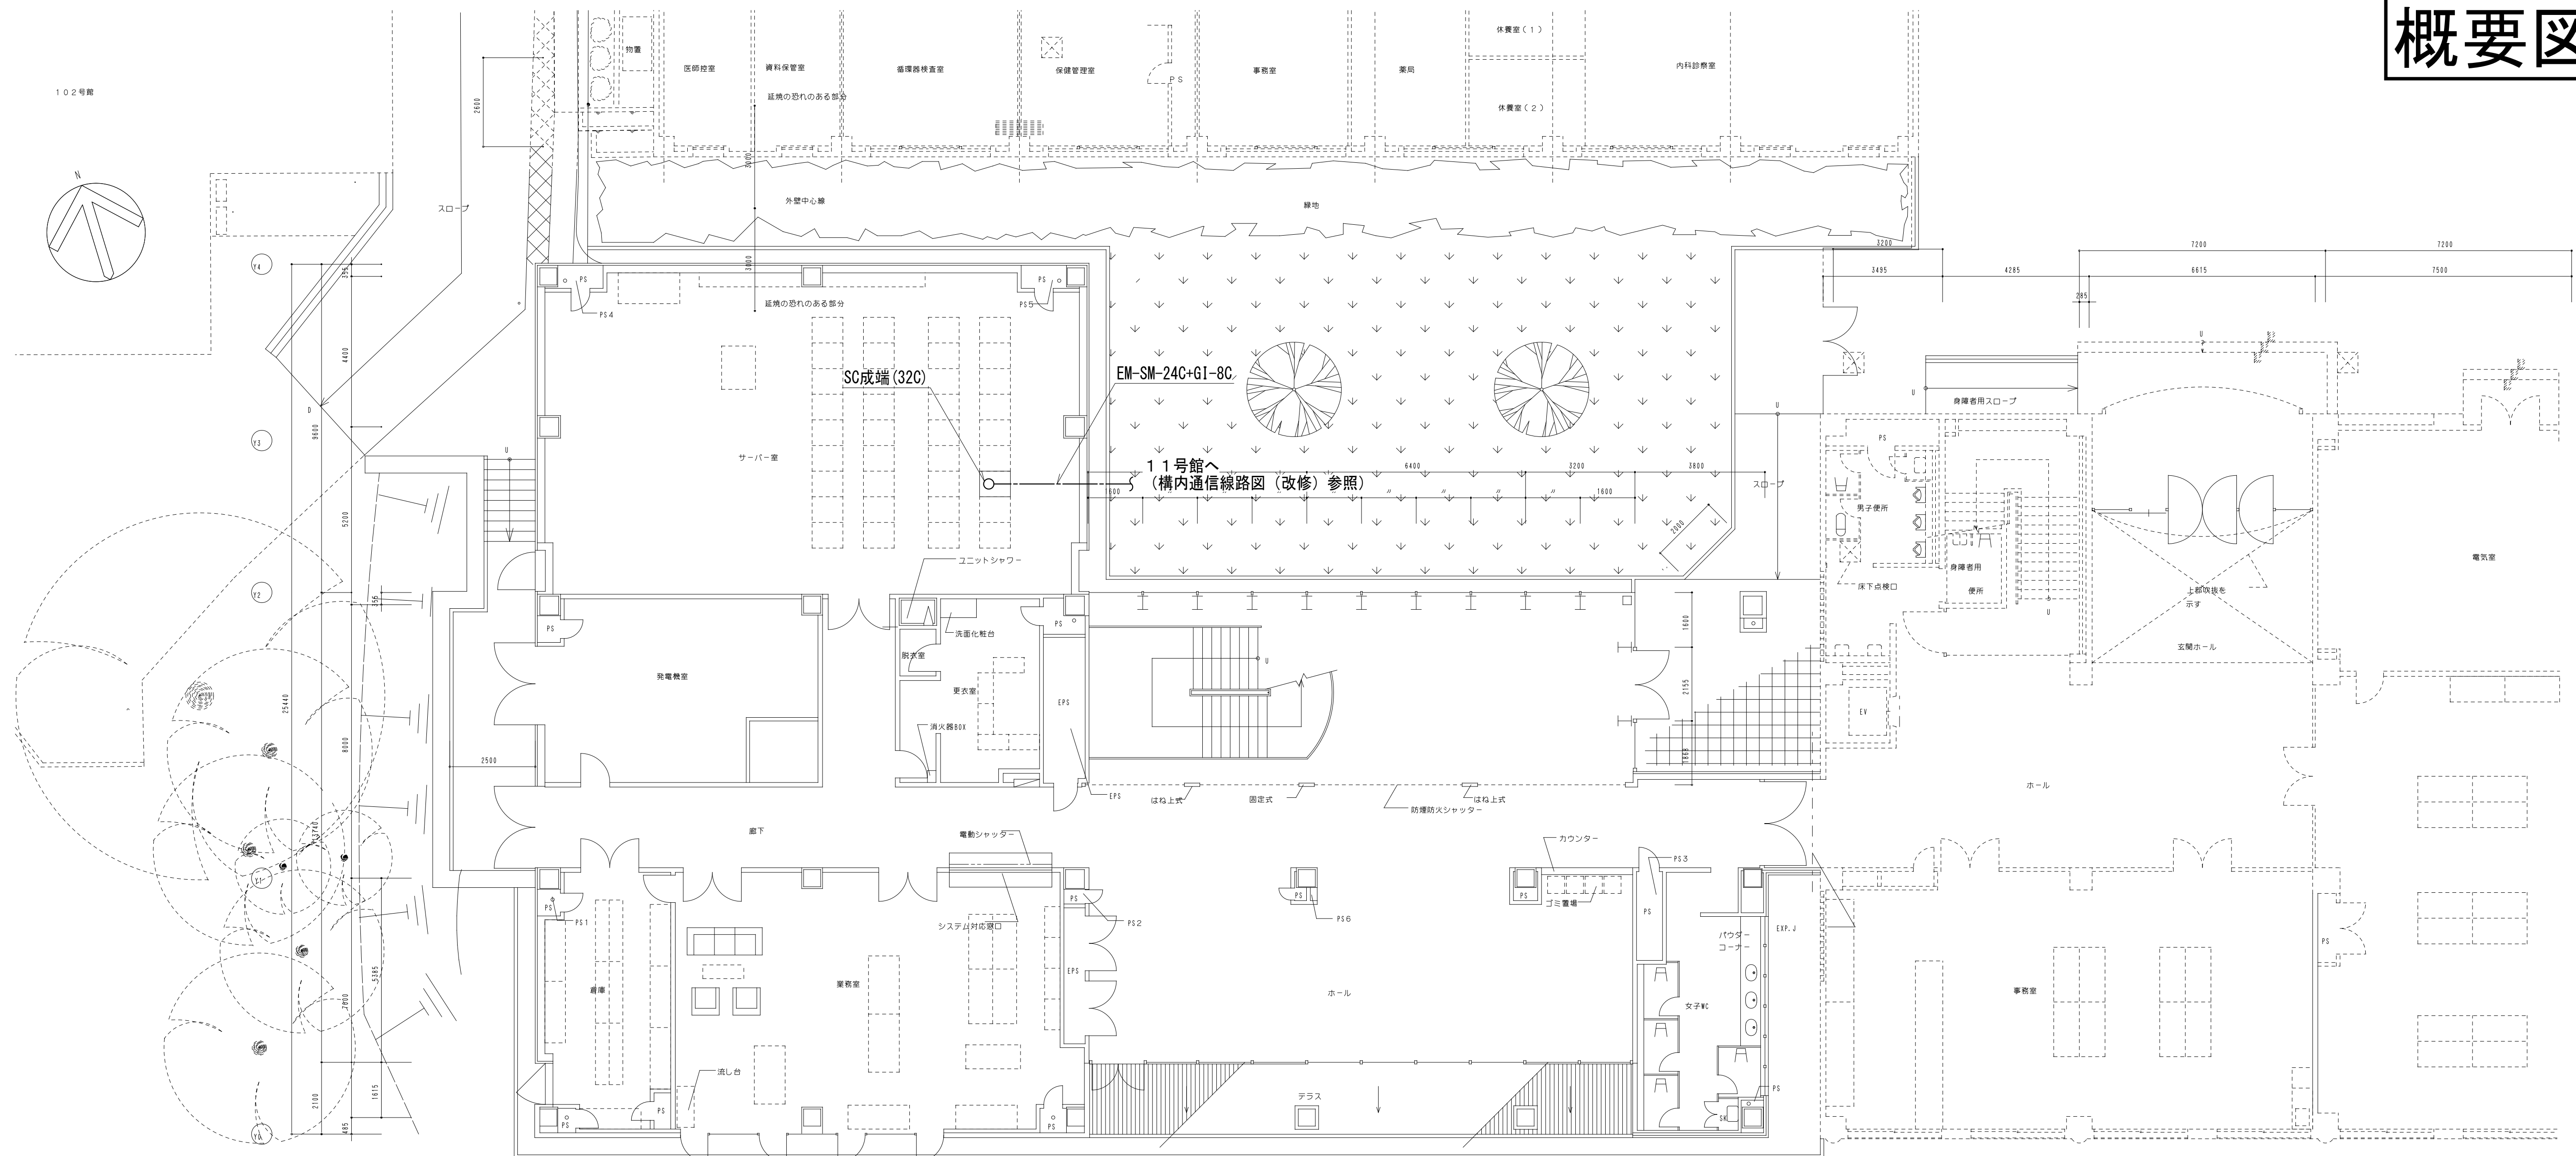[illegible]

 注 記
1. 図中太線の器具・配線配管を新設とする。

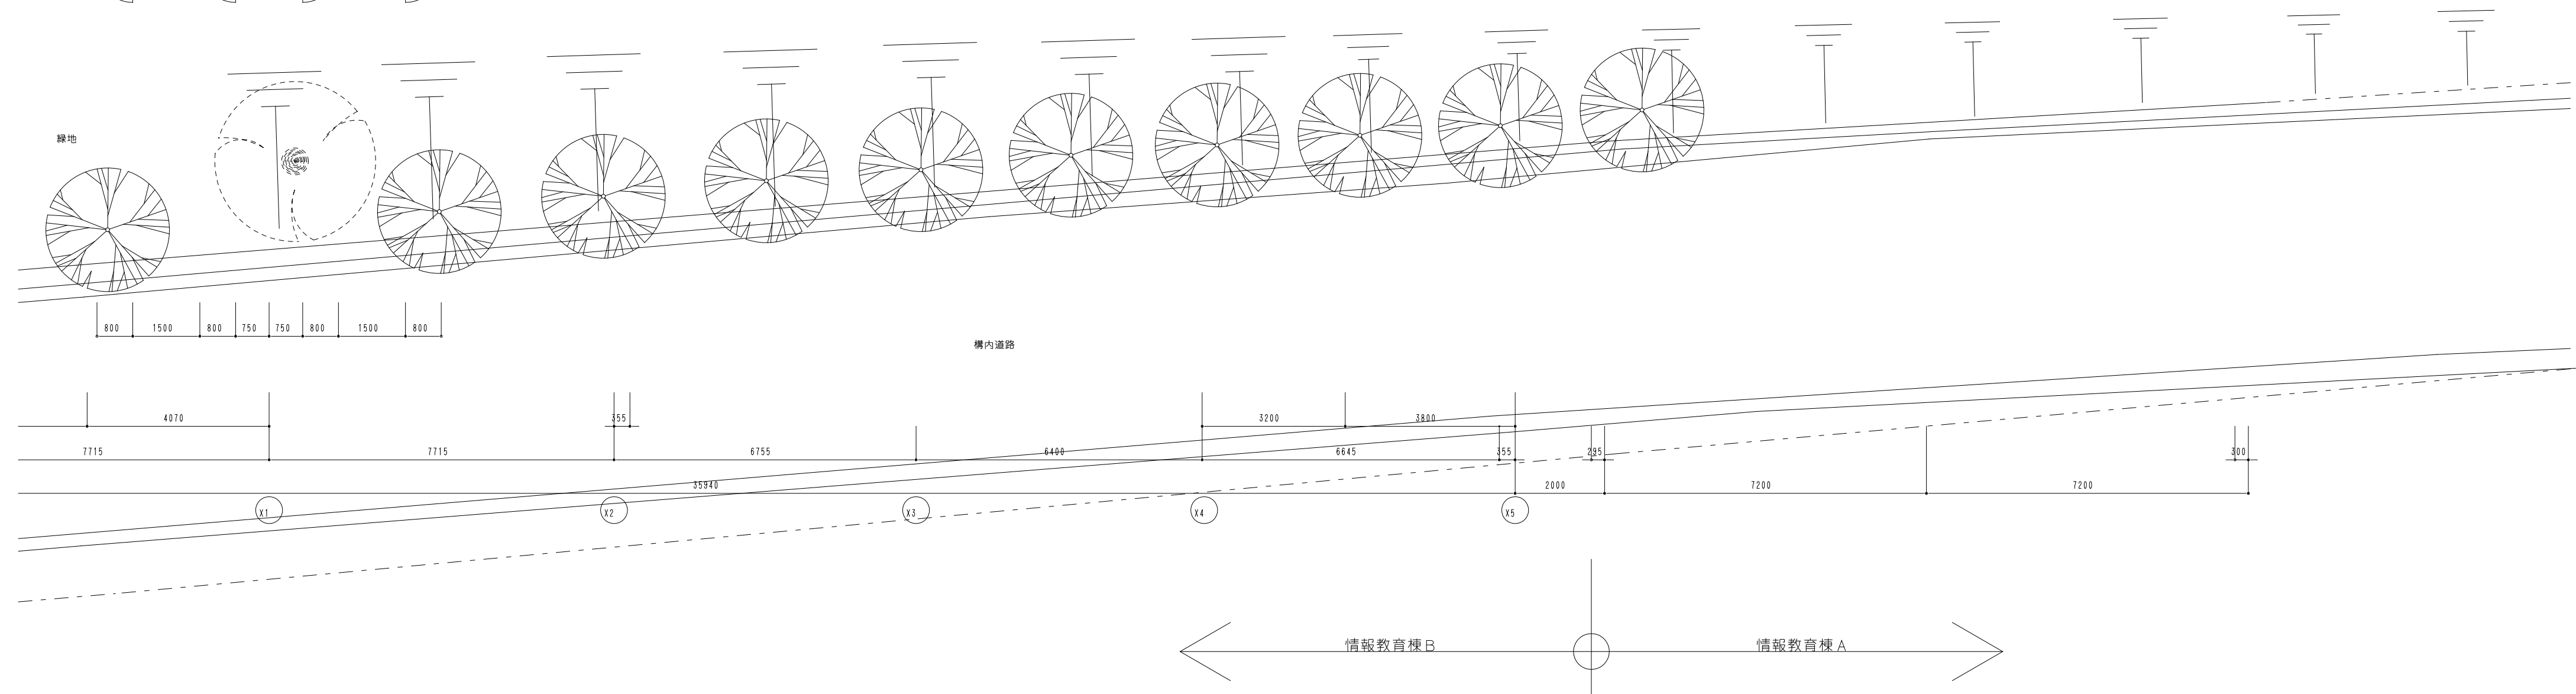

特記事項		株式会社 ショウテック一級建築士事務所 〒192-0011 東京都八王子市滝山町2-93-1 Phone 042-659-3831, Facsimile 042-659-0340 一級建築士事務所 東京都知事登録 第65887号	業務名称 東京大学（駒場Ⅰ）11号館改修（設備）設計業務（実施設計）	工事名称 東京大学（駒場Ⅰ）11号館改修電気設備工事	施設部長計画課						
訂正			一級建築士建設大臣登録 第370993号 小形 尚己 印	図面名称 構内通信線路 情報教育棟B 1階平面図（改修）	作成年度 令和8年度	 東京大学 THE UNIVERSITY OF TOKYO	 西村	 関	 山本	 植木	 山形