
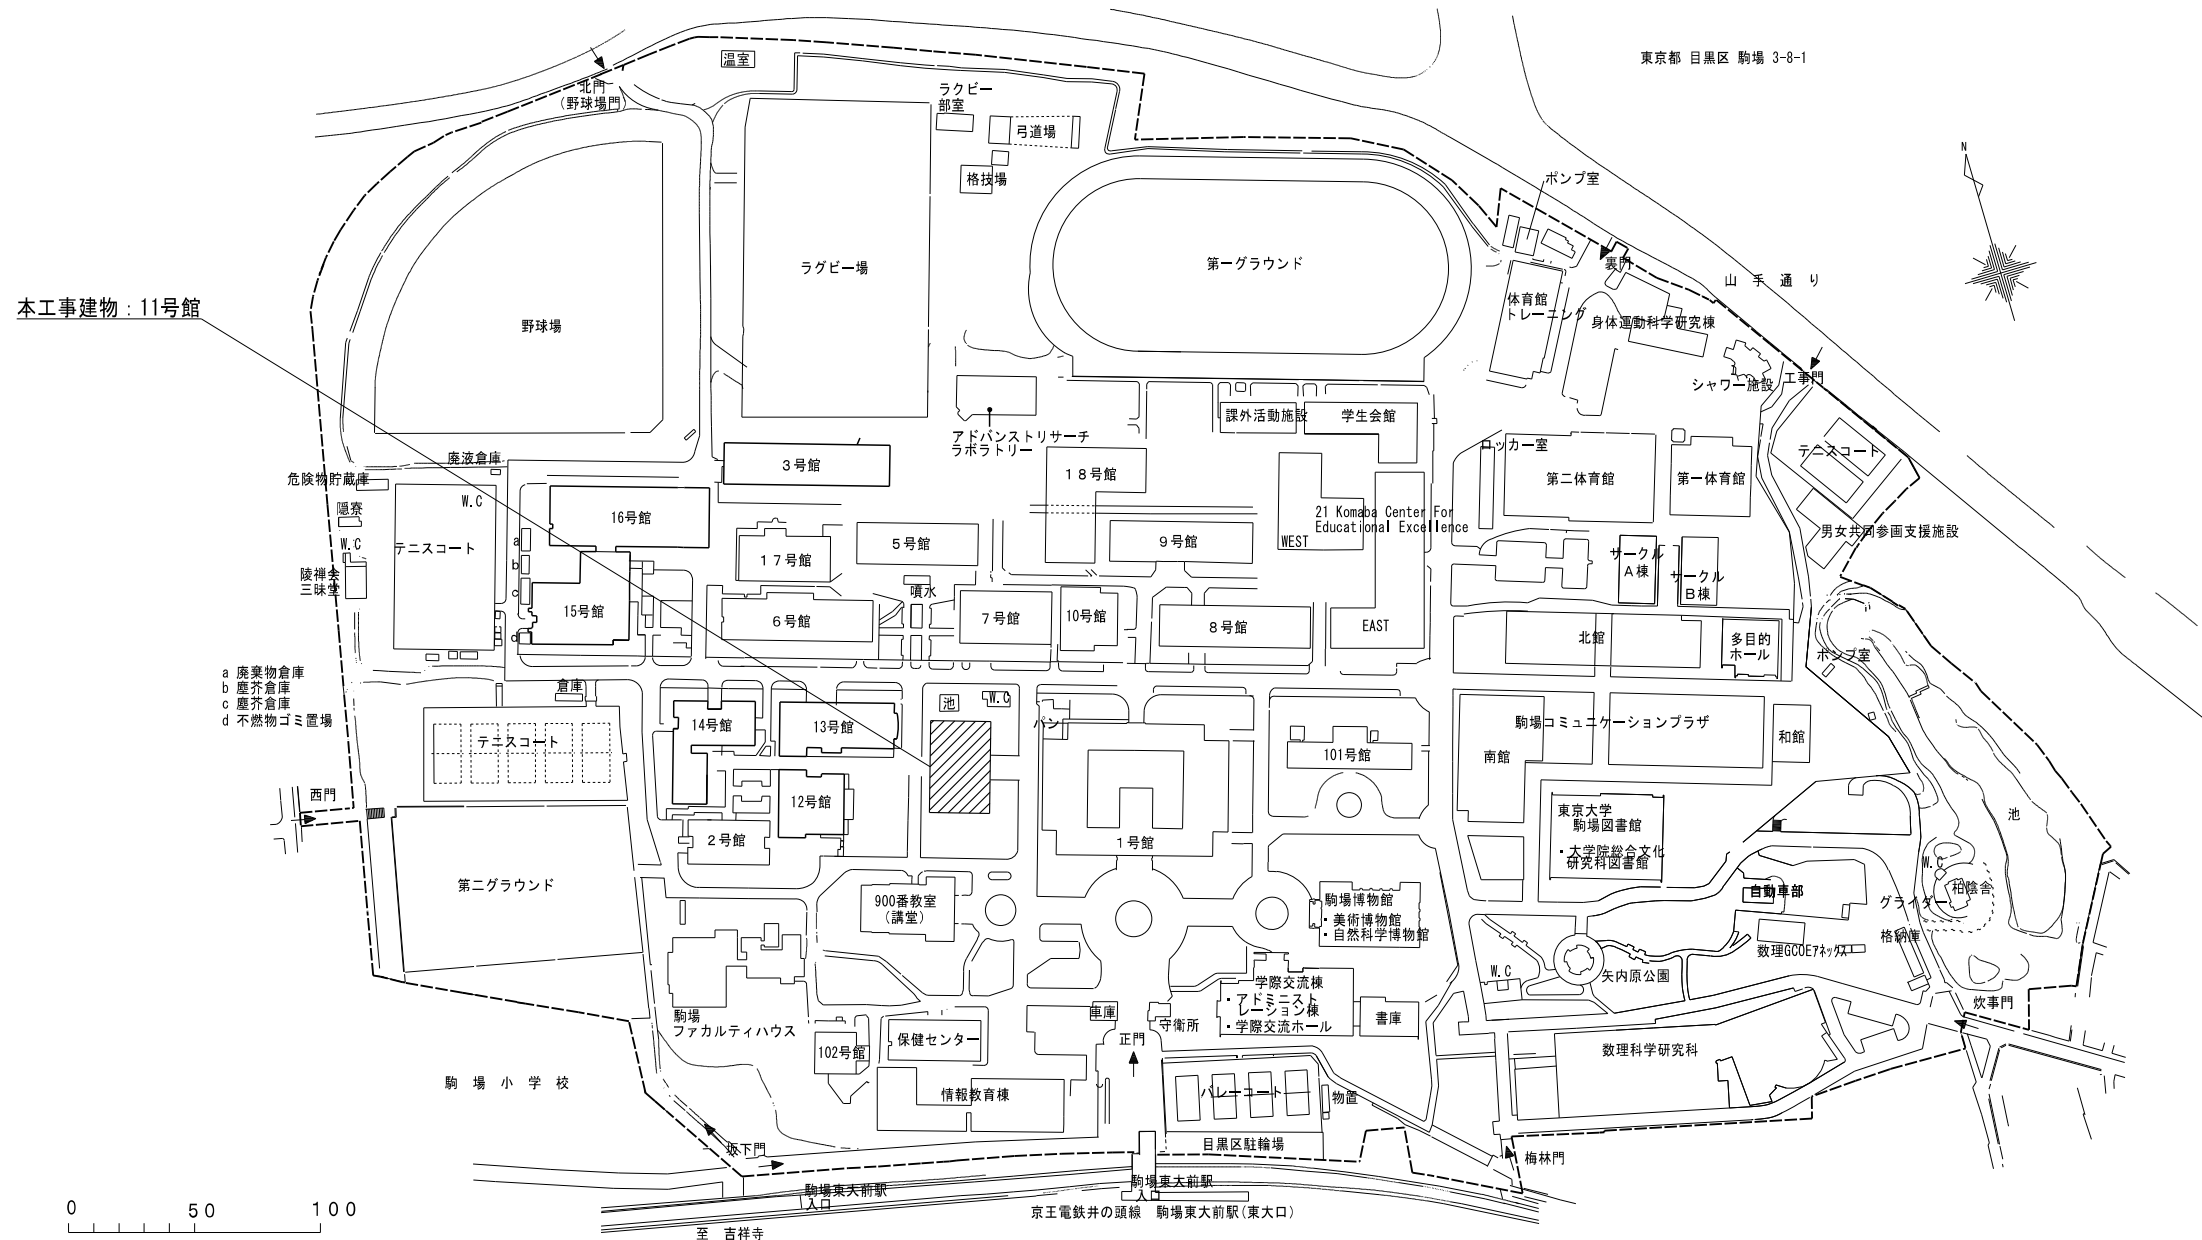



概要図

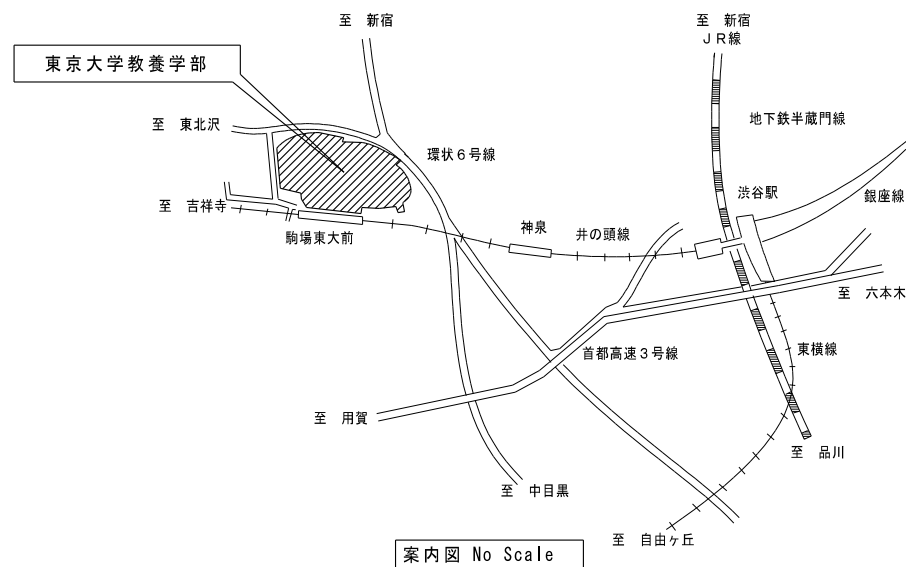

配置図 S=1/1500


特記事項		株式会社 ショウテック一級建築士事務所 〒192-0011 東京都八王子市滝山町2-93-1 Phone 042-659-3031・Facsimile 042-659-0340 一級建築士事務所 東京都知事登録 第65887号	業務名称 東京大学（駒場Ⅰ）11号館改修（設備）設計業務（実施設計）	工事名称 東京大学（駒場Ⅰ）11号館改修機械設備工事	施設部長 計画課 西村 関 山本 西原 山宮 水谷					
訂 正			一級建築士建設大臣登録 第370993号 小形 尚己 印	図面名称 案内図・配置図	作成年度 令和8年	縮 尺 NS、1/1500 A1 NS、1/3000 A3		図面番号 M-02		
.										
.										
.										
.										

概要図

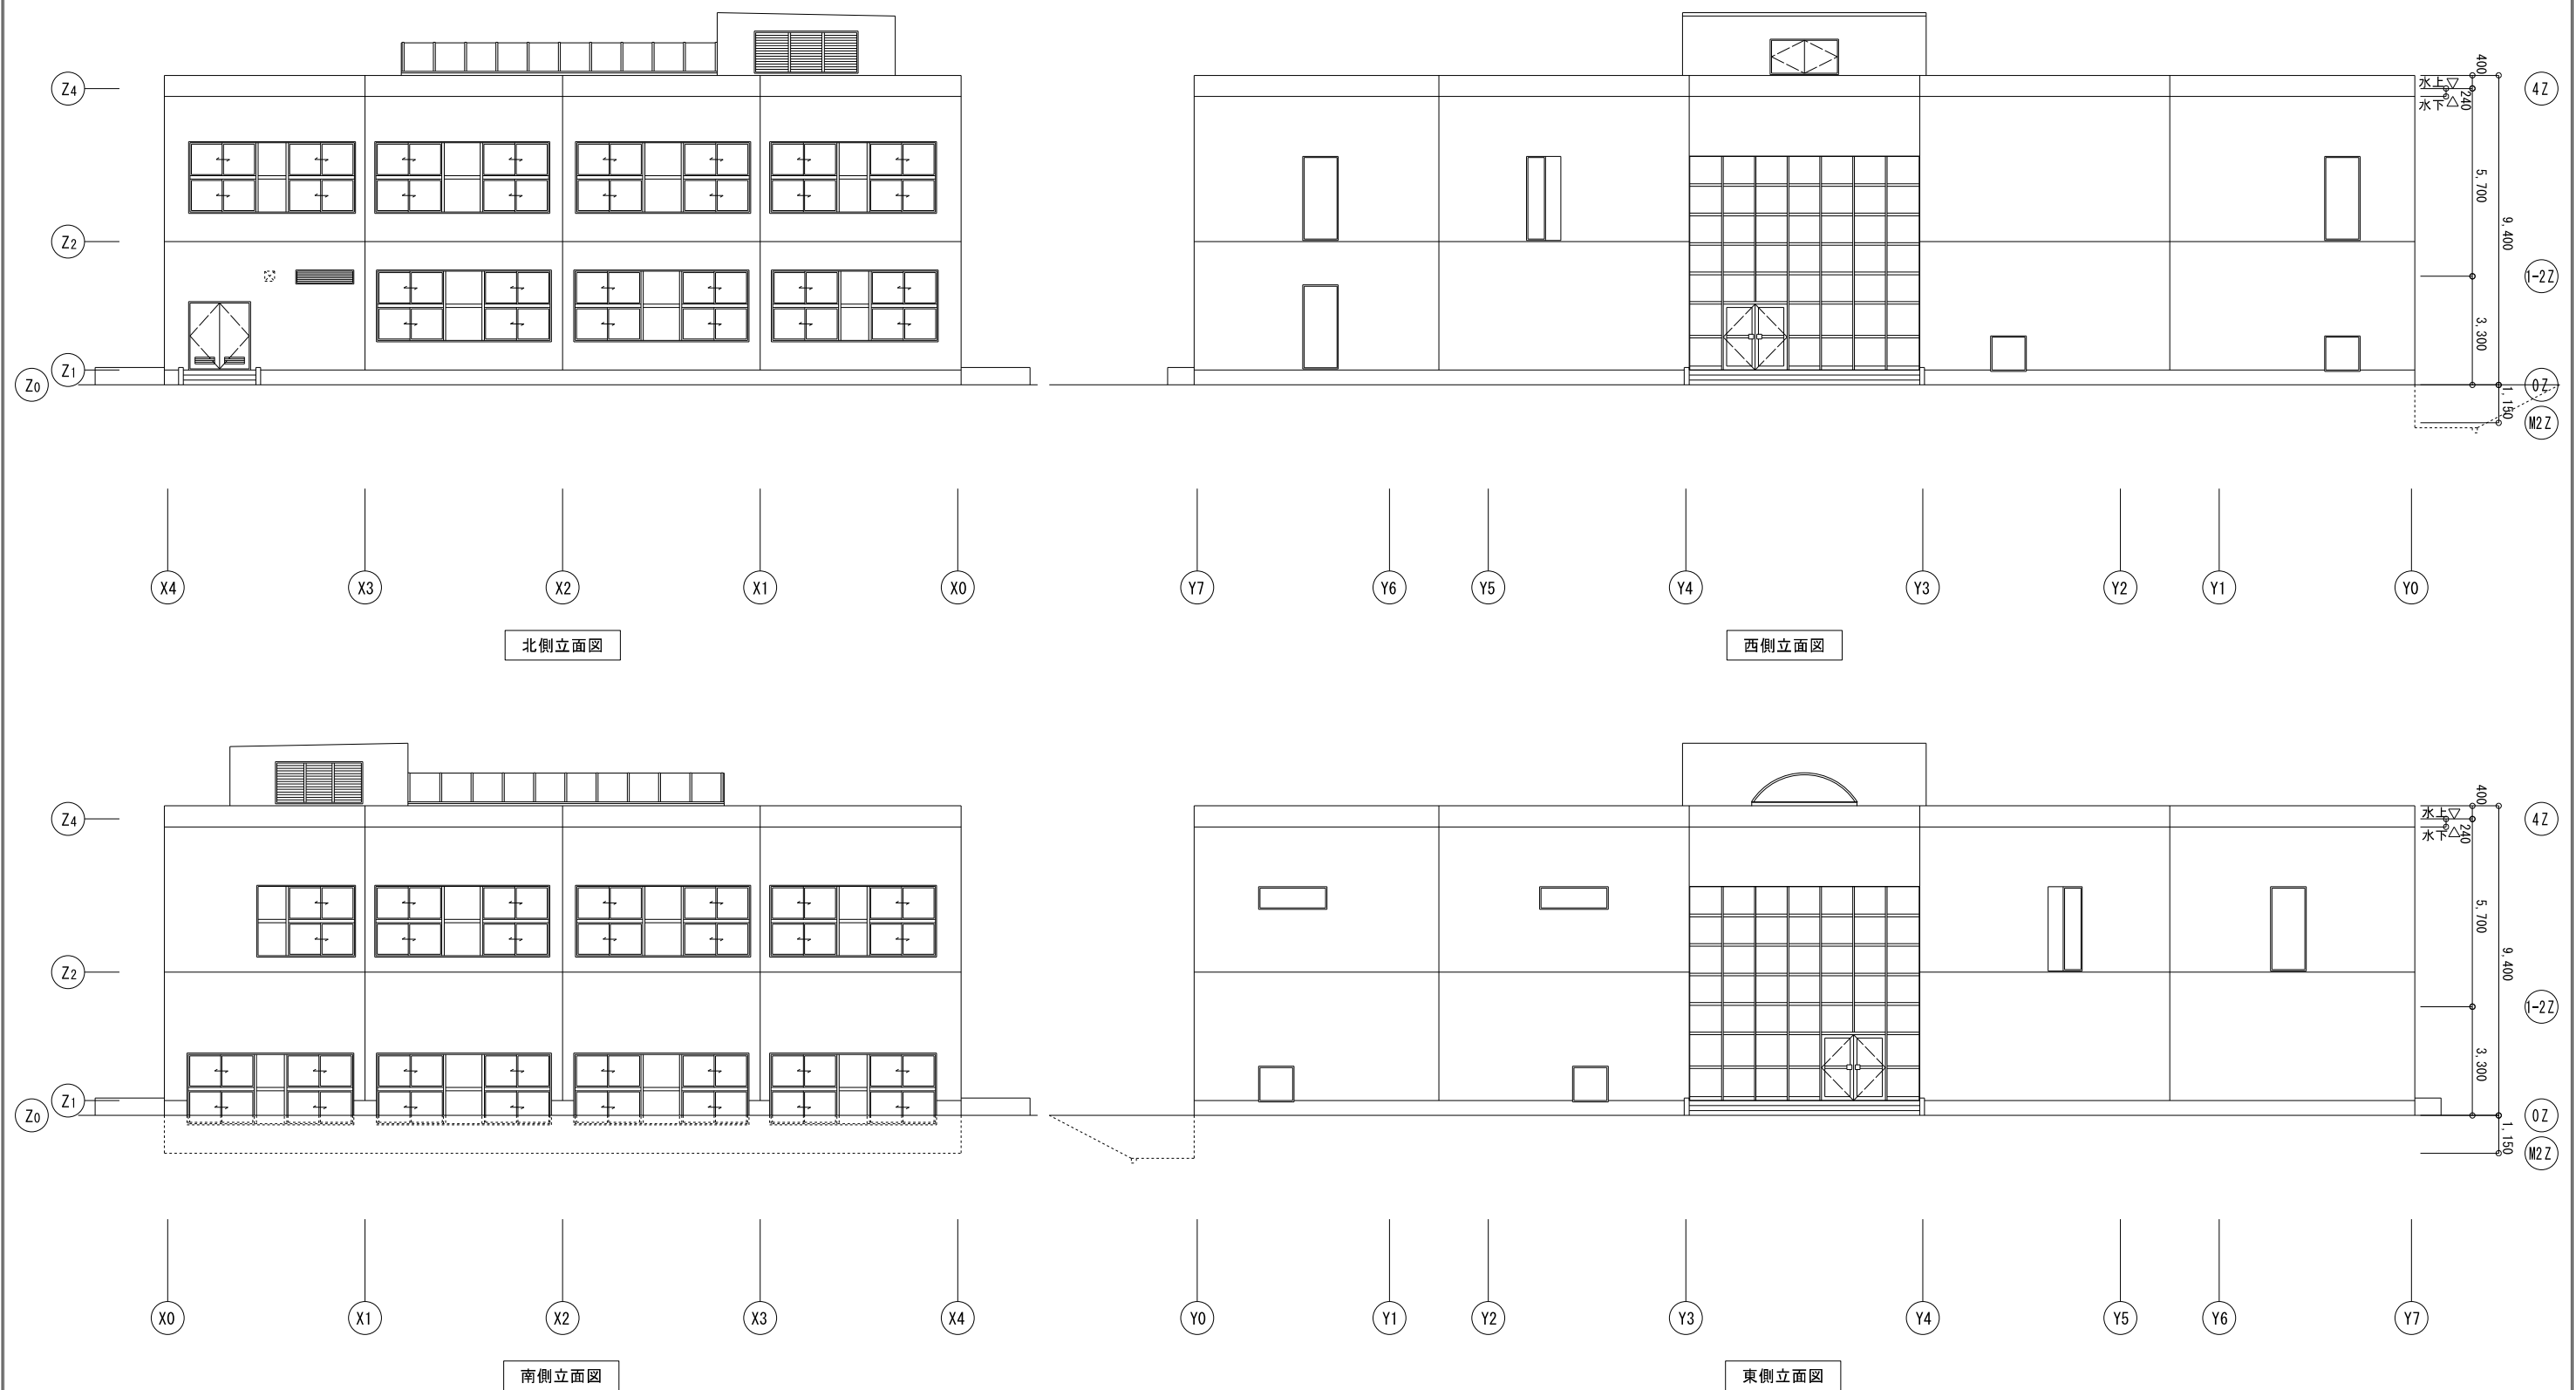


特記事項		株式会社 ショウテック一級建築士事務所 〒192-0011 東京都八王子市滝山町2-93-1 Phone 042-659-0331 Facsimile 042-659-0340 一級建築士事務所 東京都知事登録 第65887号	業務名称 東京大学（駒場Ⅰ）11号館改修（設備）設計業務（実施設計）		工事名称 東京大学（駒場Ⅰ）11号館改修機械設備工事		施設部長 計画課      					
訂正			図面名称		図面番号		作成年度		縮尺		図面番号	
.			一級建築士建設大臣登録 第370993号 小形 尚己 印		建築立面図（参考）		令和8年		1/100 1/200		A1 A3 M-03	
.												
.												
.												

概要図

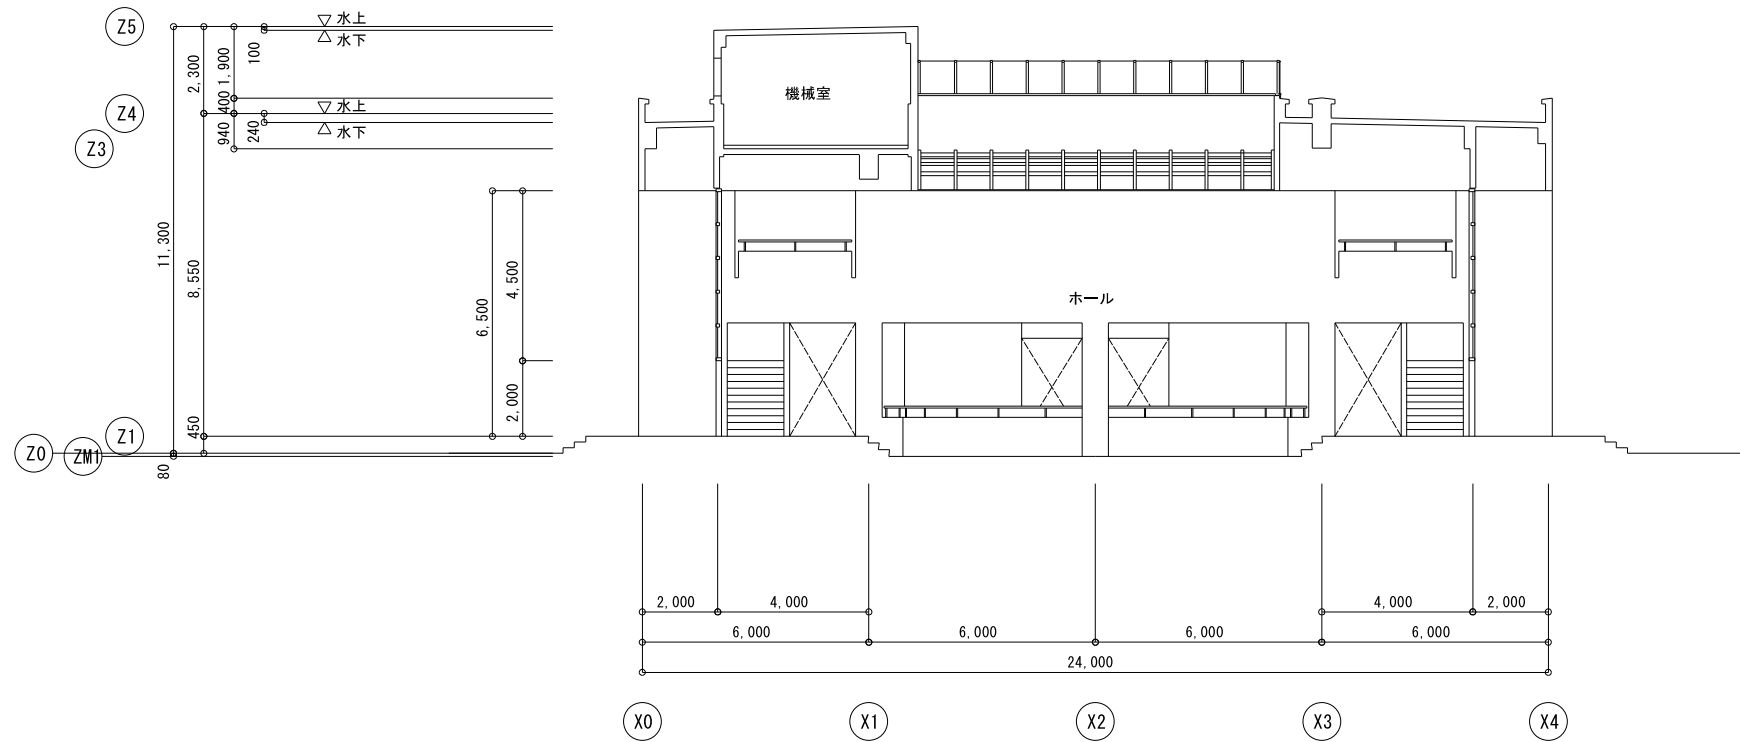

A-A 断面図

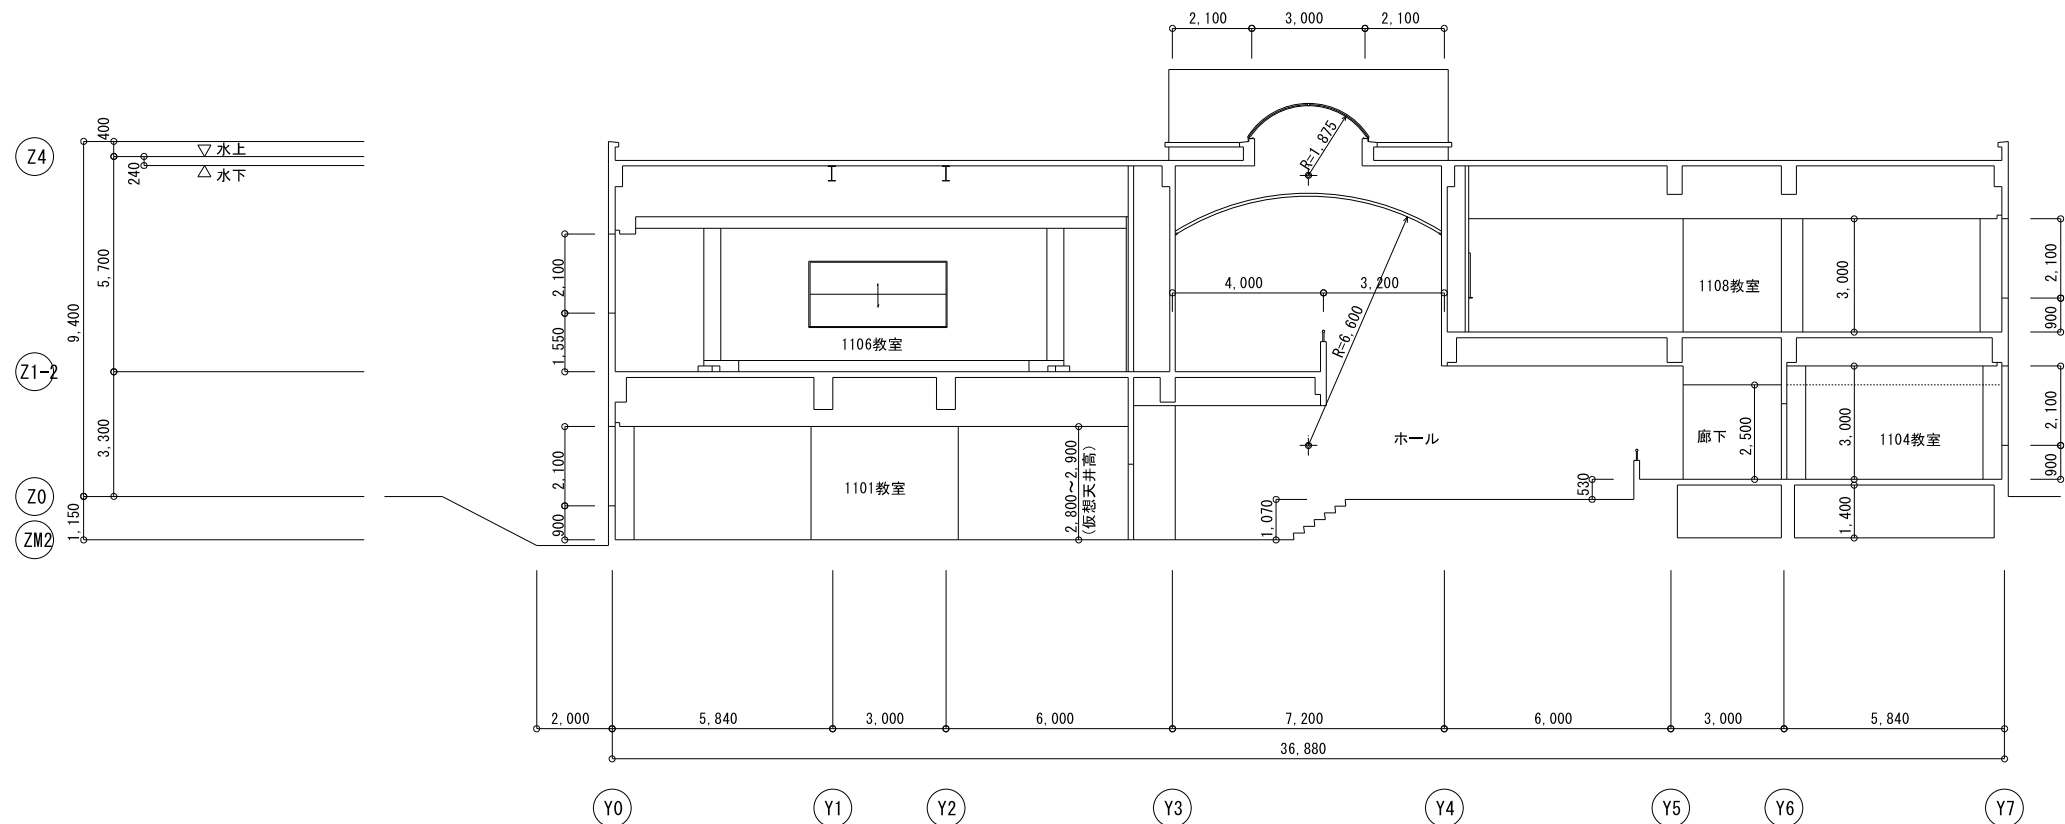

B-B 断面図

特記事項		株式会社 ショウテック一級建築士事務所 〒192-0011 東京都八王子市滝山町2-93-1 Phone 042-659-3031 , Facsimile 042-659-0340 一級建築士事務所東京都知事登録 第65887号	業務名称 東京大学（駒場Ⅰ）11号館改修（設備）設計業務（実施設計）	工事名称 東京大学（駒場Ⅰ）11号館改修機械設備工事	施設部長 計画課									
訂 正						西村	関	山本	西原	山宮	水谷			
・														
・														
・														
・														
・														
					作成年度 令和8年						縮 尺 1/100 1/200		図面番号 M-04	

概要図

■空調機(空冷式パッケージ型)

[illegible]

(機器特記事項) ●は今回工事対象を示す。

- 電源周波数は、50Hzとする。
- 記載の冷房能力及び暖房能力は、JIS B8616の条件下における能力とする。
- 冷媒は、オゾン層破壊係数が0のものとする。
- 室外機には、防雪屋根および防雪パネルを付属とする。
- 冷媒配管は、本工事とし、機器本体には含まない。
- 室内機と屋外機の渡り制御配管配線は本工事とし、室内機への電源供給及びアース設備は別途電気工事とする。
- エアコン用の鍵付リモコンボックスは既存撤去再取付とする。

- 室内機のリモコンローラは、機器付属品とし、制御用配管、配線は本工事とする。
- 室外機にはリモコンは、各空調機温度設定、遠隔発停、スケジュール運転機能をする仕様とする。
- 室内機には機器番号、設置場所の記載をする。
- 消費電力を参考値とするが、変更なる場合は監督職員に報告すること。
- 機器の選定にあたっては、グリーン購入法適合品とする。但し、常時監視システムについてはメーカー側と協議の上、見積対応のこと。

■換氣機器(更新)

機器番号	形式	系統	仕様	電源 (50Hz)				概安図		
				相 Φ	電圧 V	消費電力 kW	起動 ー			
HEU-1-1	全熱交換器	1102	型式 : 天井埋込型 能力 : 300Φ × 1125m3/h × 100Pa 付属品 : 防振吊金物、24H換気スイッチ、 鍵付きリモコンボックス、標準付属品一式	1	200	525W	L-S	1102	2	
HEU-1-2	全熱交換器	1101	型式 : 天井埋込型 能力 : 300Φ × 1125m3/h × 100Pa 付属品 : 防振吊金物、24H換気スイッチ、 鍵付きリモコンボックス、標準付属品一式	1	200	525W	L-S	1101	2	
HEU-1-3	全熱交換器	1103	型式 : 天井埋込型 能力 : 200Φ × 500m3/h × 100Pa 付属品 : 防振吊金物、24H換気スイッチ、 鍵付きリモコンボックス、標準付属品一式	1	200	248W	L-S	1103	1	
HEU-1-4	全熱交換器	1104	型式 : 天井埋込型 能力 : 200Φ × 350m3/h × 100Pa 付属品 : 防振吊金物、24H換気スイッチ、 鍵付きリモコンボックス、標準付属品一式	1	200	182W	L-S	1104	1	
HEU-1-5	全熱交換器	1105	型式 : 天井埋込型 能力 : 250Φ × 750m3/h × 100Pa 付属品 : 防振吊金物、24H換気スイッチ、 鍵付きリモコンボックス、標準付属品一式	1	200	395W	L-S	1105	1	
EF-3	ストリートシロコファン	男子便所	型式 : ストリートシロコファン 能力 : 200Φ × 500m3/h × 100Pa 付属品 : 防振吊金物、標準付属品一式	1	100	62.5W	L-S	男子便所	1	ON/OFFスイッチ(電気工事)
EF-4	ストリートシロコファン	女子便所	型式 : ストリートシロコファン 能力 : 200Φ × 550m3/h × 100Pa 付属品 : 防振吊金物、標準付属品一式	1	100	62.5W	L-S	男子便所	1	ON/OFFスイッチ(電気工事)
EF-5	有圧換気扇	電気室	型式 : 有圧換気扇 能力 : 300Φ × 1,000m3/h × 50Pa 付属品 : 有圧換気扇用不燃枠、バックガード ウェザークハム、標準付属品一式	1	100	78W	L-S	電気室	1	温度スイッチ(電気工事)
EF-6	ストリートシロコファン	ホール上部	型式 : ストリートシロコファン 能力 : 300Φ × 1,300m3/h × 100Pa 付属品 : 防振吊金物、標準付属品一式	1	100	285W	L-S	機械室	1	温度スイッチ(電気工事) OF-1と連動(電気工事)
OF-1	ストリートシロコファン	ホール上部	型式 : ストリートシロコファン 能力 : 300Φ × 1,300m3/h × 100Pa 付属品 : 防振吊金物、標準付属品一式	1	100	285W	L-S	ホール	1	温度スイッチ(電気工事) EF-6と連動(電気工事)
HEU-2-1	全熱交換器	1106	型式 : 天井埋込型 能力 : 300Φ × 950m3/h × 100Pa 付属品 : 防振吊金物、24H換気スイッチ、 鍵付きリモコンボックス、標準付属品一式	1	200	525W	L-S	1106	3	
HEU-2-2	全熱交換器	1107	型式 : 天井埋込型 能力 : 200Φ × 400m3/h × 100Pa 付属品 : 防振吊金物、24H換気スイッチ、 鍵付きリモコンボックス、標準付属品一式	1	200	182W	L-S	1107	1	
HEU-2-3	全熱交換器	1108	型式 : 天井埋込型 能力 : 250Φ × 850m3/h × 100Pa 付属品 : 防振吊金物、24H換気スイッチ、 鍵付きリモコンボックス、標準付属品一式	1	200	410W	L-S	1108	3	
HEU-2-4	全熱交換器	1109	型式 : 天井埋込型 能力 : 200Φ × 450m3/h × 100Pa 付属品 : 防振吊金物、24H換気スイッチ、 鍵付きリモコンボックス、標準付属品一式	1	200	248W	L-S	1109	1	


(機器特記事項) ●は今回工事対象を示す。

- 電源周波数は、50Hzとする。
- 公共建築仕様とする。
- 機器類の能力、要領等は表示された数値以上とする。
- 電動機出力、圧力損失等は、原則として表示された数値以下とする。
- 起動方式は特記なき限り、7.5kW以下：直入起動、11kW以上：スターデルタ起動とする。
- 電動機の保護方式は、室内は防滴防塵型で屋外は全閉防塵型とする。

- 防振方法：ストリートシロコファン、全熱交換ユニット、天井扇はゴム防振とする。
- 換気電動機出力の試験方法はJIS B 8330による。
- 全熱交換ユニットの全熱交換効率はJIS B 8628に基づく。全熱交換ユニットは全熱交換効率60%以上とする。
- 全熱交換ユニットは、自動換気切替機能付きとする。

特記事項		株式会社　ショウテック一級建築士事務所 〒192-0011 東京都八王子市滝山町2-93-1 Phone 042-659-3031 , Facsimile 042-659-0340 一級建築士事務所東京都知事登録 第65887号	業務名称 東京大学（駒場Ⅰ）11号館改修（設備）設計業務（実施設計）		工事名称 東京大学（駒場Ⅰ）11号館改修機械設備工事		施設部長 計画課 西村 関 山本 西原 山崎 水谷					
訂　正			図面名称 空調換気設備　機器リスト		作成年度 令和8年		縮　尺 NS A3		図面番号 M-06			
.												
.												
.												
.												


概要図

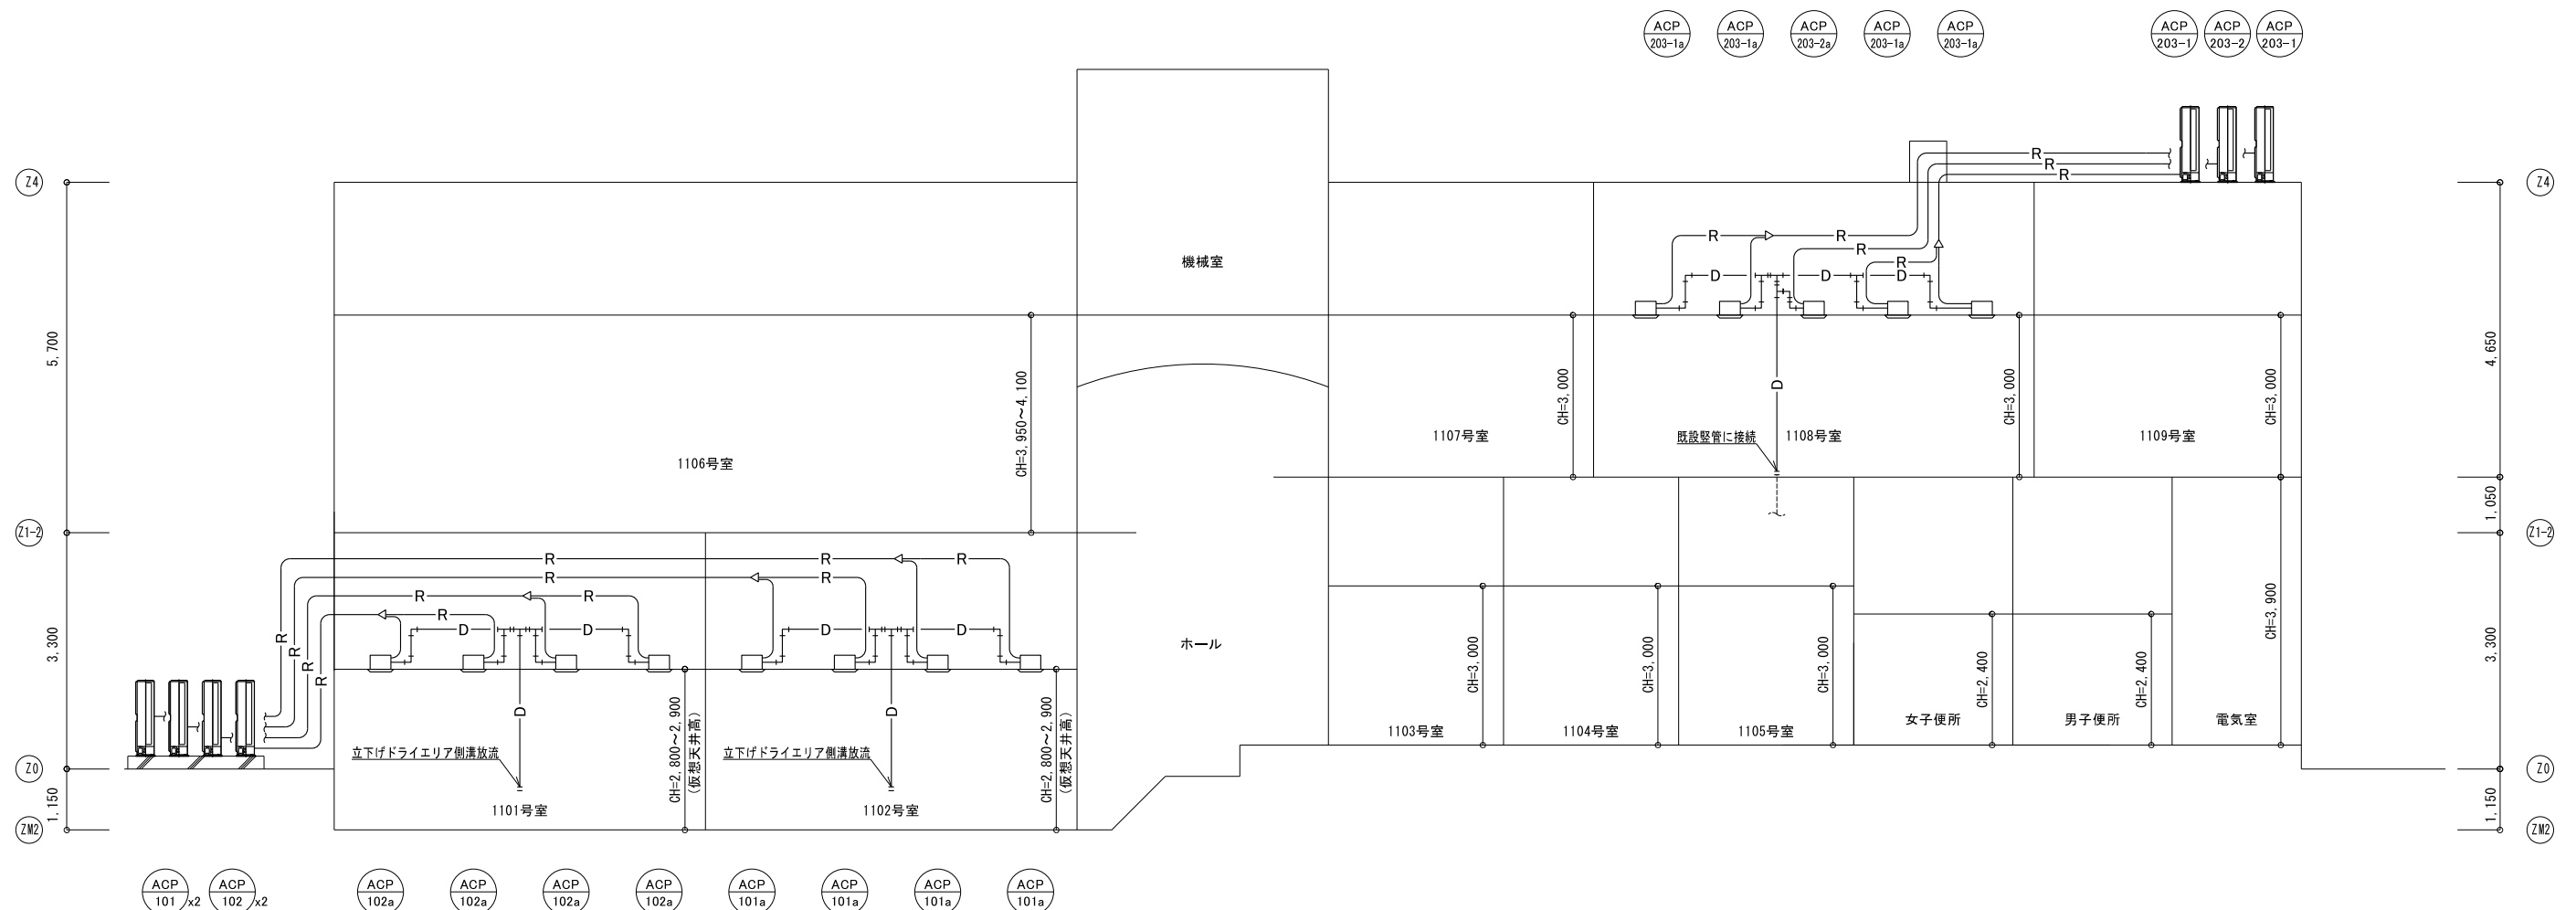

系統図 Non Scale

特記事項		株式会社 ショウテック一級建築士事務所 〒192-0011 東京都八王子市滝山町2-93-1 Phone 042-659-3031、Facsimile 042-659-0340 一級建築士事務所東京都知事登録 第65887号	業務名称	工事名称	施設部長計画課					
訂正			東京大学（駒場Ⅰ）11号館改修（設備）設計業務（実施設計）	東京大学（駒場Ⅰ）11号館改修機械設備工事	   					
.			一級建築士建設大臣登録 第370993号 小形 尚己 印	図面名称	作成年度	縮尺		図面番号		
.				空調設備 配管系統図	令和8年	NS	A1 A3	M-07		
.										
.										

概要図

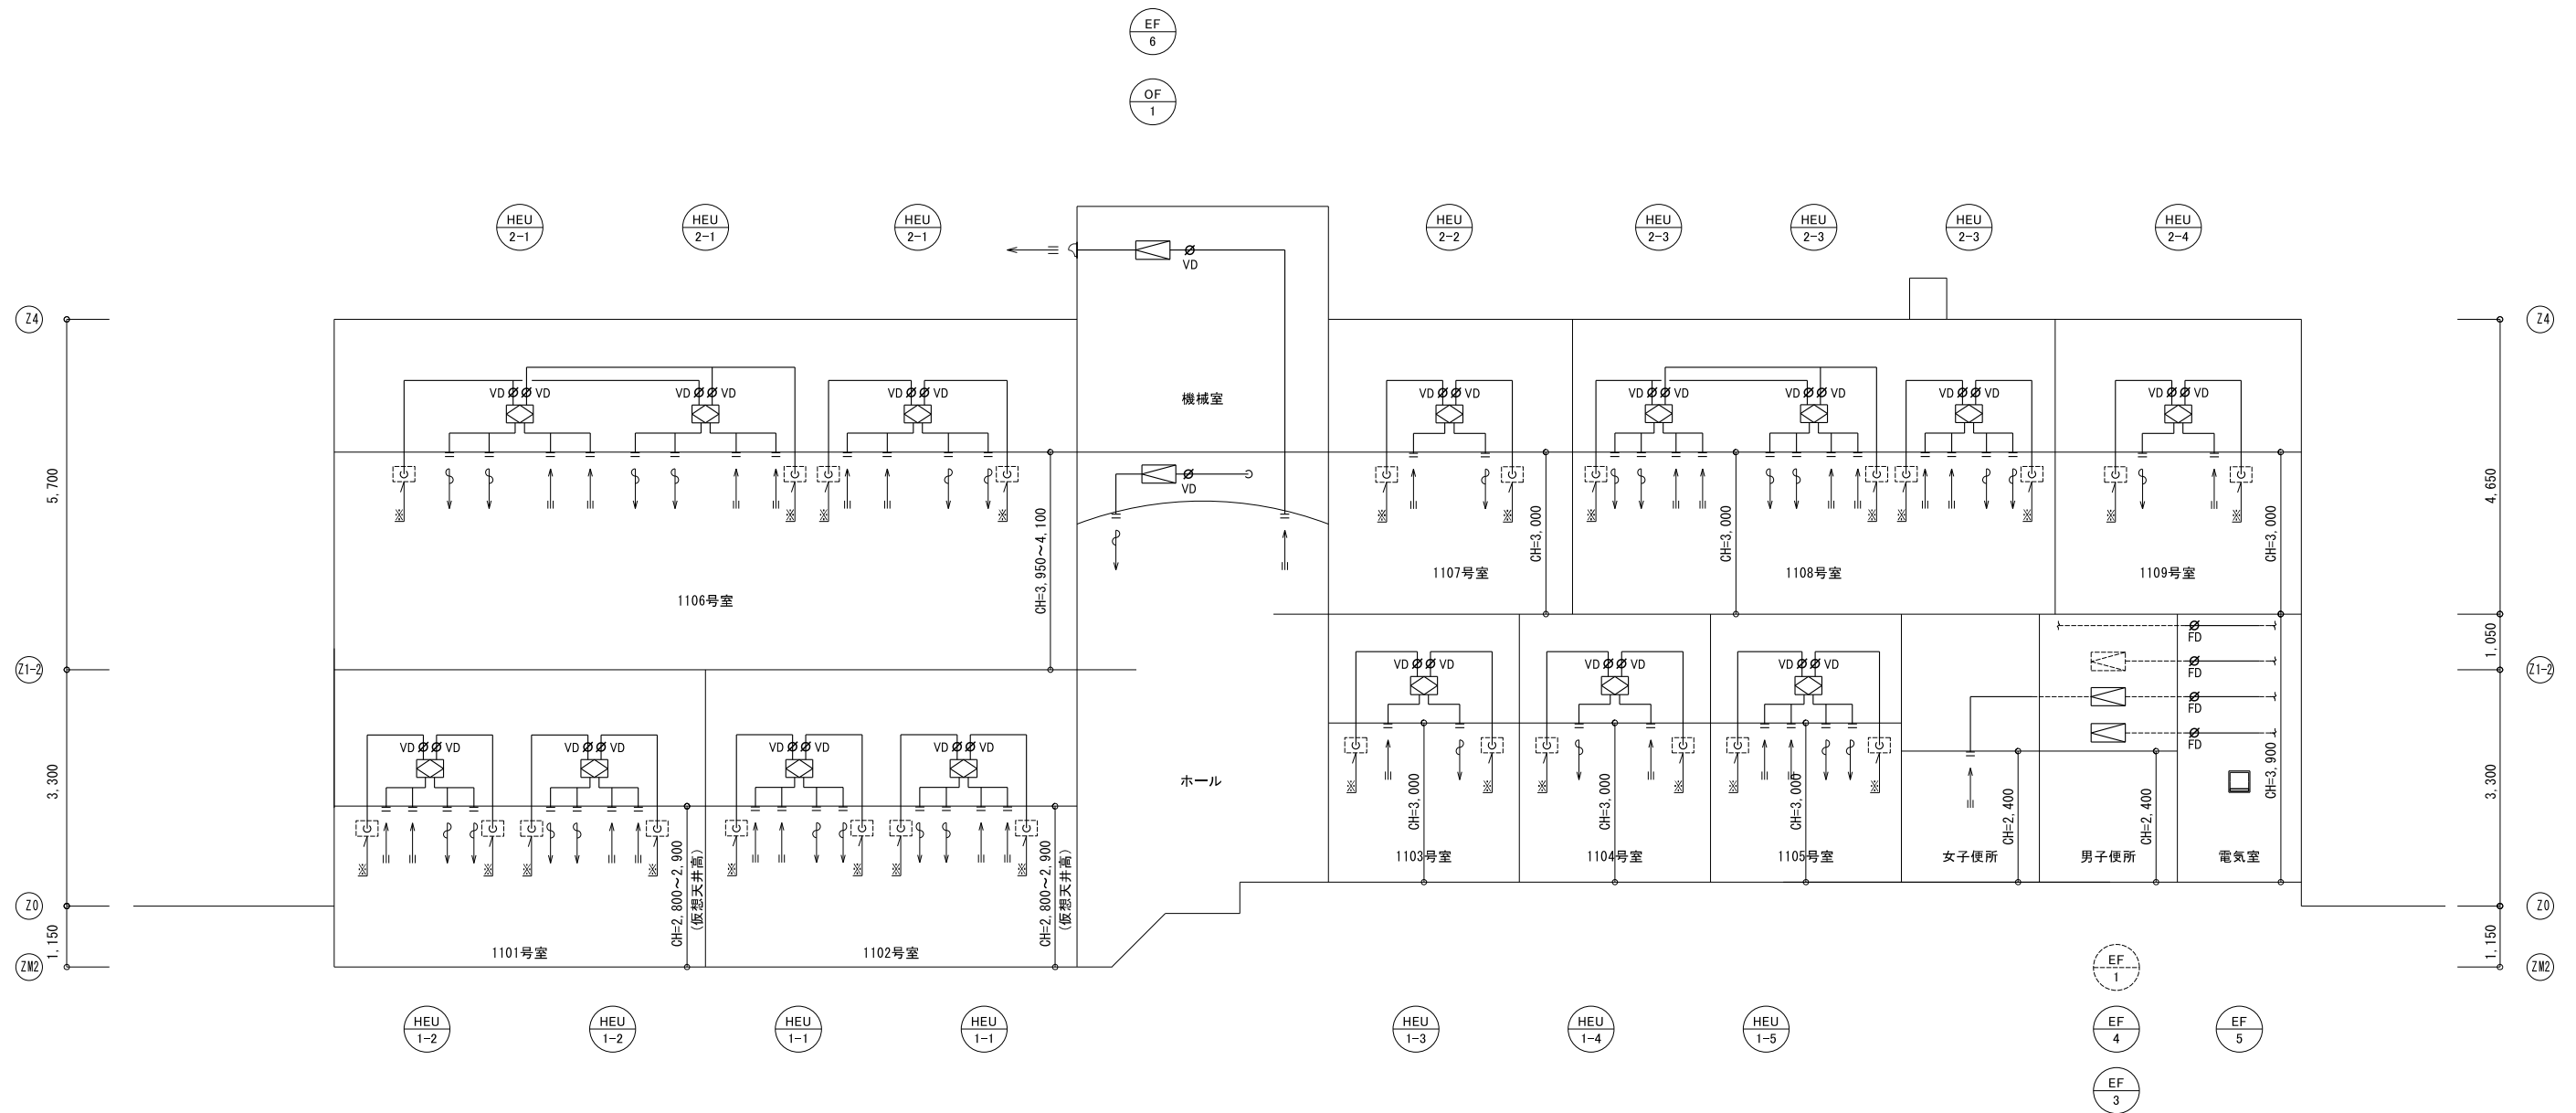

系統図 Non Scale

※：チャンパーBOXに接続（チャンパーBOXは建築工事）

特記事項		株式会社 ショウテック一級建築士事務所 東京大学（駒場Ⅰ）11号館改修（設備）設計業務（実施設計） 〒192-0011 東京都八王子市滝山町2-93-1 Phone 042-659-3031、Facsimile 042-659-0340 一級建築士事務所東京都知事登録 第65887号	業務名称		工事名称		施設部長計画課					
訂	正		東京大学（駒場Ⅰ）11号館改修機械設備工事		東京大学（駒場Ⅰ）11号館改修機械設備工事		 西村 関 山本 西原 山宮 水谷					
.	.		一級建築士建設大臣登録 第370993号 小形 尚己 印		図面名称 空調換気設備 ダクト系統図		作成年度 令和8年		縮尺 NS A1 NS A3		図面番号 M-11	
.	.											
.	.											
.	.											

概要図

■衛生機器表

記号	名称	配置場所	機器仕様	台数
P-1	排水ポンプ	ドライエア	口径:40φ 水量:80ℓ/min 揚程:6m 電動機(1φ100V 0.25kW)	2

■衛生器具表

名称	仕様	附属品	参考品番(TOTO)	参考品番(LIXIL)	1階	合計
					女子トイレ	
大便器	大便器洗浄弁：自己発電式	大便器スパッド、大便器床フランジ SUS製二連紙巻器(横型棚付き・ワンハンドカット) 標準付属品一式	CES9F11	YBC-K21S	4	4
(FV式)	給水方式：壁		YH702	DV-K213L-RBC-R1		
	排水方式：床					
	温水洗浄便座：貯湯式、擬音装置、リモコン					
化粧用2連洗面器	型式：カウンター式(ピュアホワイテ)	1面鏡(開口1,200mm) 固定用ブラケット、配管カバー 標準付属品一式	MLHCL1150CPA13Y	DM-601ND7W__1550	1	1
	給水方式：壁		REAH03B1RS28SK、RHE436-50	EHMN-CA3ECSC1-300C、LF-3VK		
	排水方式：床		T6PCM3R、TL345C	LF-DC7GBS、MBF-620A		
	自動水栓：AC電源		M9P50A、MMA1A1545A1050W	BB-DM-60/W、MDCX-1201X		

■樹リスト

番号	樹種別	区分	樹間長 [m]	記号	樹径	配管口径	管底深[mm] (GL±0基準)		計画 地盤高[m]	蓋	備考
①	汚水樹	SC	8.3	S C - 4	900φ	200A	1,250	(1,370)	+0.000	MHA	
②	汚水樹	SC	13.5	S C - 4	900φ	200A	1,400	(1,530)	+0.000	MHA	
③	汚水樹	SC	12.7	S C - 4	900φ	200A	1,600	(1,680)	+0.000	MHA	

特記事項		株式会社 ショウテック一級建築士事務所 〒192-0011 東京都八王子市滝山町2-93-1 Phone 042-659-3031、Facsimile 042-659-0340 一級建築士事務所東京都知事登録 第65887号	業務名称 東京大学（駒場Ⅰ）11号館改修（設備）設計業務（実施設計）	工事名称 東京大学（駒場Ⅰ）11号館改修機械設備工事	施設部長 計画課  西村 関 山本 西原 山宮 水谷				
訂 正			一級建築士建設大臣登録 第370993号 小形 尚己 印	図面名称 給排水衛生設備 機器・器具・樹リスト	作成年度 令和8年	縮 尺 NS NS A1 A3		図面番号 M-17	
.									
.									
.									
.									
.									

撤去機器表

記号	機器名称	配置場所		台数	仕様	電源 (50Hz)			備考
		階	室名			相 φ	電圧 V	消費電力 kW	
GHPT 11-1	ガスヒートポンプチラーシステム (室外ユニット)	地上	屋外	2	型式 : チラー-室外機	3	200	1.69	
					冷房能力 : 49.7kW				
					外形寸法 : 1680Wx950Dx2103H				
					圧縮機 : クランクケースヒーター	3	200	0.025	
					冷却水ポンプ :	3	200	0.3	
					送風機 : 300m³N/min	3	200	0.4	
					冷媒管接続 : ガス管 38.1φ 、 液管 19.05φ				
					ガス消費量 : 最大 59.1kW				
GHPT 11-2	ガスヒートポンプチラーシステム (水熱交換器ユニット)	屋上	屋外	2	型式 : チラー-室外機	1	200	0.009	
					冷房能力 : 97.3kW				
					外形寸法 : 550Wx950Dx2000H				
					コイル入口温度 : 15° C	3	200	0.025	
					コイル出口温度 : 10° C	3	200	0.3	
					冷温水流量 : 123l/min	3	200	0.4	
					水圧損失 : 24.5KPa				
					機内保有水量 : 0.03m³				
GHPT 11-3	冷温水コイル	屋上	機械室	1	冷却能力 : 85,85kW				
					コイル入口温度 : 10° C				
					コイル出口温度 : 15° C				
					風量 : 15300m³/h (外気混合比 56.2% 9200m³/h)				
					空気側圧力損失 : 102Pa (10.4mmAq)				
					水側圧力損失 : 15.1KPa (1.54mAq) (3.78 l/バス当たりx4/バス)				
					水量 : 246l/min				
P 11-1	冷却水ポンプ	屋上	機械室	1	型式 : ステンレス製ラインポンプ	3	200	0.75	
					流量 : 246l/min				
					揚程 : 9m				
					回転速度 : 3000RPM				
					防振ゴム : 架台配置				
T 11-1	膨張タンク	塔屋	屋外	1	型式 : 内外ステンレス製タンク(保温付)				
					有効容量 : 40L				
AHU-1	エアハンドリングユニット	屋上	機械室	1	型式 : ユニット型空気調和機	3	200	7.5	
					暖房能力 : 142,000 kcal/h				
					風量 : 15,300 m3/h				
					温水量 : 118 L/min				
RF-1	還気ファン	屋上	機械室	1	型式 : 片吸込みシロッコファン	3	200	5.5	
					風量 : 15,300 m3/h				
					番手 : #4				
EF-2	排気ファン	屋上	機械室	1	型式 : 小形シロッコファン	-	-	0.4	
					風量 : 1,900 m3/h				
					番手 : 1 1/2				
EF-3	排気ファン	1階	男子便所	1	型式 : ストレートシロッコファン	-	-	-	
					風量 : 500 m3/h				
					番手 : 1 1/4				
EF-4	排気ファン	1階	男子便所	1	型式 : ストレートシロッコファン	-	-	-	
					風量 : 550 m3/h				
					番手 : 1 1/4				

撤去機器表

概要図

記号	機器名称	配置場所		台数	仕様				
		階	室名						
EF-5	有圧換気扇	1	電気室	1	型式：有圧換気扇 能力：250Φ × 800m3/h × 50Pa 附属品：有圧換気扇用不燃枠、ハッカード、ウェザーカバー、ON/OFFスイッチ	1	100	25W	
FCU-103	ファンコイルユニット	1階	1103	2	型式：床置形(露出形) 接続配管サイズ：20A × 20A コイル寸法：700 × 1,600 冷房能力：4,200 kcal/h 風量：3.5m3/min	-	-	-	
FCU-104	ファンコイルユニット	1階	1104	2	型式：床置形(露出形) 接続配管サイズ：20A × 20A コイル寸法：700 × 1,000 冷房能力：2,440 kcal/h 風量：2.1m3/min	-	-	-	
FCU-105	ファンコイルユニット	1階	1105	2	型式：床置形(露出形) 接続配管サイズ：20A × 20A コイル寸法：700 × 1,400 冷房能力：3,590 kcal/h 風量：3.0m3/min	-	-	-	
FCU-202	ファンコイルユニット	2階	1107	2	型式：床置形(露出形) 接続配管サイズ：20A × 20A コイル寸法：700 × 1,400 冷房能力：3,590 kcal/h 風量：3.0m3/min	-	-	-	
FCU-204	ファンコイルユニット	2階	1109	2	型式：床置形(露出形) 接続配管サイズ：20A × 20A コイル寸法：700 × 1,600 冷房能力：4,200 kcal/h 風量：3.5m3/min	-	-	-	
FF-1	ガスストーブ	2階	1109	1	型式：床置形(FF式) 暖房能力：9,000 kcal/h	-	-	-	
ACP-101	電気ヒートポンプ式パッケージエアコン	1階	室外機：屋外 1102	2	型式：店舗用パッケージエアコン(ツイン) 冷房能力：20.0kW、暖房能力：22.4kW 付属品：ワイヤードリモコン、コンクリートブロック、標準付属品	3	200	冷房：5.56 暖房：5.16	
ACP-102	電気ヒートポンプ式パッケージエアコン	1階	室外機：屋外 1101	2	型式：店舗用パッケージエアコン(ツイン) 冷房能力：20.0kW、暖房能力：22.4kW 付属品：ワイヤードリモコン、コンクリートブロック、標準付属品	3	200	冷房：5.56 暖房：5.16	
ACP-203-1	電気ヒートポンプ式パッケージエアコン	2階	室外機：屋上 1108	2	型式：店舗用パッケージエアコン(ツイン) 冷房能力：20.0kW、暖房能力：22.4kW 付属品：ワイヤードリモコン、コンクリートブロック、標準付属品	3	200	冷房：5.56 暖房：5.16	
ACP-203-2	電気ヒートポンプ式パッケージエアコン	2階	室外機：屋上 1108	1	型式：店舗用パッケージエアコン 冷房能力：10.0kW、暖房能力：11.2kW 付属品：ワイヤードリモコン、コンクリートブロック、標準付属品	3	200	冷房：2.10 暖房：2.22	

概要図

特記事項		株式会社 ショウテック一級建築士事務所 〒192-0011 東京都八王子市滝山町2-93-1 Phone 042-659-3031 , Facsimile 042-659-0340 一級建築士事務所東京都知事登録 第65887号	業務名称 東京大学（駒場Ⅰ）11号館改修（設備）設計業務（実施設計）		工事名称 東京大学（駒場Ⅰ）11号館改修機械設備工事		施設部長 計画課  (西村) (関) (山水) (西原) (山西) (水登)					
訂正					図面名称		作成年度		縮尺		図面番号	
.			一級建築士建設大臣登録 第370993号 小形尚己印		撤去 空調機器表 (1)		令和8年		NS A3		M-101	
.												
.												
.												

概要図

■衛生機器表

記号	名称	配置場所	機器仕様	台数
P-1	排水ポンプ	ドライエア	口径:40φ 水量:80ℓ/min 揚程:6m 電動機(1φ100V 0.25kW)	2

■衛生器具表

名称	仕様(参考)	附属品(参考)	参考品番(TOTO)	1階	合計
				女子トイレ	
大便器	大便器洗浄弁	大便器スパッド、大便器床フランジ SUS製二連紙巻器(ワンハンドカット) 標準付属品一式	ネオレストAHタイプ	2	2
(FV式)	給水方式 : 壁		ネオレストAH標準リモコン		
	排水方式 : 床		YES400DR(擬音装置)		
	温水洗浄便座 : 貯湯式、擬音装置、リモコン		YH63R(紙巻器)		

■樹リスト



樹リスト												
番号	樹種別		区分	樹間長 [m]	記号	樹径	配管口径	管底深[mm] (GL±0基準)		計画 地盤高 [m]	蓋	備考
①	汚	水 樹	SC	8.3	S C - 4	800φ	200A	1,250	(1,370)	+0.000	MHA	
②	汚	水 樹	SC	13.5	S C - 4	800φ	200A	1,400	(1,530)	+0.000	MHA	
③	汚	水 樹	SC	12.7	S C - 4	900φ	200A	1,600	(1,680)	+0.000	MHA	

■伐採・伐根樹木リスト

番号	種別	樹高 H	幹周 C	枝張 W	場所	特記事項
A1	針葉樹	5.0	0.2	1.0	外構周リ1105教室至近	
A2	針葉樹	5.0	0.2	1.0	外構周リ1105教室至近	
A3	針葉樹	5.0	0.2	1.0	外構周リ1105教室至近	
A4	針葉樹	5.0	0.2	1.0	外構周リ1105教室至近	
A5	針葉樹	5.0	0.2	1.0	外構周リ1105教室至近	

特記事項		株式会社 ショウテック一級建築士事務所 〒192-0011 東京都八王子市滝山町2-93-1 Phone 042-659-3031 , Facsimile 042-659-0340 一級建築士事務所東京都知事登録 第65887号	業務名称 東京大学（駒場Ⅰ）11号館改修（設備）設計業務（実施設計）	工事名称 東京大学（駒場Ⅰ）11号館改修機械設備工事	施設部長 計画課       				
訂 正			一級建築士建設大臣登録 第370993号 小形 尚己 印	図面名称 撤去 給排水衛生設備 機器・器具・樹・伐採・伐根樹木リスト	作成年度 令和8年	縮 尺 NS NS A1 A3		図面番号 M-114	
.									
.									
.									
.									
.									

概要図

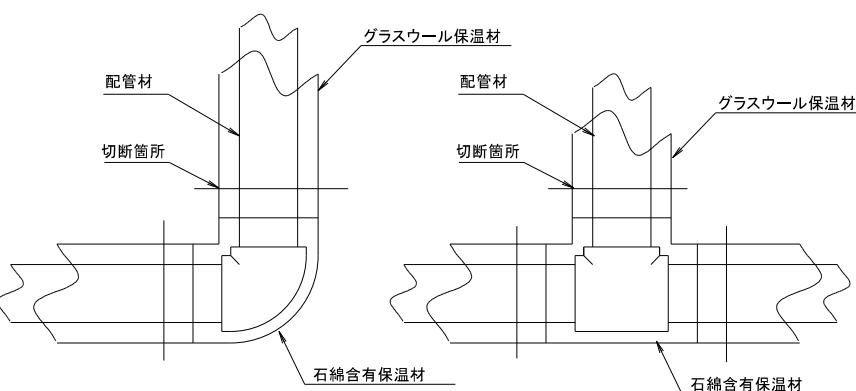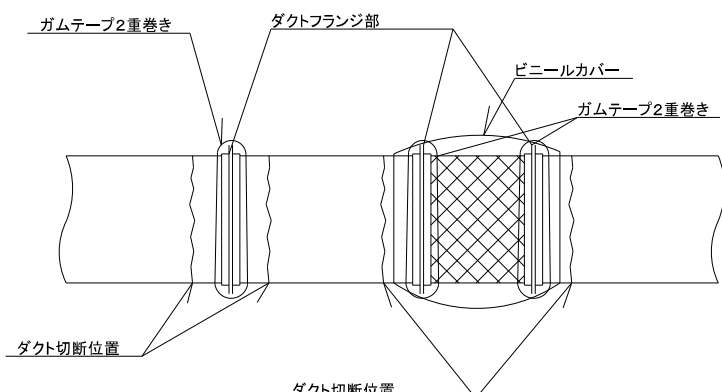アスベスト撤去作業手順	
1. 使用機器及び材料（ケレン棒、保護めがね、噴霧器、管切断カッター（セーバーソー）、真空掃除機（HEPA）、のび馬・移動式足場） 2. 除去工事実施の表示を、目につきやすい場所に掲示する。 3. 足場作業時は、安全帯を着用すること。 4. 保護具を作業開始から最終清掃まで着用すること（保護衣・半面型防塵マスク）。 5. 清掃及び養生を行う。 （1）真空掃除機で施工周辺を掃除してから、扉・窓・換気扇等の開口部を養生シートで覆う。 （2）配管エルボ・ダクトパッキン切断部位を養生シートで覆う。 6. 除去工事を行う。 （1）作業は、2人以上で行う。 （2）切断は、石綿部分を噴霧器等で潤湿させる。 （3）石綿部に触れない箇所で行切断し、石綿部が切断後、落下しないよう必ず荷受できる状態でを行い、落下による飛散防止を行う。 （4）除去した配管エルボ・ダクトパッキンは、プラスチック袋で『石綿』である旨の表示を行い二重梱包し、衝撃を与えないよう取扱い一時保管場所に仮置きする。 7. 袋詰めした石綿の一時保管 （1）一時保管は、プラスチックシートが破損しないよう丁寧に仮置きする。 （2）仮置き周辺は、カラーコーンなどで覆い、看板などで石綿の保管場所であることを掲示し、責任者及び連絡先を明記する。 8. 洗身及び保護具の管理 （1）作業終了後に洗眼、洗面及びうがいをする。また、呼吸用保護具に付着した粉じんを真空掃除機で清掃し、保護衣は廃石綿の袋に入れ産廃とする。 （2）作業用足場・使用工具は、作業場外搬出前に真空掃除機にて清掃し、濡れたウェス等で拭く。 9. 片付け・最終清掃を行う。	
石綿含有保温材撤去要領図	ダクト等撤去時作業指示事項
撤去を行う配管保温材には石綿含有建材が含まれているため適切な処分を行う。 1. 現場にて保温材が付いたまま継手を切断する。 2. 石綿含有保温材は適切な場所で保温材を取り外す。 3. 石綿含有保温材は場外搬出とし、適切に処分をする。  ※ 作業開始前に施工範囲（工事動線含む）の室内養生を行う。	

項目	1F	箇所	2F	箇所	RH	箇所	備考
空調ダクトパッキン	150φ	6	200×250	2	300×350	7	
	225φ	8	300×250	1	300×550	4	
	200×200	8	400×400	2	300×700	10	
	300×250	4			350×900	10	
	400×250	4			400×400	14	
	500×250	5			400×500	4	
	700×300	2			450×450	4	
					450×700	2	
					500×550	4	
					500×1000	4	
					550×900	8	
ダクトキャンパス継手					300×350	2	
					500×550	2	
空調配管エルボ							
50～100A						34	
～40A		12		8		8	
エアハンドリングユニット						1	

注記 1. 機械設備撤去工事に係るダクト・配管はアスベスト調査を行い、監督職員と協議の上で適切な処置を行なうこと。

2. 必要な書類作成、届出は本工事で行うこと。

3. エアハンドリングについては、配管接続フランチ・点検口のシール材・ドレンパン周りのゴムパッキンやジョイントシート、ファンケーシングの接合部やモーター端子箱内の絶縁材のパッキン、ケーシング内部の防音・断熱用ボード、または結露防止用の加硫ゴムシートの接着層に含まれている想定にて撤去のこと。

特記事項		株式会社 ショウテック一級建築士事務所 〒192-0011 東京都八王子市滝山町2-93-1 Phone 042-659-3031 , Facsimile 042-659-0340 一級建築士事務所東京都知事登録 第65887号	業務名称	工事名称	施設部長 計画課  西村 関 山本 西原 山宮 水登		
訂正	東京大学（駒場Ⅰ）11号館改修（設備）設計業務（実施設計）		東京大学（駒場Ⅰ）11号館改修機械設備工事				
.							
.							
.							
.							
			図面名称	作成年度	縮尺		図面番号
			一級建築士建設大臣登録 第370993号 小形 尚己 印	令和8年	NS	A1 A3	M-118